



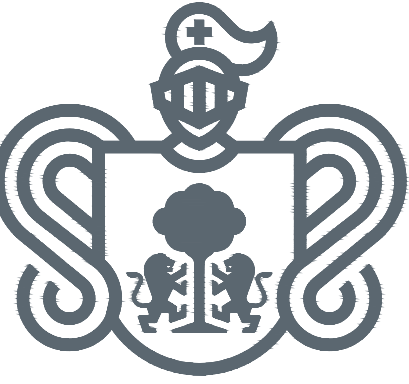

JALISCO
GOBIERNO DEL ESTADO

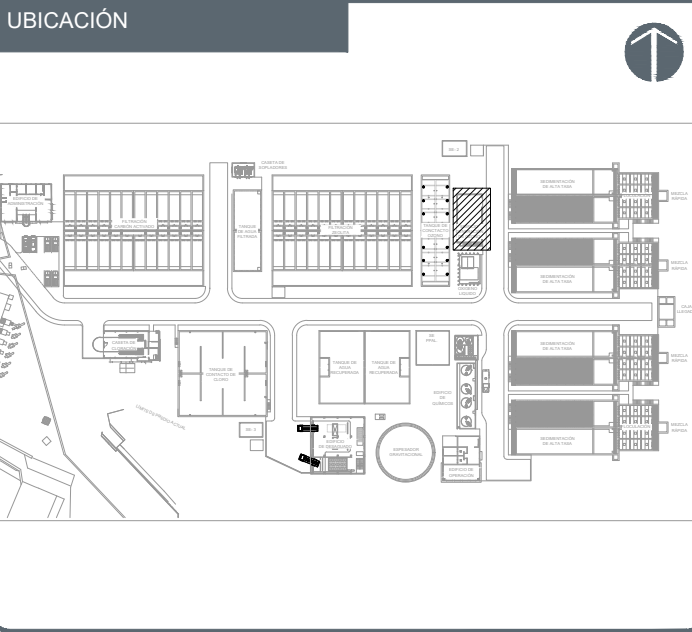

NOTAS:	
	PROYECCIONES
	EJES
	ACOTACIONES
	ELEMENTO ESTRUCTURAL
	INDICA NIVEL EN ALZADO
	INDICA NIVEL EN PLANTA
CODIFICACIÓN DE NIVELES	
NA	NIVEL DE AGUA
NC	NIVEL DE CORONA DE MURO
NCT	NIVEL DE CENTRO DE TUBERÍA
NF	NIVEL DE FONDO
NVC	NIVEL DE VERTEDERO DE CONCRETO
NVM	NIVEL DE VERTEDERO METÁLICO
NTN	NIVEL DE TERRENO NATURAL
CODIFICACIÓN PARA TUBERÍAS	
APL - 30" - AC	MATERIAL
	DIÁMETRO DE TUBERÍA EN PULGADAS
	CORRIENTE
CODIFICACIÓN PARA MATERIALES	
AC	ACERO AL CARBÓN
AINOX	ACERO INOXIDABLE
PVC	CLORURO DE POLIVINILO
PEAD	POLIETILENO DE ALTA DENSIDAD
Fo Go	FIERRO GALVANIZADO
CODIFICACIÓN POR TIPO DE CORRIENTE	
AFZ	AGUA FILTRADA POR ZEOLITA
AFC	AGUA FILTRADA POR CARBÓN
AFL	AGUA FLOCULADA
AIP	AIRE DE PROCESO
AQZ	AGUA OZONADA
AP	AGUA POTABLE
APT	AGUA PRETRATADA
ARL	AGUA DE RECUPERADA DE LAVADO
ARF	AGUA DE RETROLAVADO DE FILTROS
AR	AGUA RECUPERADA
AS	AGUA DE SERVICIOS
CLG	CLORO GAS
DRN	DREN DE PURGADO
OZN	OZONO GAS

AUTORIZACION :
Mtro. Joel Iván Zúñiga Gosálvez Director General de Proyectos de Ingeniería
Ing. Raúl Fletes López Director de Proyectos Hidráulicos

DATOS GENERALES
Localización: Av. Gobernador Luis G. Curiel 3577
Municipio: Guadalajara


PROYECTO:
Construcción de tanque, edificación y generación del sistema de ozono (equipamiento) para la ampliación de la planta potabilizadora número "1" "PP1 Miravalle", en el municipio de Guadalajara, Jalisco.

CONTENIDO:
PLANTA GENERAL, SECCIONES Y DETALLES

ESCALA:	FECHA:	CLAVE DE PLANO:
1:75	AGOSTO 2026	PP1-AR-01-01




Infraestructura
y Obra Pública

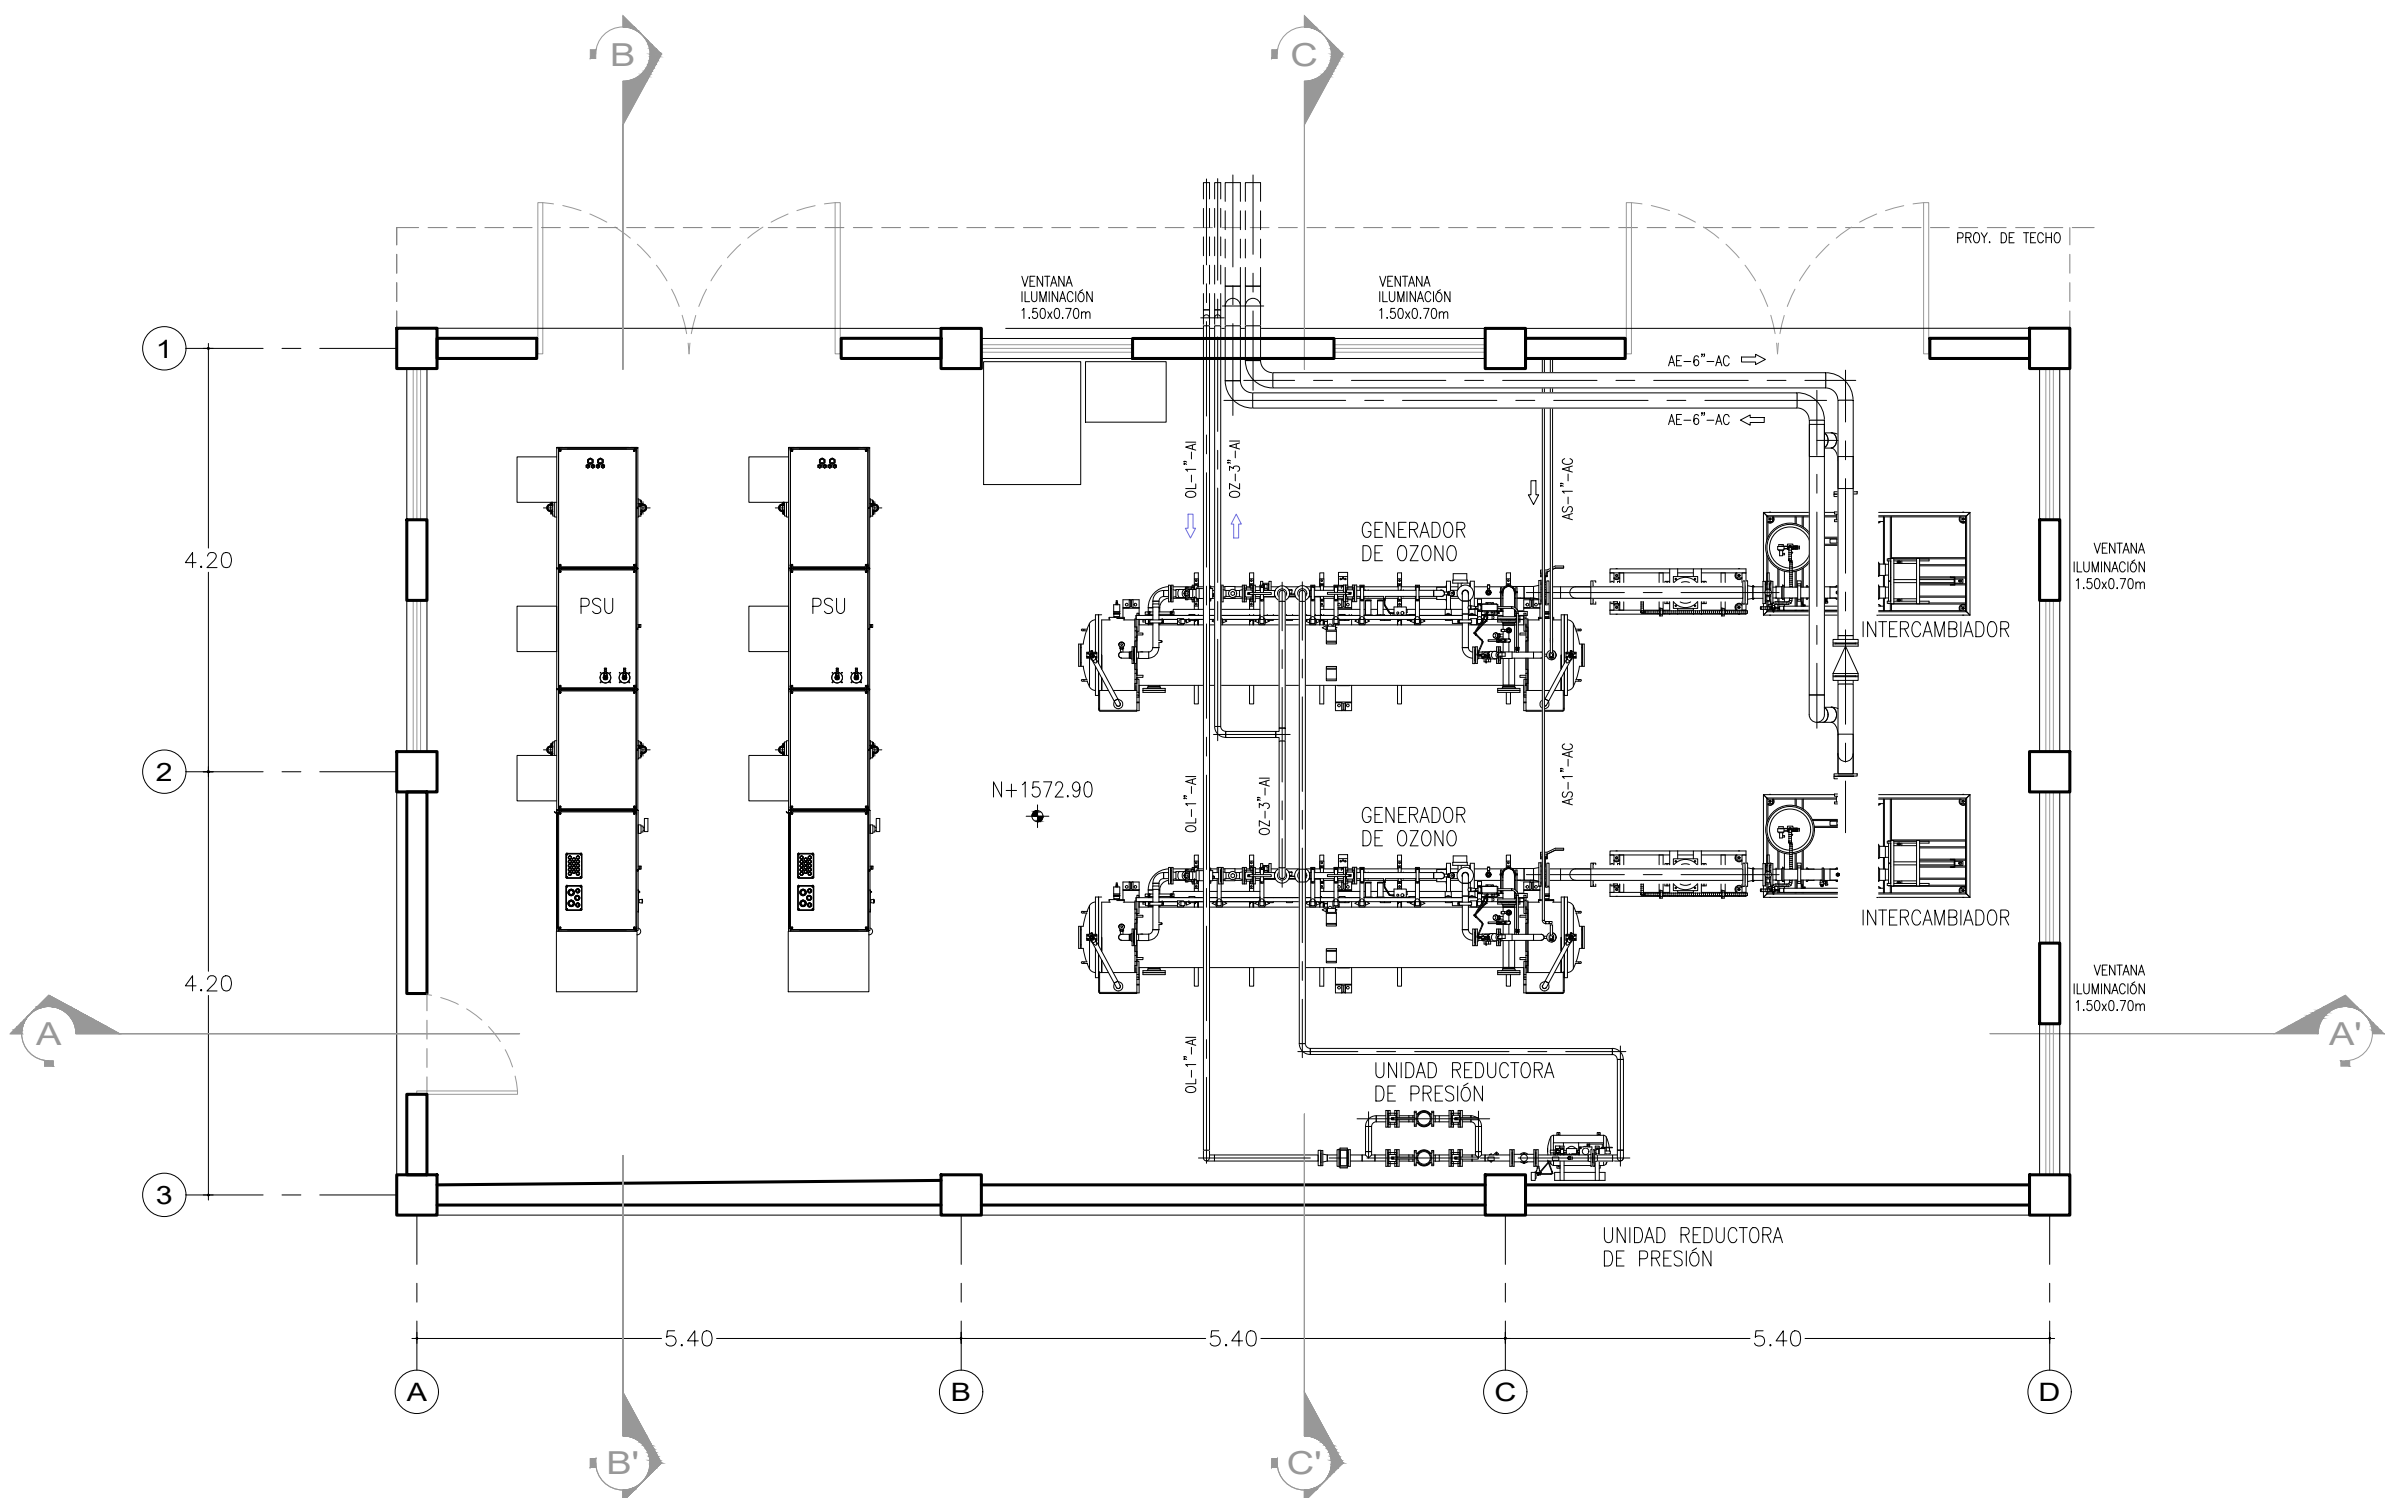


PLANTA ALTA

ESCALA 1:75 COTAS EN m

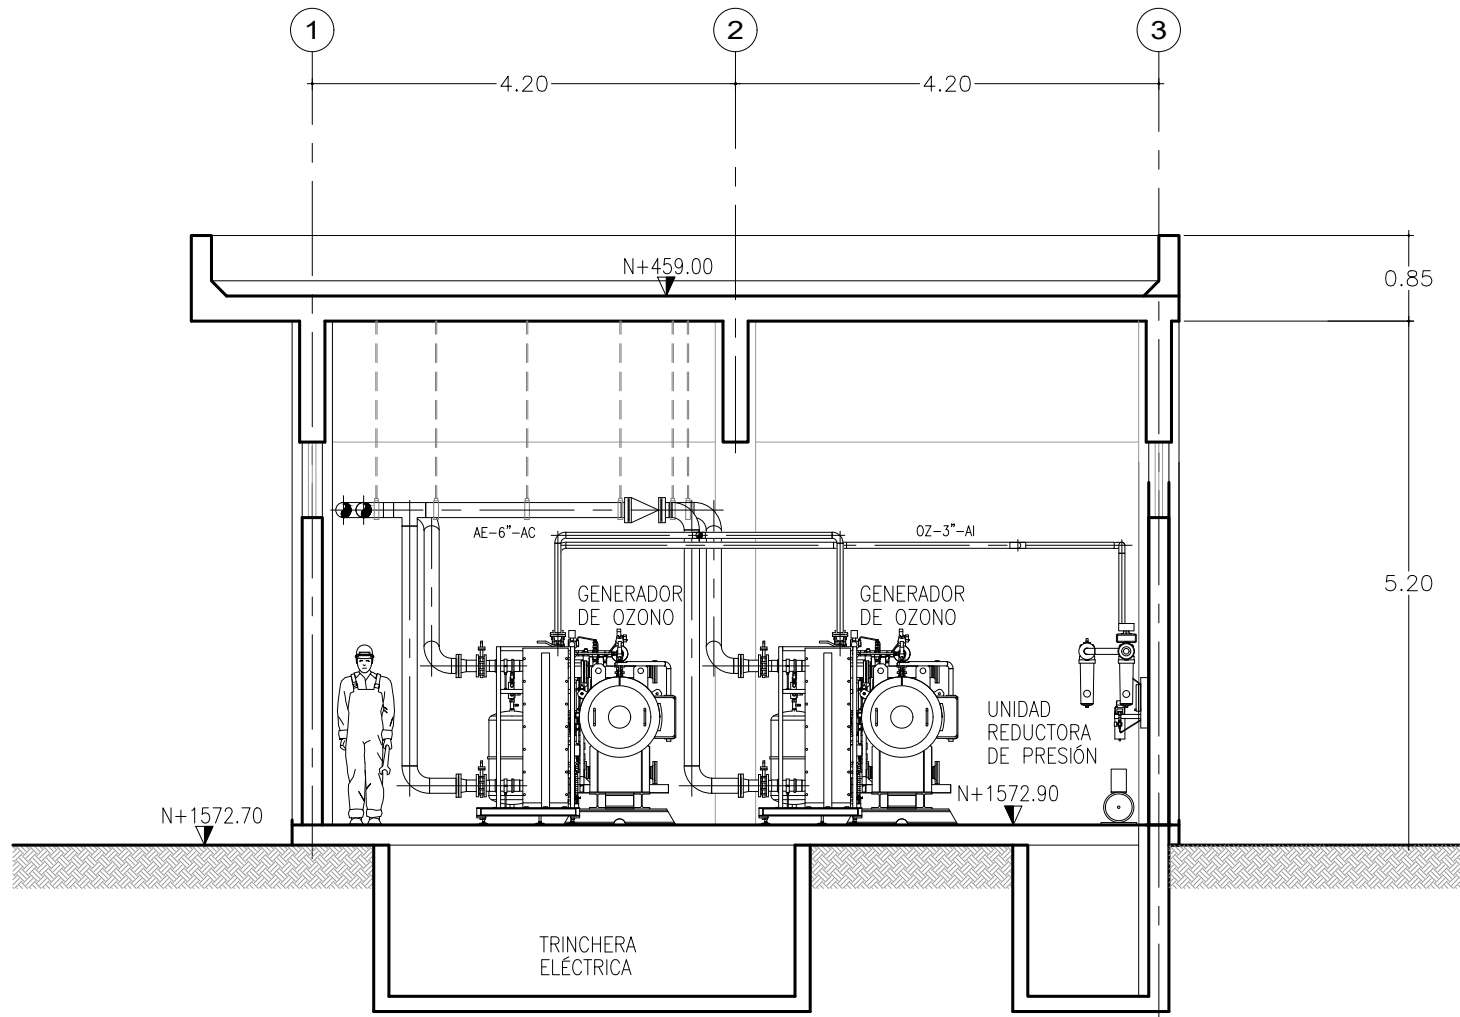


SECCIÓN C-C'

ESCALA 1:75 COTAS EN m

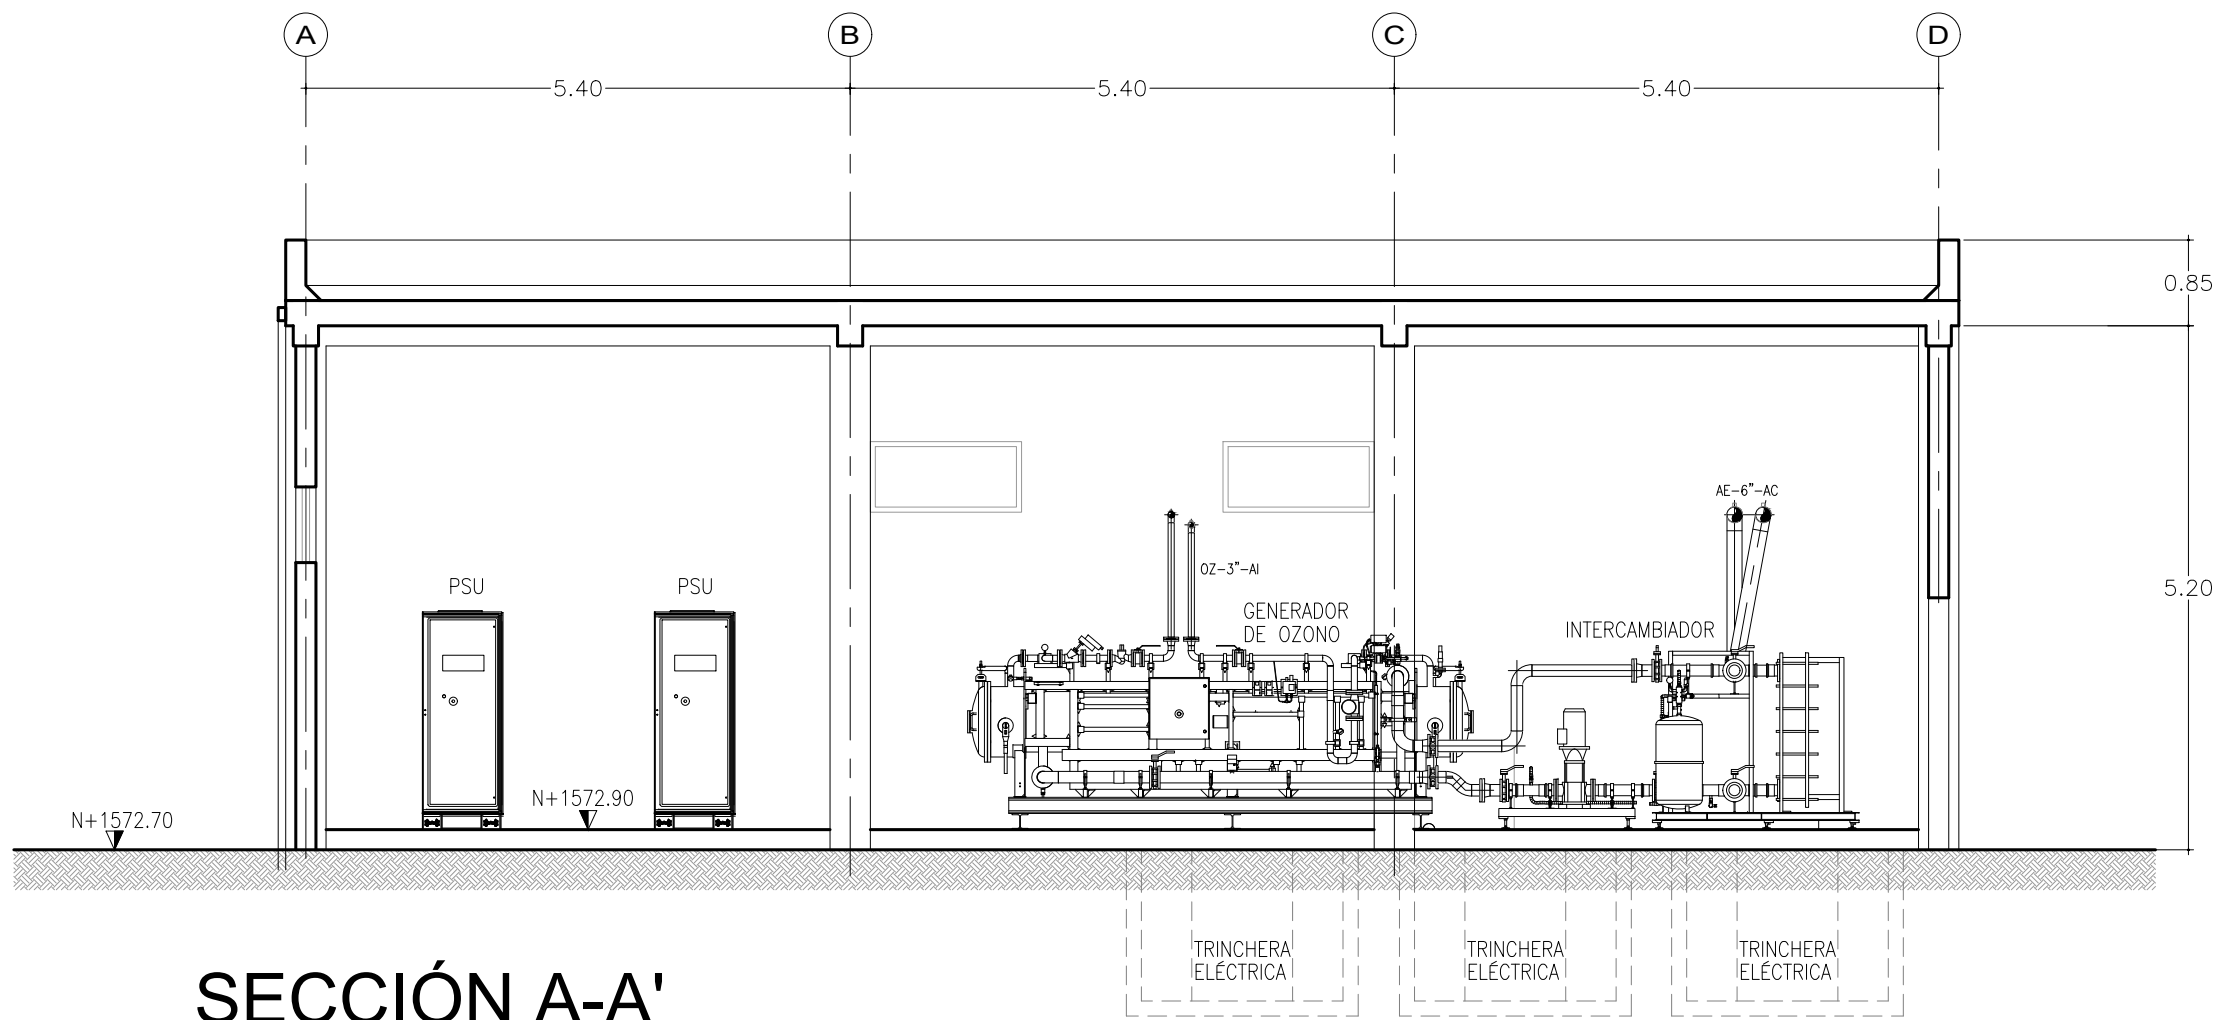

SECCIÓN A-A'







ESCALA 1:75 COTAS EN m

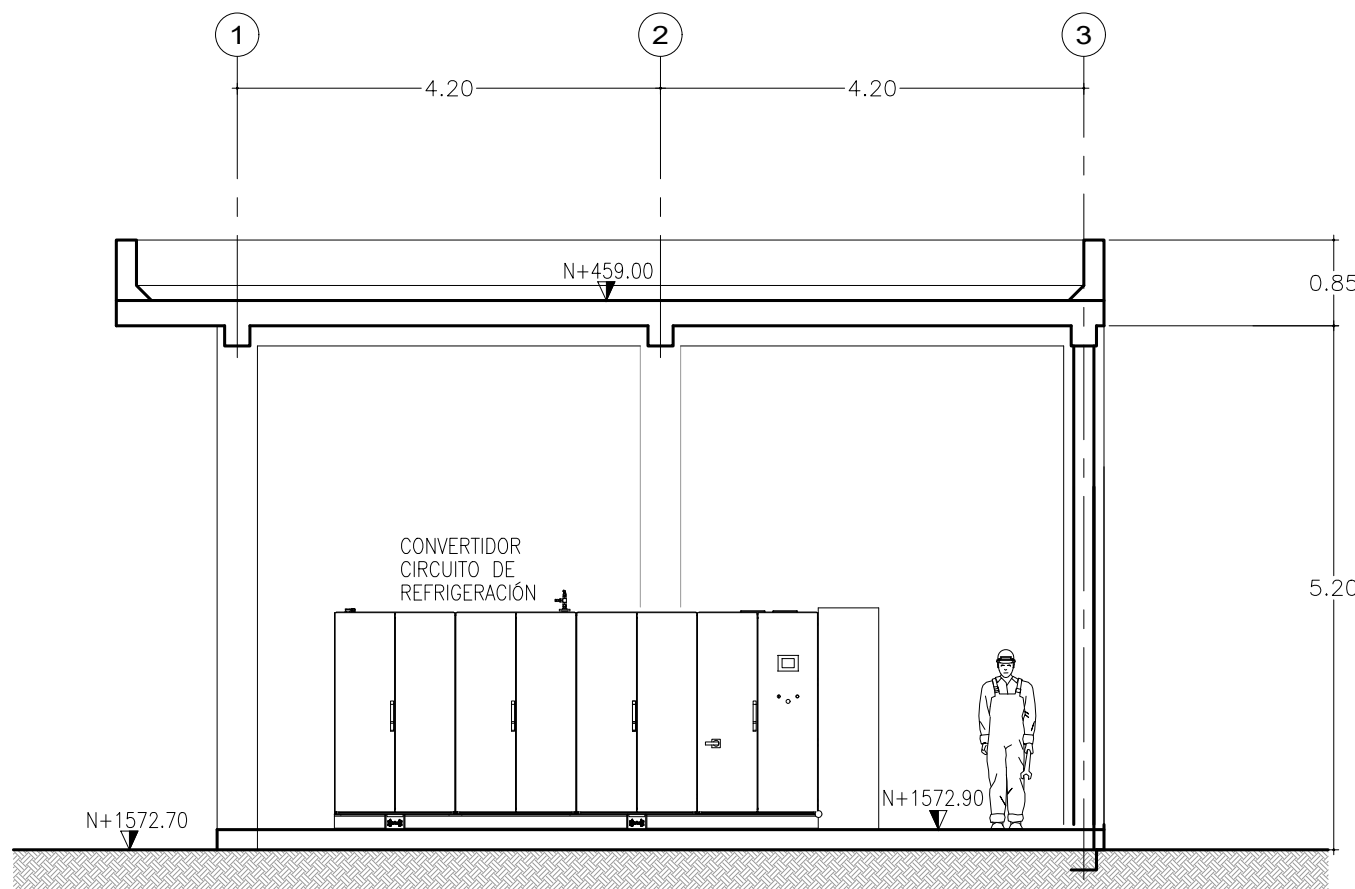


SECCIÓN B-B'


ESCALA 1:75 COTAS EN m

S I O P - E - H I D - O B - L P - 0 5 7 7 - 2 0 2 6

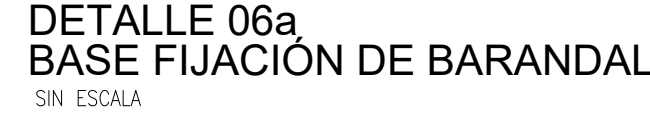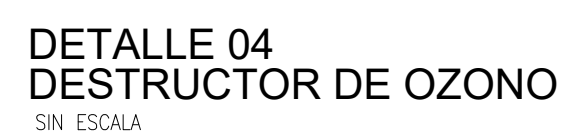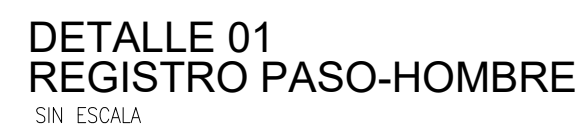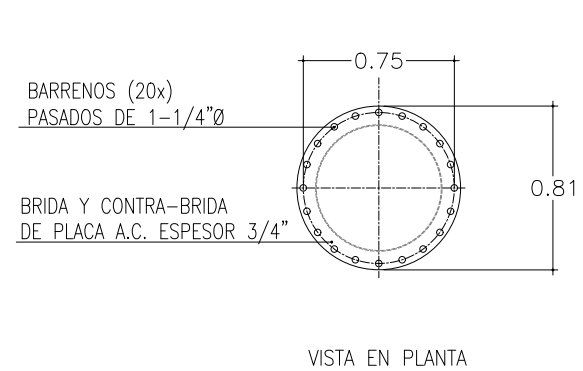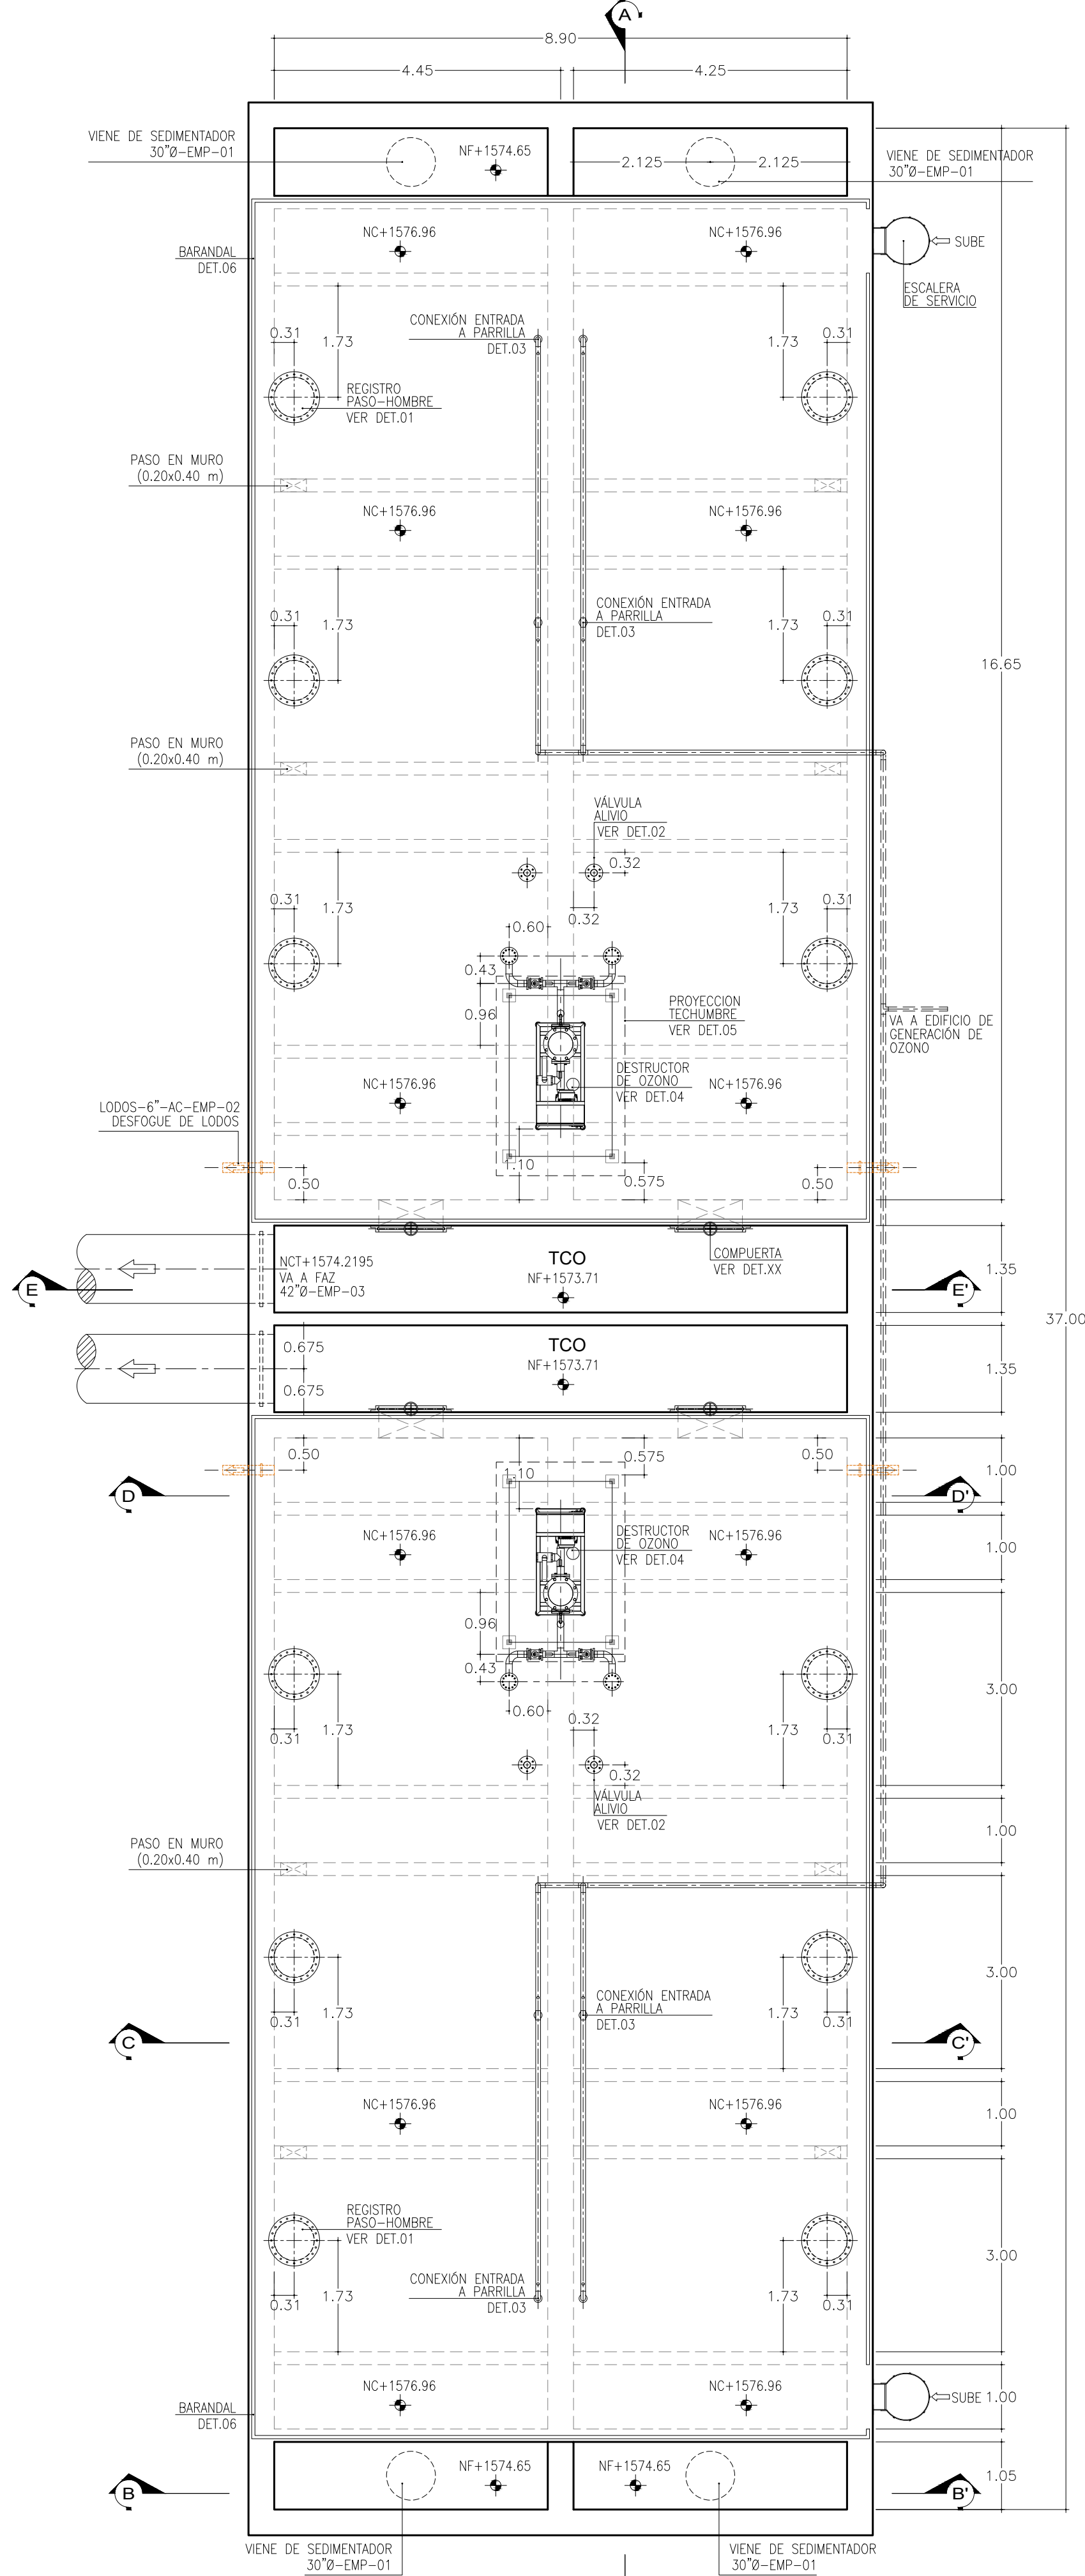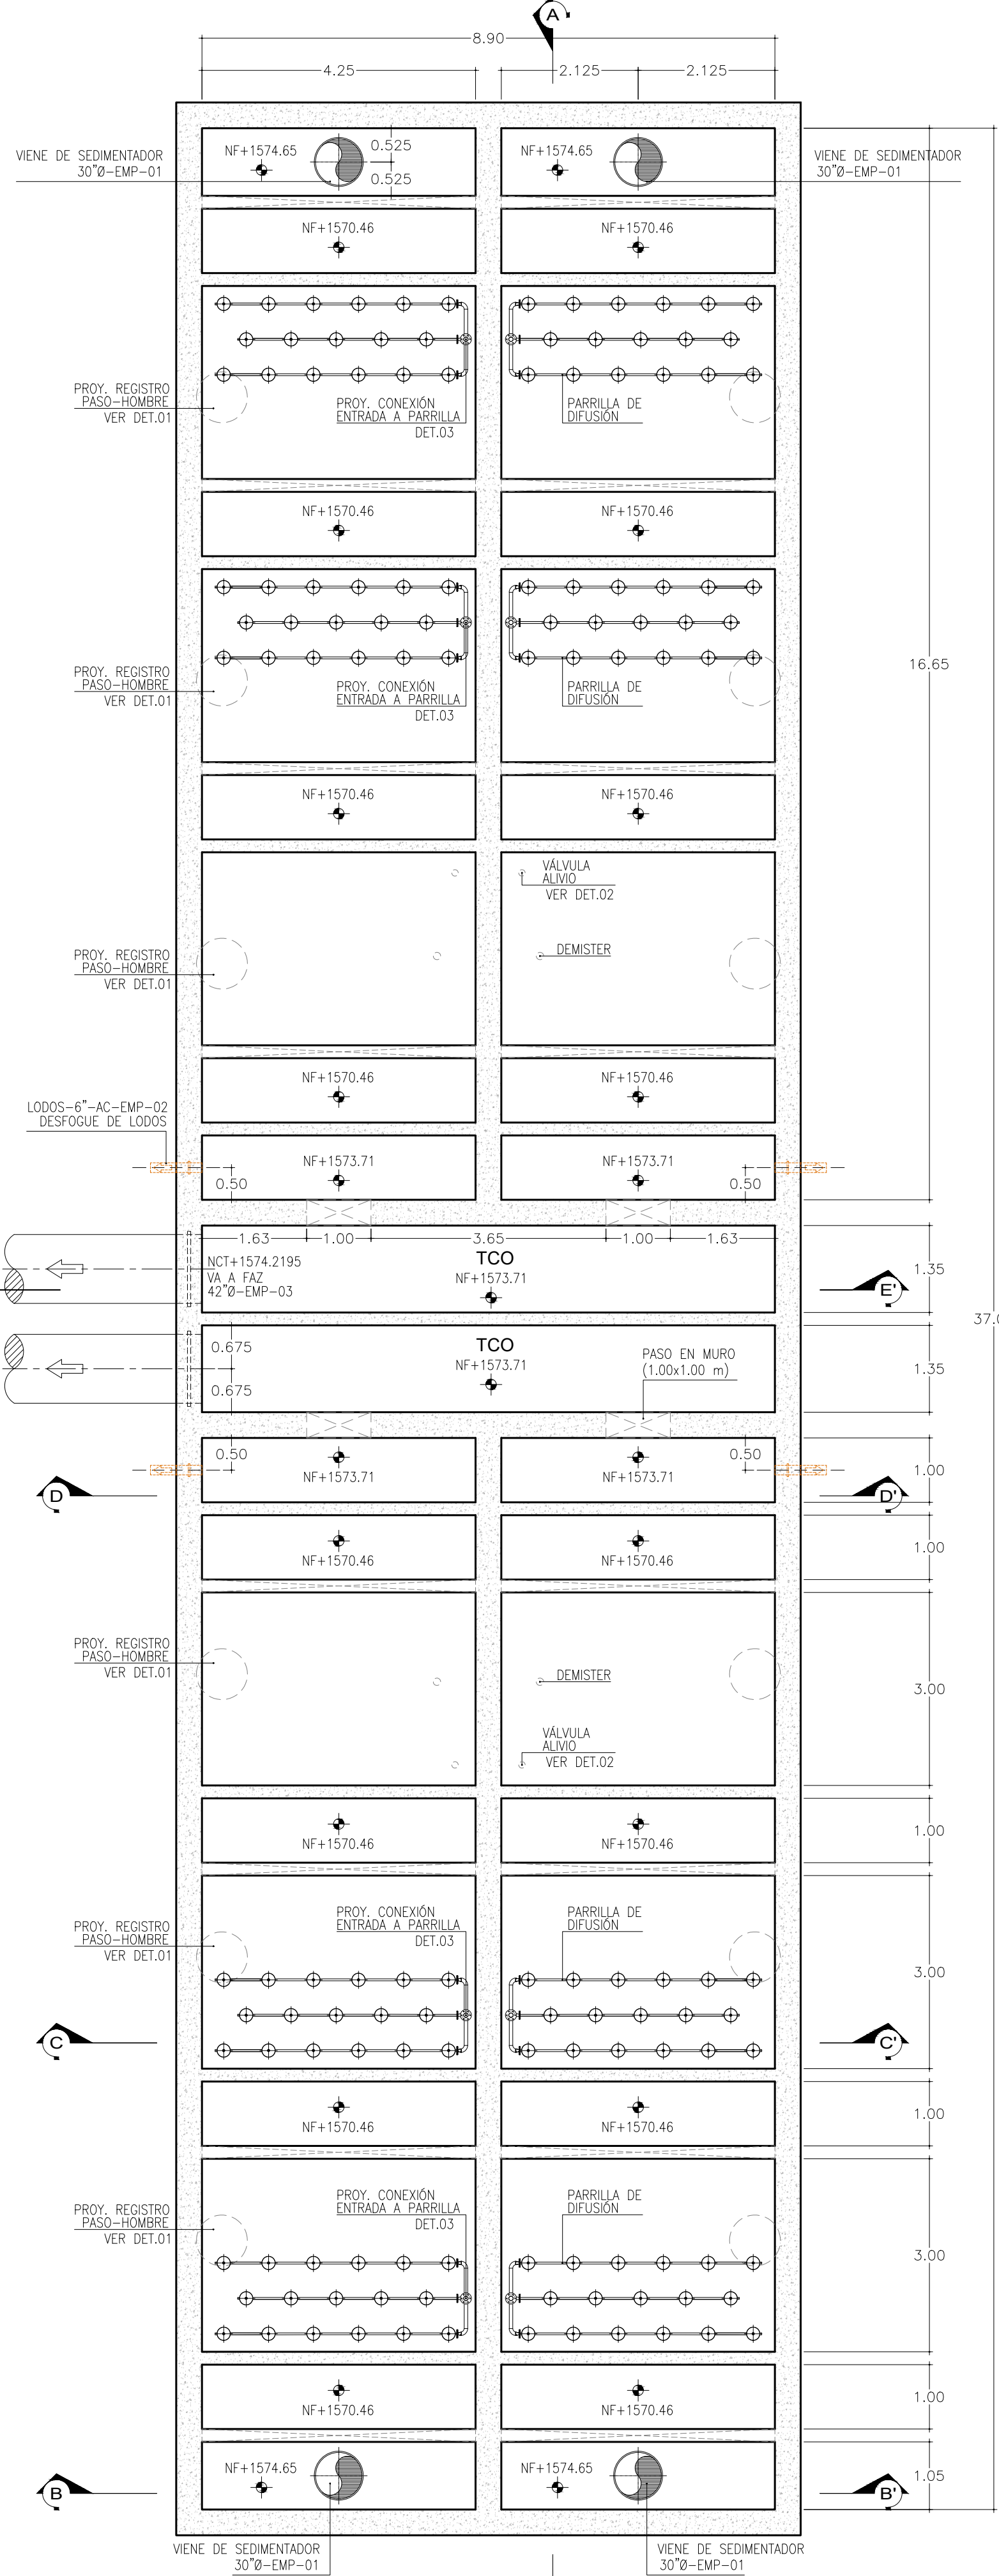


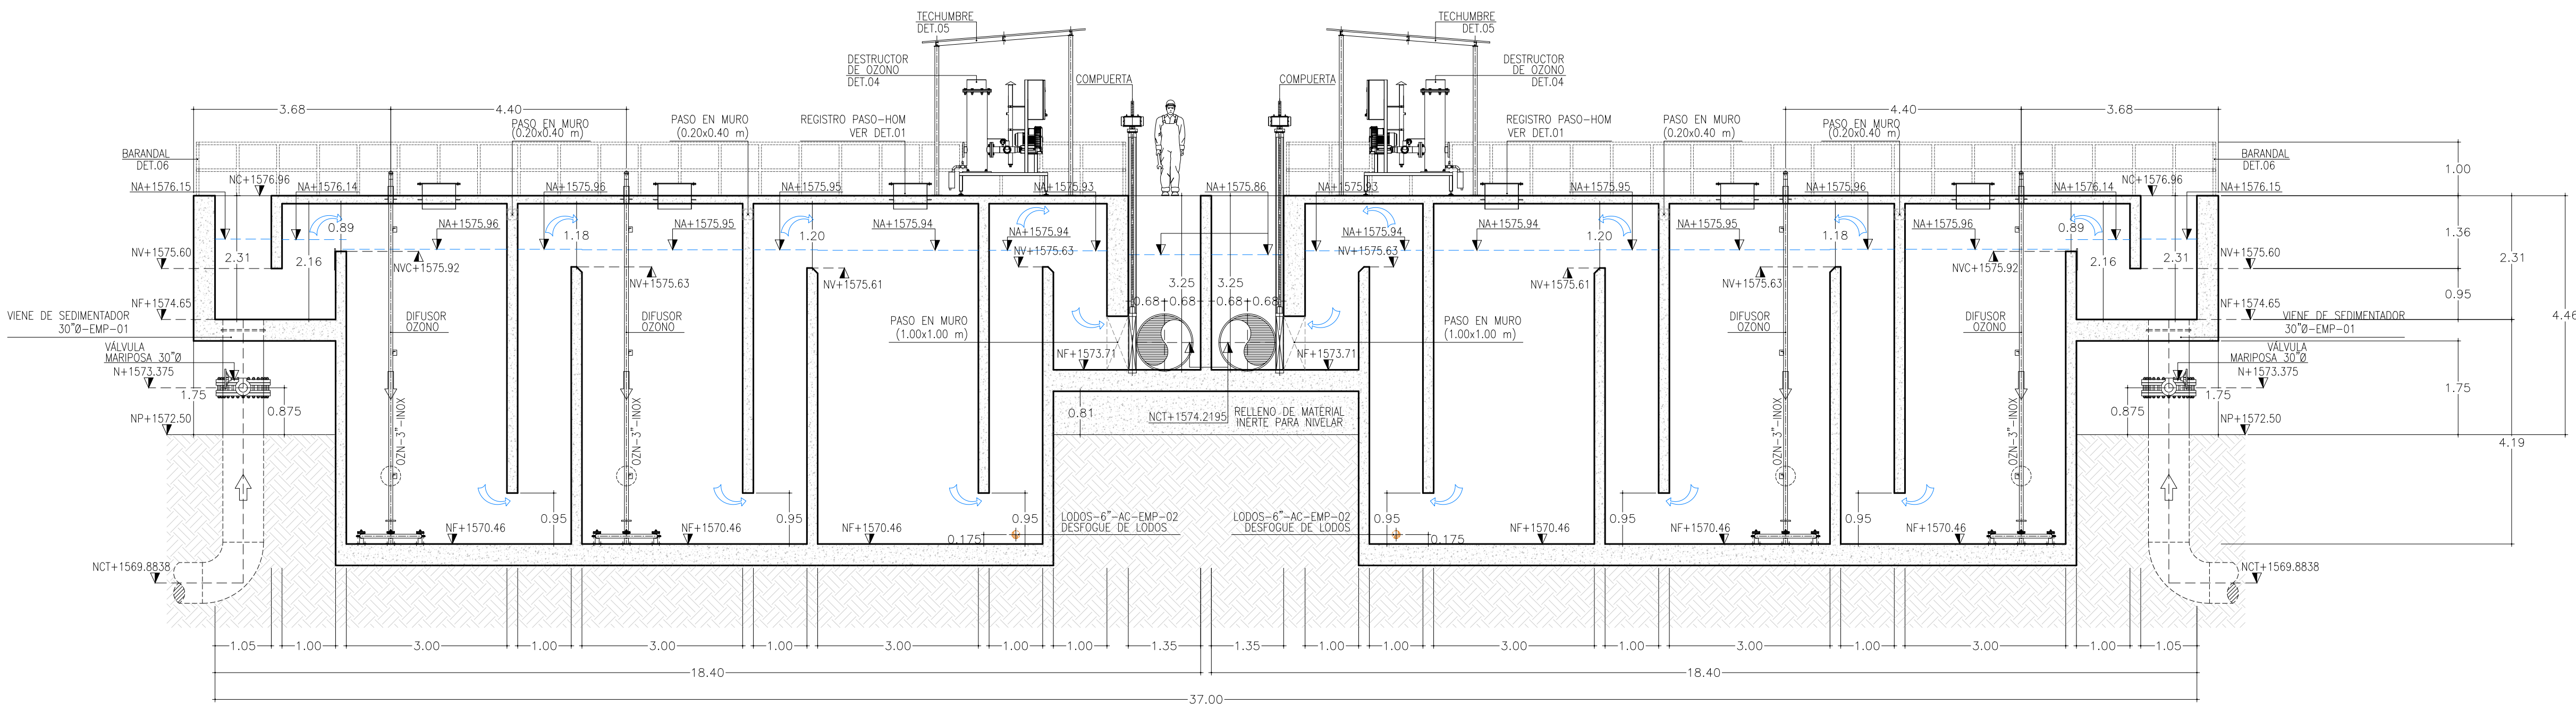


VISTA EN SECCIÓN A-A'
ESCALA 1:75

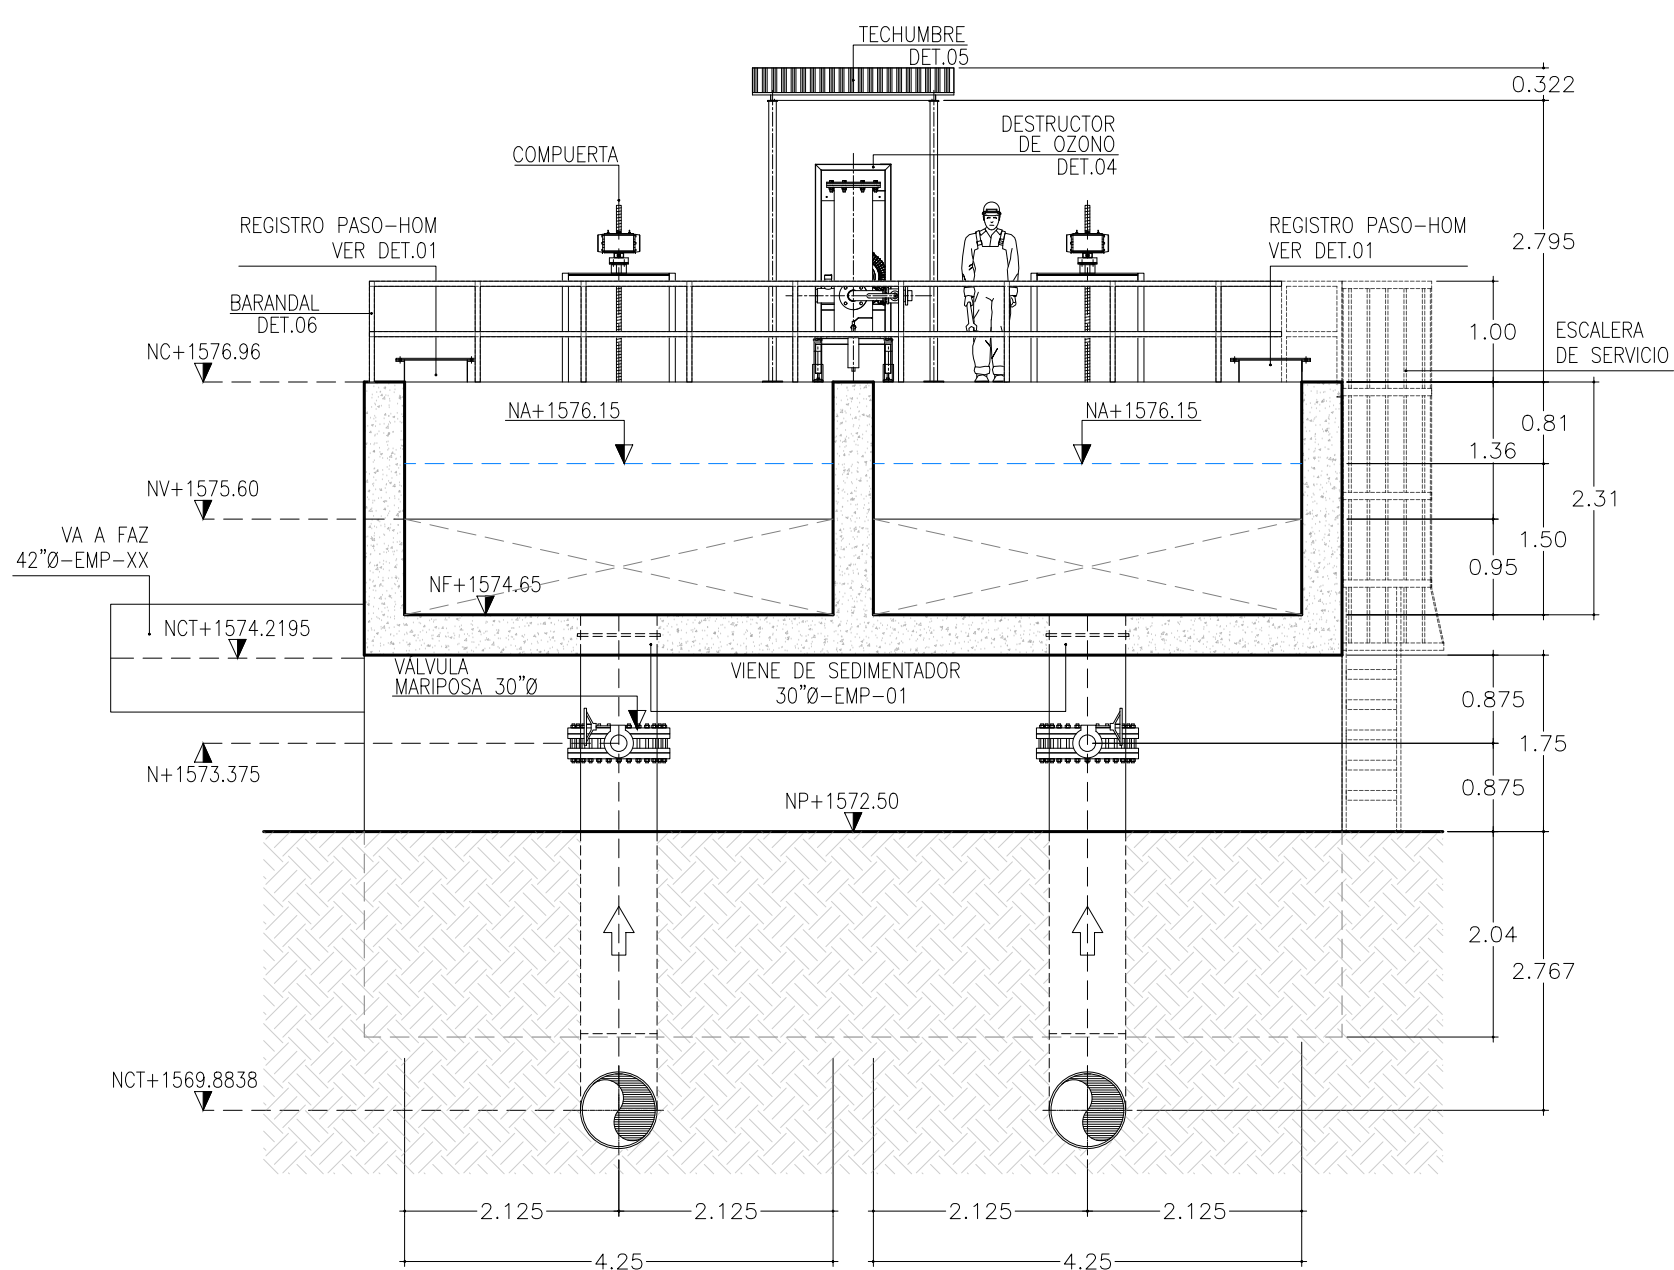


VISTA EN SECCIÓN B-B'
ESCALA 1:75

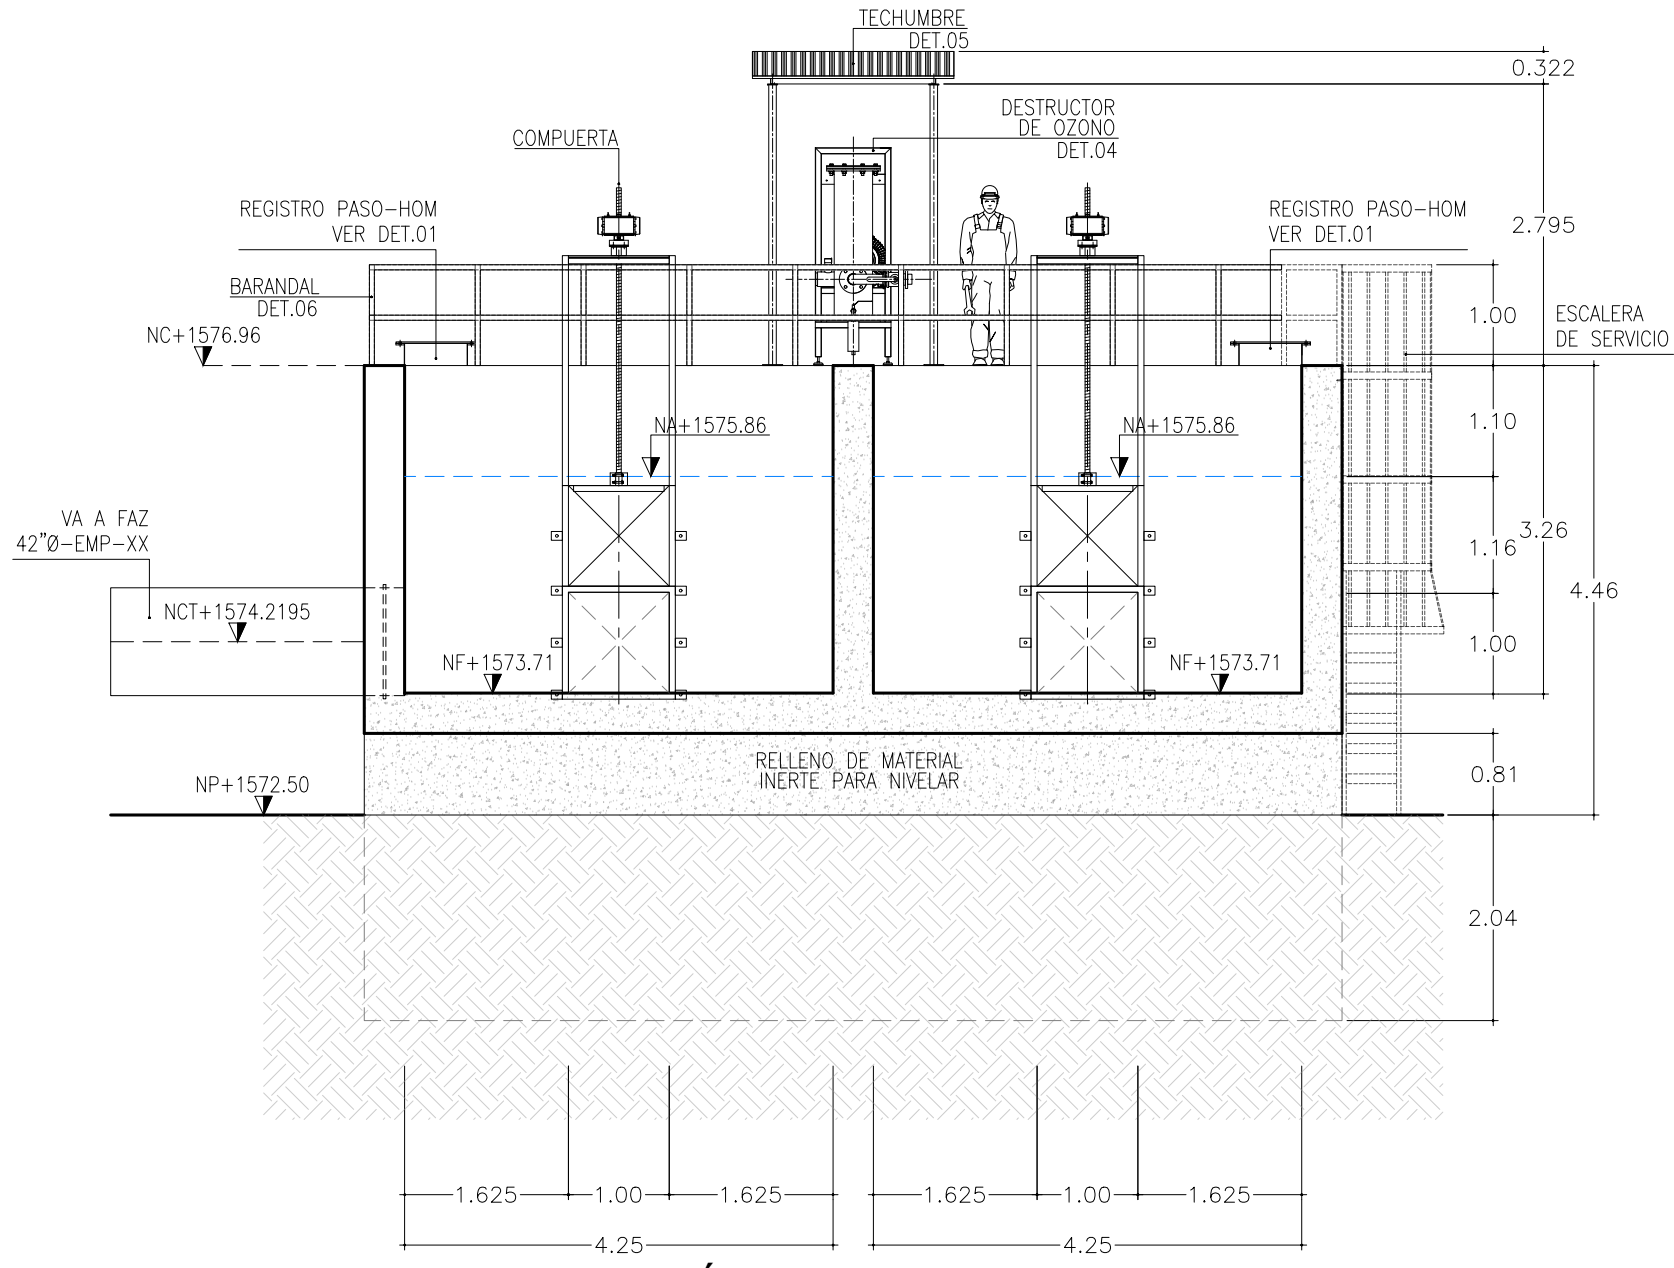

VISTA EN SECCIÓN E-E'
ESCALA 1:75

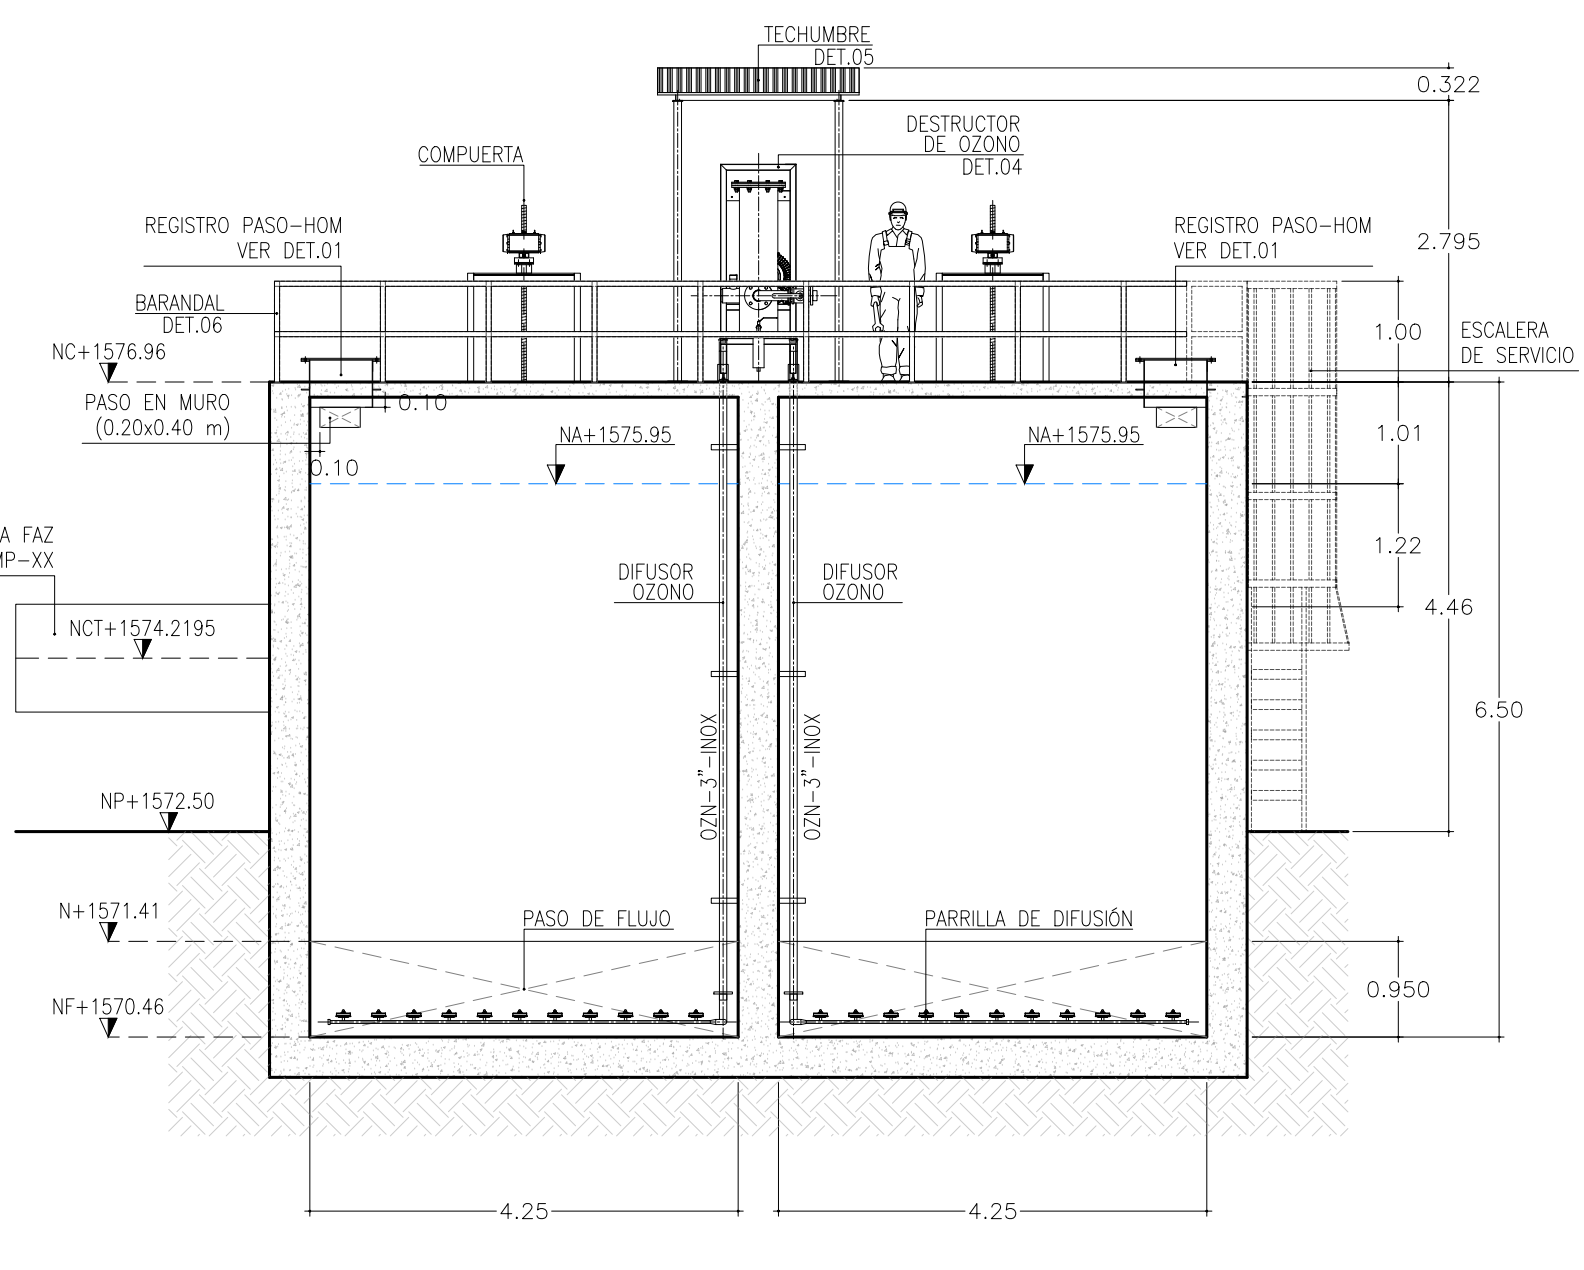


VISTA EN SECCIÓN C-C'
ESCALA 1:75

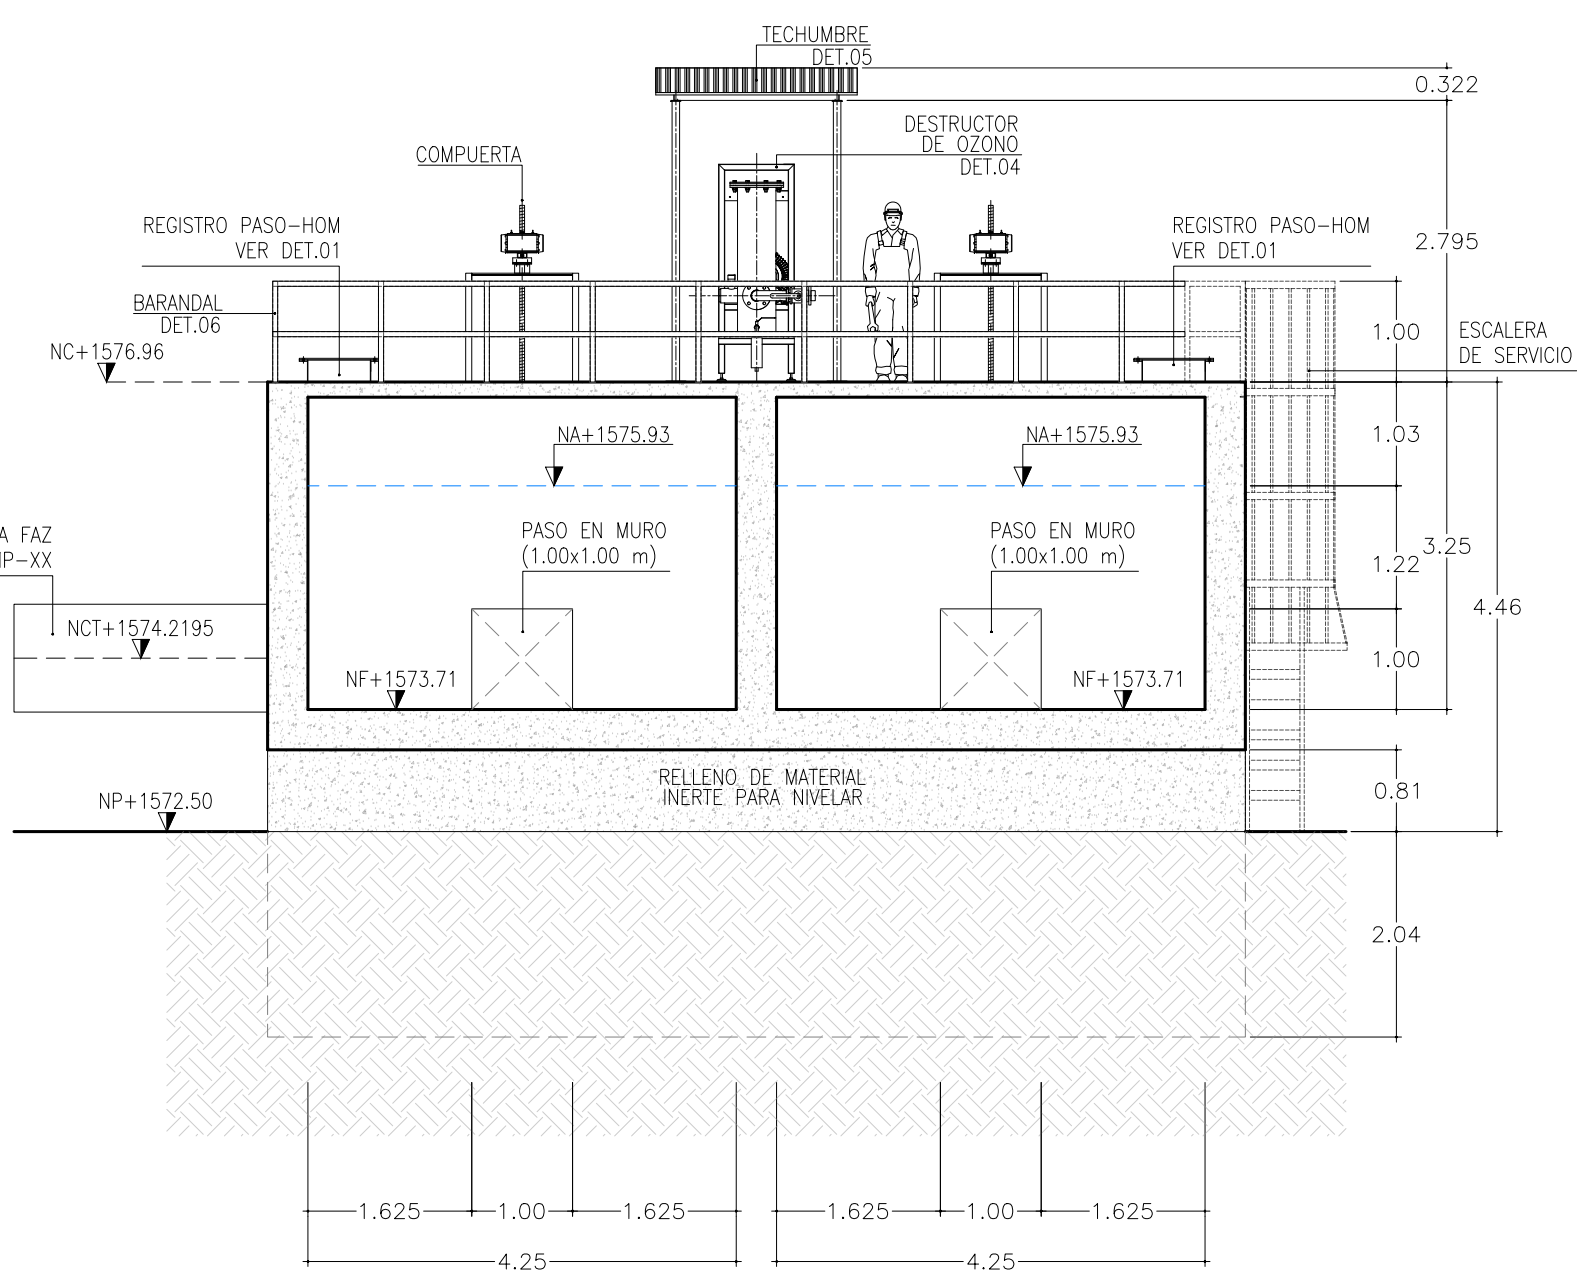


VISTA EN SECCIÓN D-D'
ESCALA 1:75

TABLA DE EMPOTRAMENTOS						
EMPOTRAMIENTO	TIPO	CANTIDAD	DIÁMETRO (DØ)	LONGITUD (LT)	LONGITUD (LE)	ESPESOR (EM)
EMP-01	T-01	4	30"	VARIABLE	VARIABLE	VARIABLE
EMP-02	T-01	4	6"	VARIABLE	VARIABLE	VARIABLE
EMP-03	T-01	2	42"	VARIABLE	VARIABLE	VARIABLE

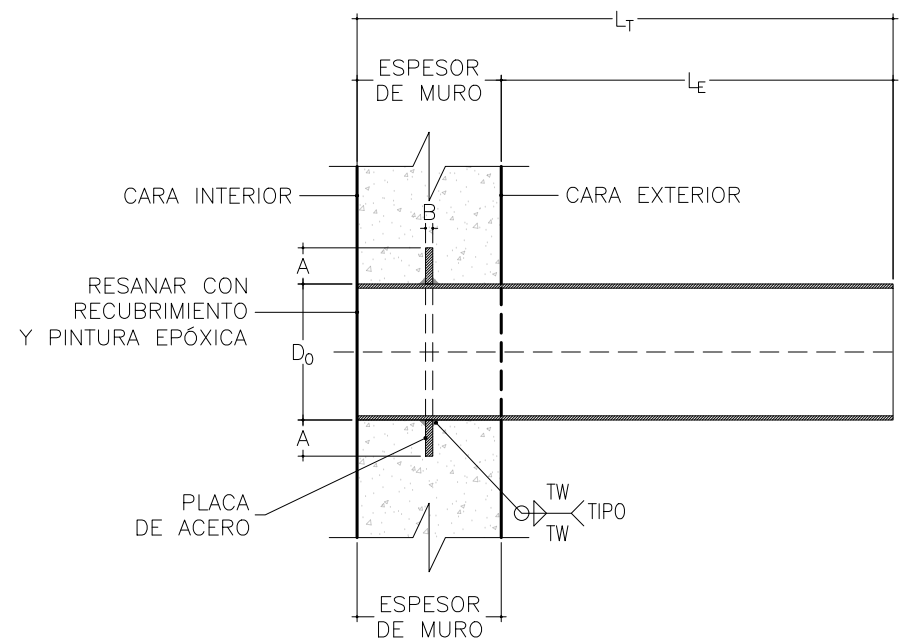


VISTA LATERAL - EMPOTRAMIENTO T-01

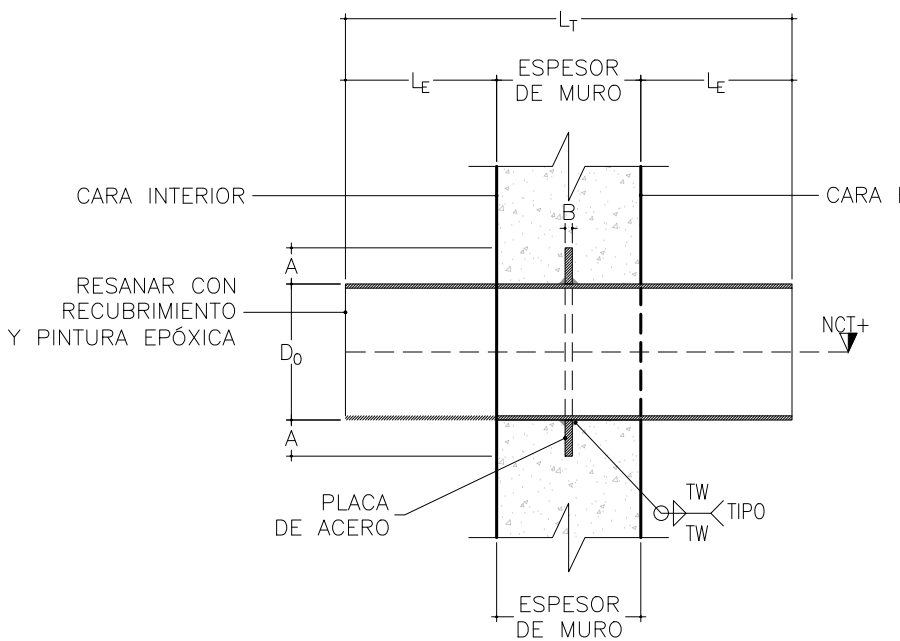

VISTA LATERAL - EMPOTRAMIENTO T-02

DETALLES DE EMPOTRAMIENTOS
SIN ESCALA

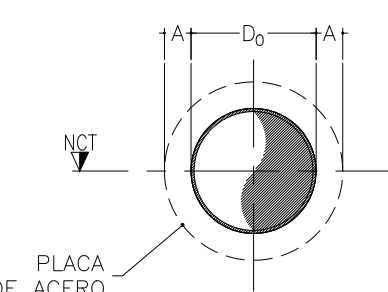

VISTA FRONTAL - EMPOTRAMIENTO T-01 Y T-02

INFORMACIÓN DIMENSIONAL DE ANILLOS DE EMPOTRAMIENTO				
DIÁMETRO	ANILLO DE ANCLAJE	ESPESOR DE SOLDADURA		
NOMINAL (DN)	EXTERIOR (DN)	ANCHO (A)	ESPESOR (B)	(MÍNIMO) [tw]
(250 PSI MÁXIMO), TODAS LAS DIMENSIONES EN PULGADAS				
6	6.625	0.500	0.188	0.188
30	31.563	1.000	0.438	0.188
42	44.063	1.375	0.563	0.250
FUENTE:				
TABLA 7-70 INFORMACIÓN DIMENSIONAL PARA ANILLOS DE ANCLAJE (MÁXIMO 250 PSI), AWWA M-11				