



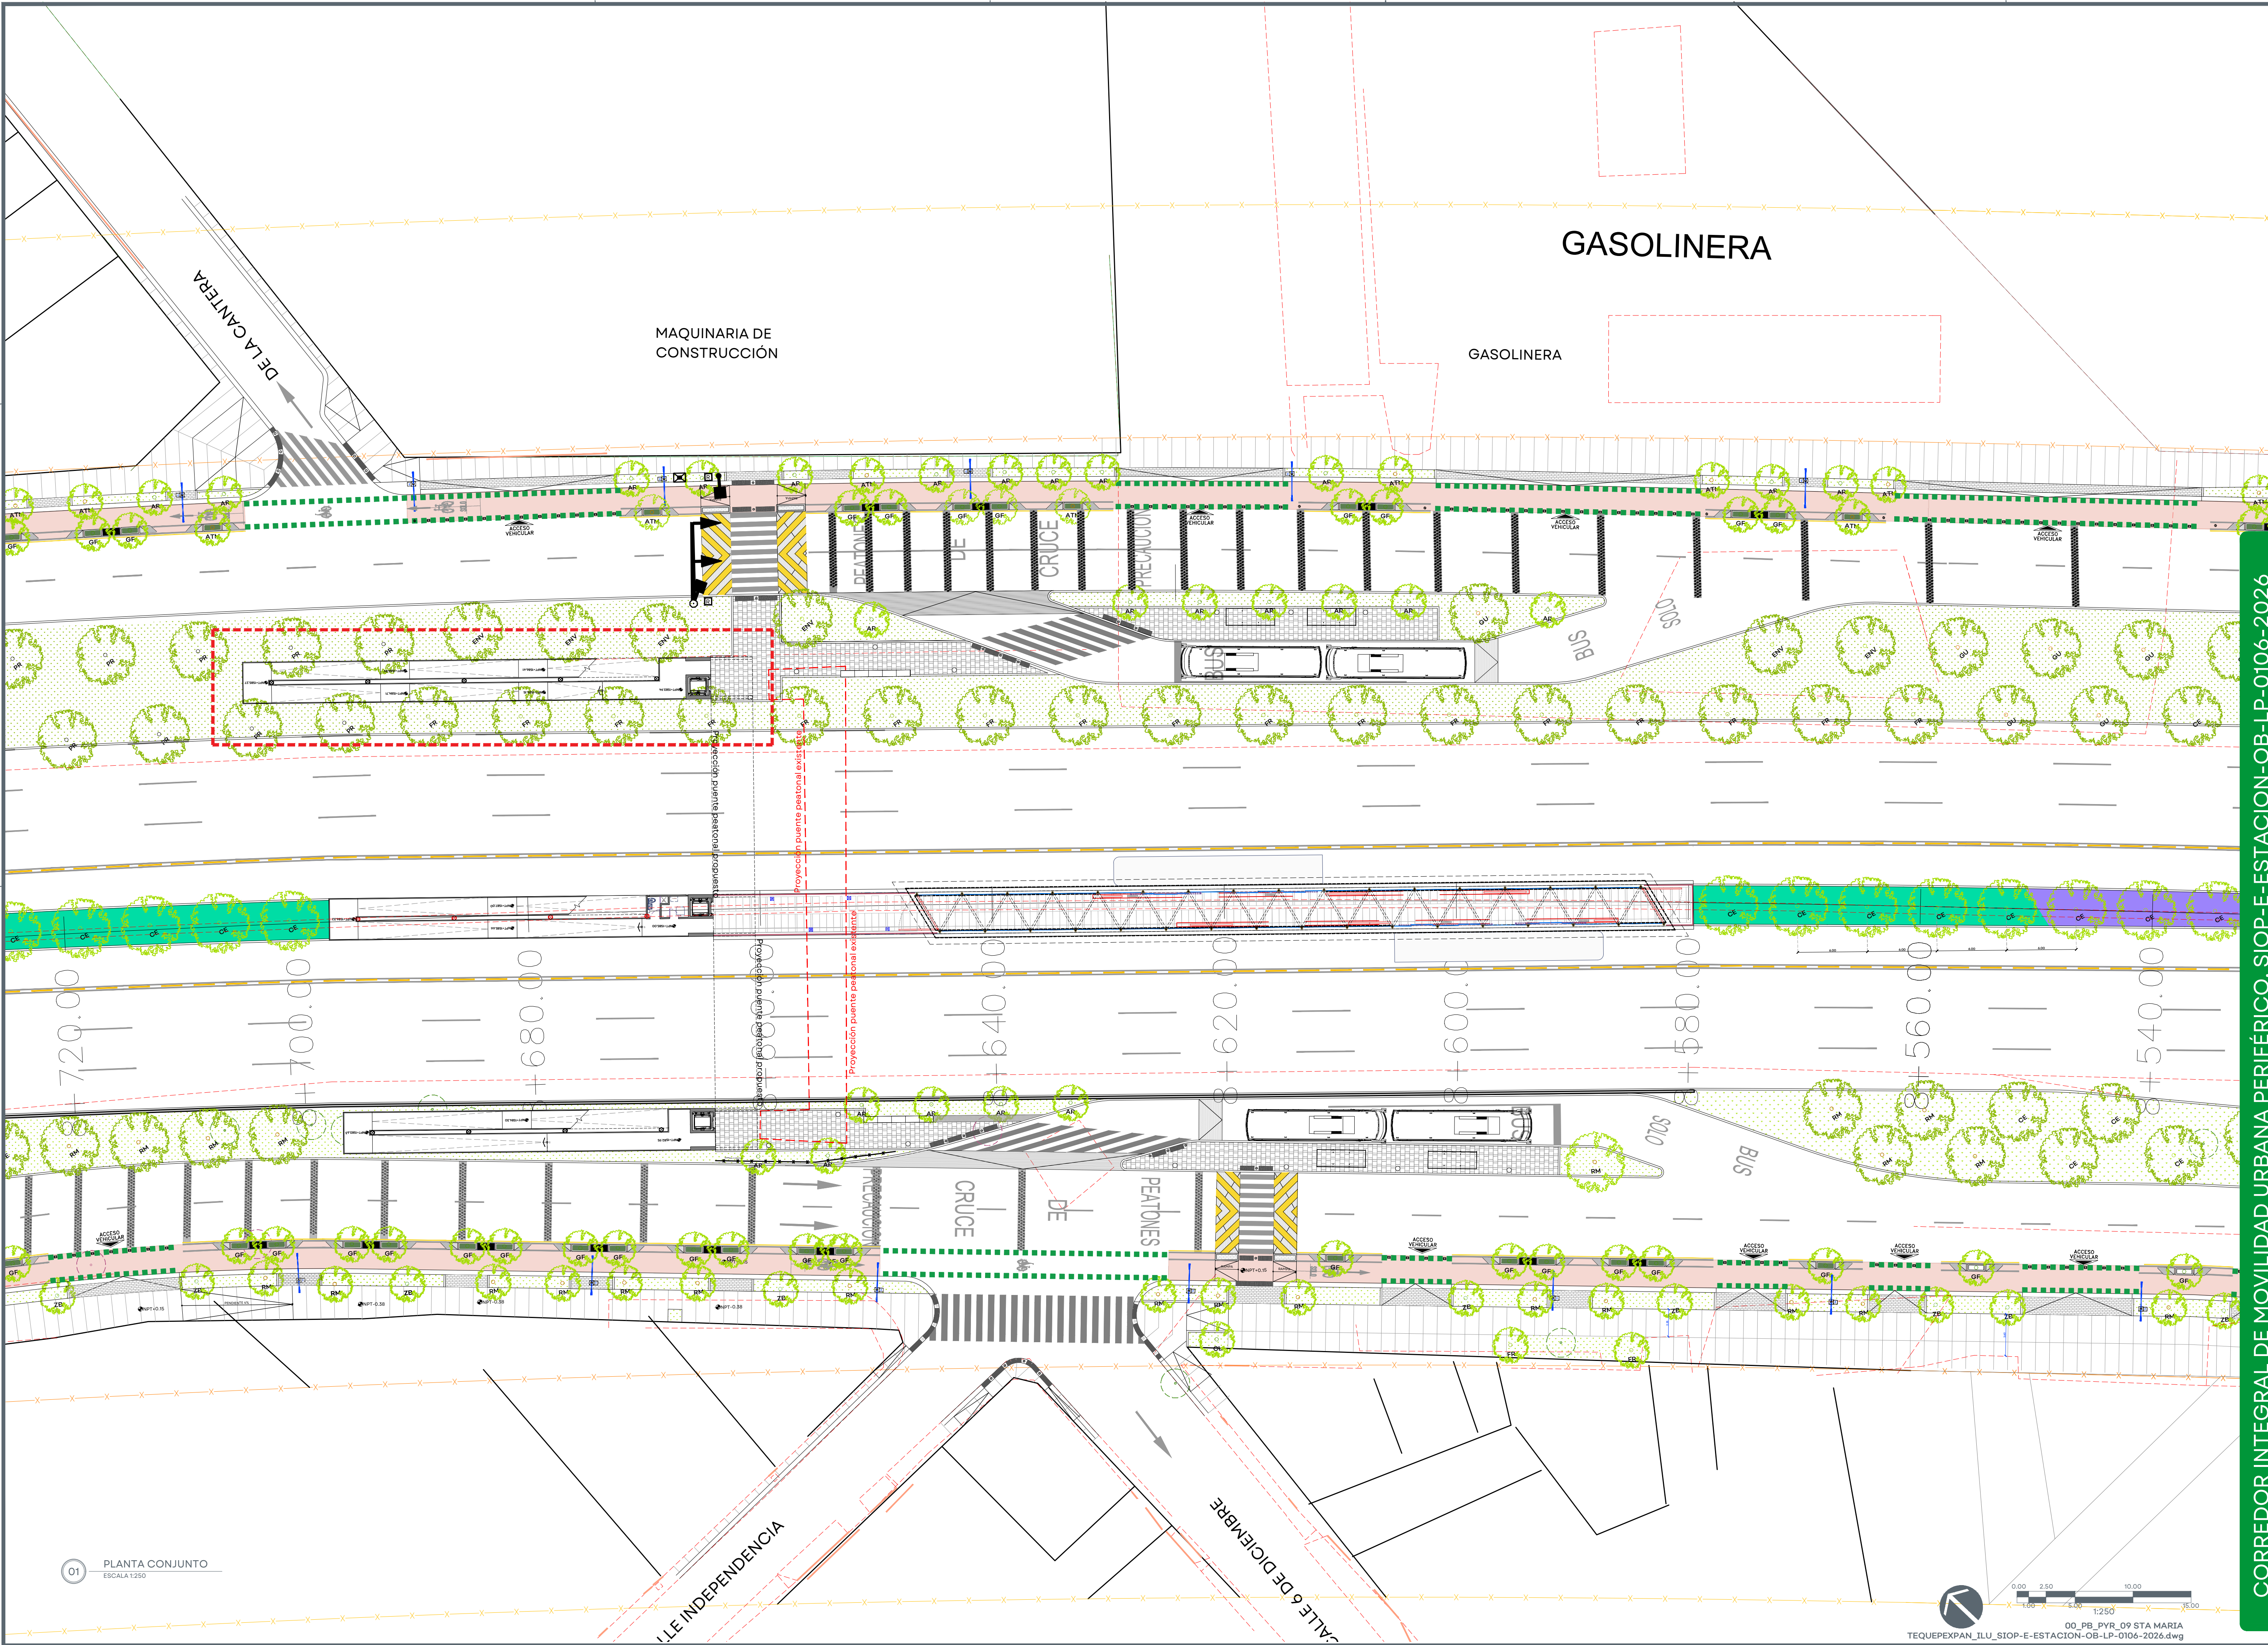

01 PLANTA CONJUNTO
ESCALA 1:250

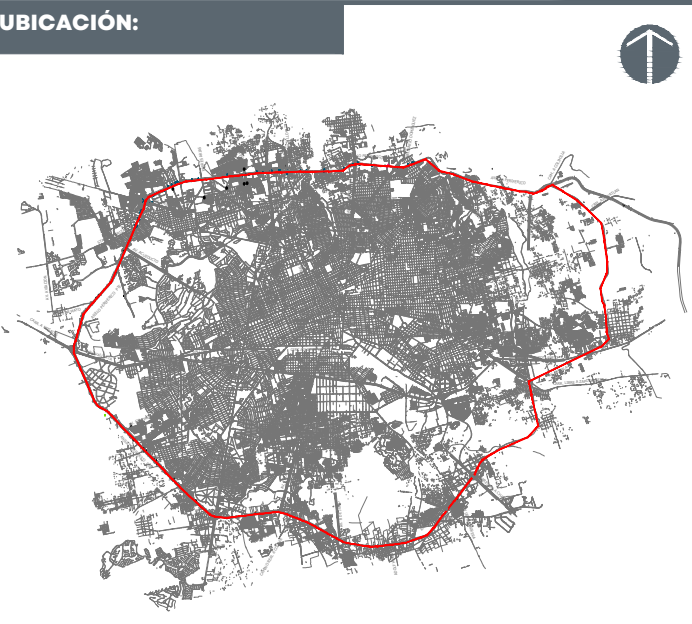

NOTAS:

AUTORIZACIÓN:

Arq. Douglas Rodríguez Perea
Director General de Arquitectura y Urbanismo

Arq. Daniel Benítez Núñez
Director de Diseño Urbano

DATOS GENERALES:

Localización: Circuito Periférico.
Municipio: Zona Metropolitana de Guadalajara

PROYECTO:

Construcción de cimentación, rampa, cubo de elevador y elevador en el lado norte del puente peatonal para la estación de Mi Macro Periférico, ubicada a la altura de la calle La Cantera, en el municipio de San Pedro Tlaquepaque, Jalisco.

CONTENIDO:

PROYECTO
PLANTA ARQUITECTÓNICA LLAVE

ESCALA:	FECHA:	CLAVE DE PLANO:
1:250	Mar. 2026	ILU_01



CORREDOR INTEGRAL DE MOVILIDAD URBANA PERIFÉRICO. SIOP-E-ESTACION-OB-LP-0106-2026

00_PB_PYR_09 STA MARIA
TEQUEPEPAN_ILU_SIOP-E-ESTACION-OB-LP-0106-2026.dwg



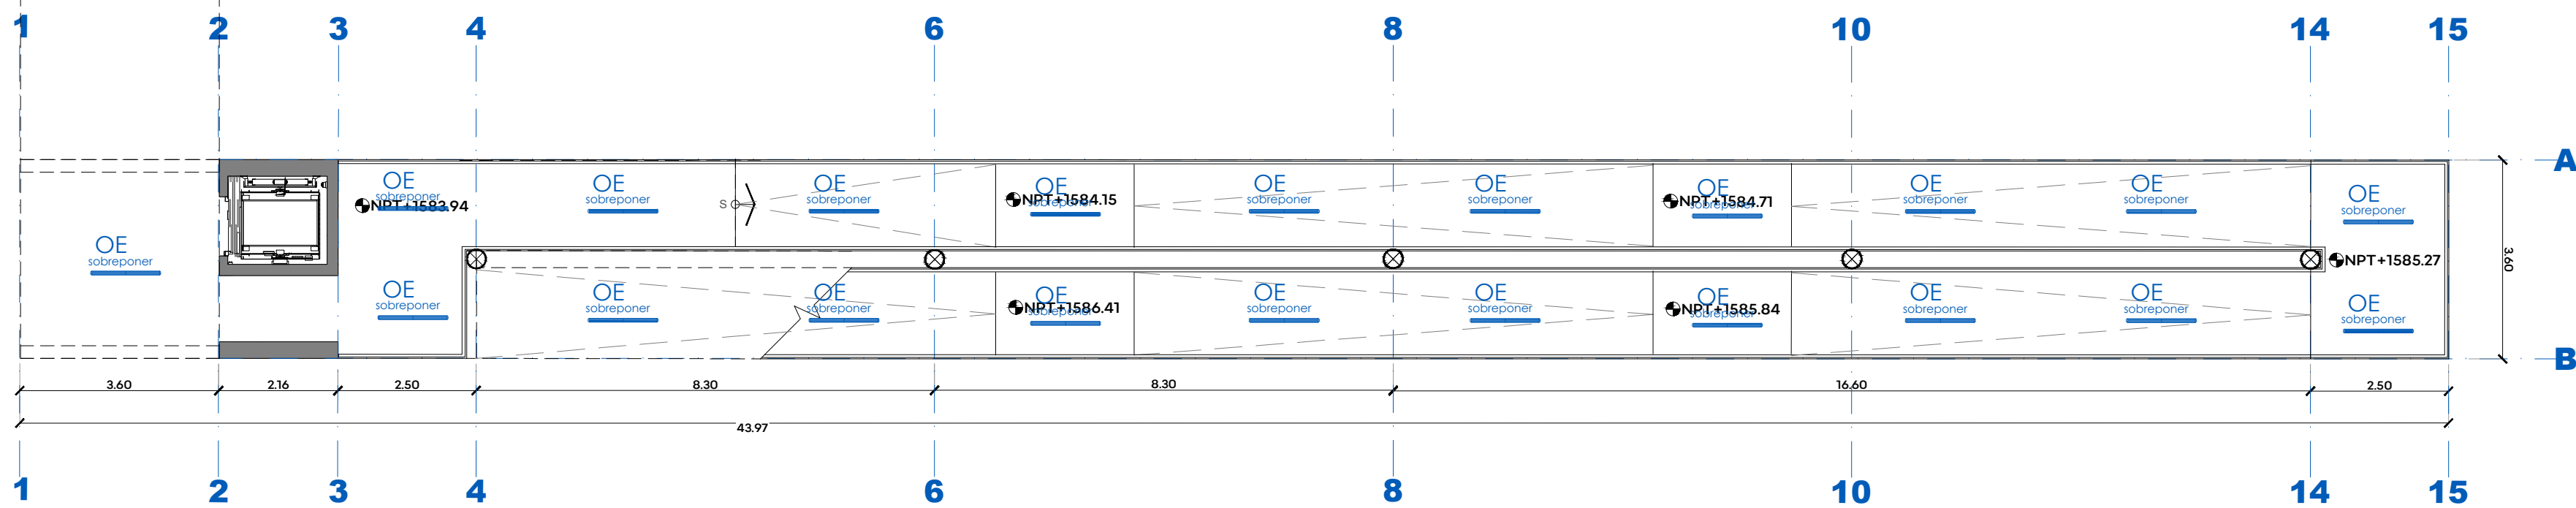


TABLA DE LUMINARIAS DE PUENTE Y RAMPAS DE ESTACIÓN BARRANCA - PROYECTO DE ILUMINACIÓN						
IMAGEN	CANTIDAD	CLAVE	SIMBOLOGÍA	MODELO	COLOCACIÓN	DESCRIPCIÓN
	4	PP		LDAP416	SALIDA DE LUMINARIA DE PISO EN BASE DE COLUMNA	POSTE 4MT LED 4X16W 120-277V
	12	SR		LDASR100	SALIDA DE LUMINARIA DE SOBREPONER EN COLUMNA DE ACERO	PUNTA LED 100W 5700K 10,000lm 120-277V 30,000Hrs Vida IP52
	44	OE		LDAS2875	SALIDA DE LUMINARIA DE SOBREPONER EN VIGA DE ACERO y/o LOSA	GABINETE HERMETICO IP65 LED 2X16W 4000K 5200LM 127-277V
	2	SP		LDASPA2HT20	SALIDA DE LUMINARIA DE SOBREPONER EN LOSA	LED 19W 4000K 1996LM 120-277V ANTIVANDALICO SOBREPONER

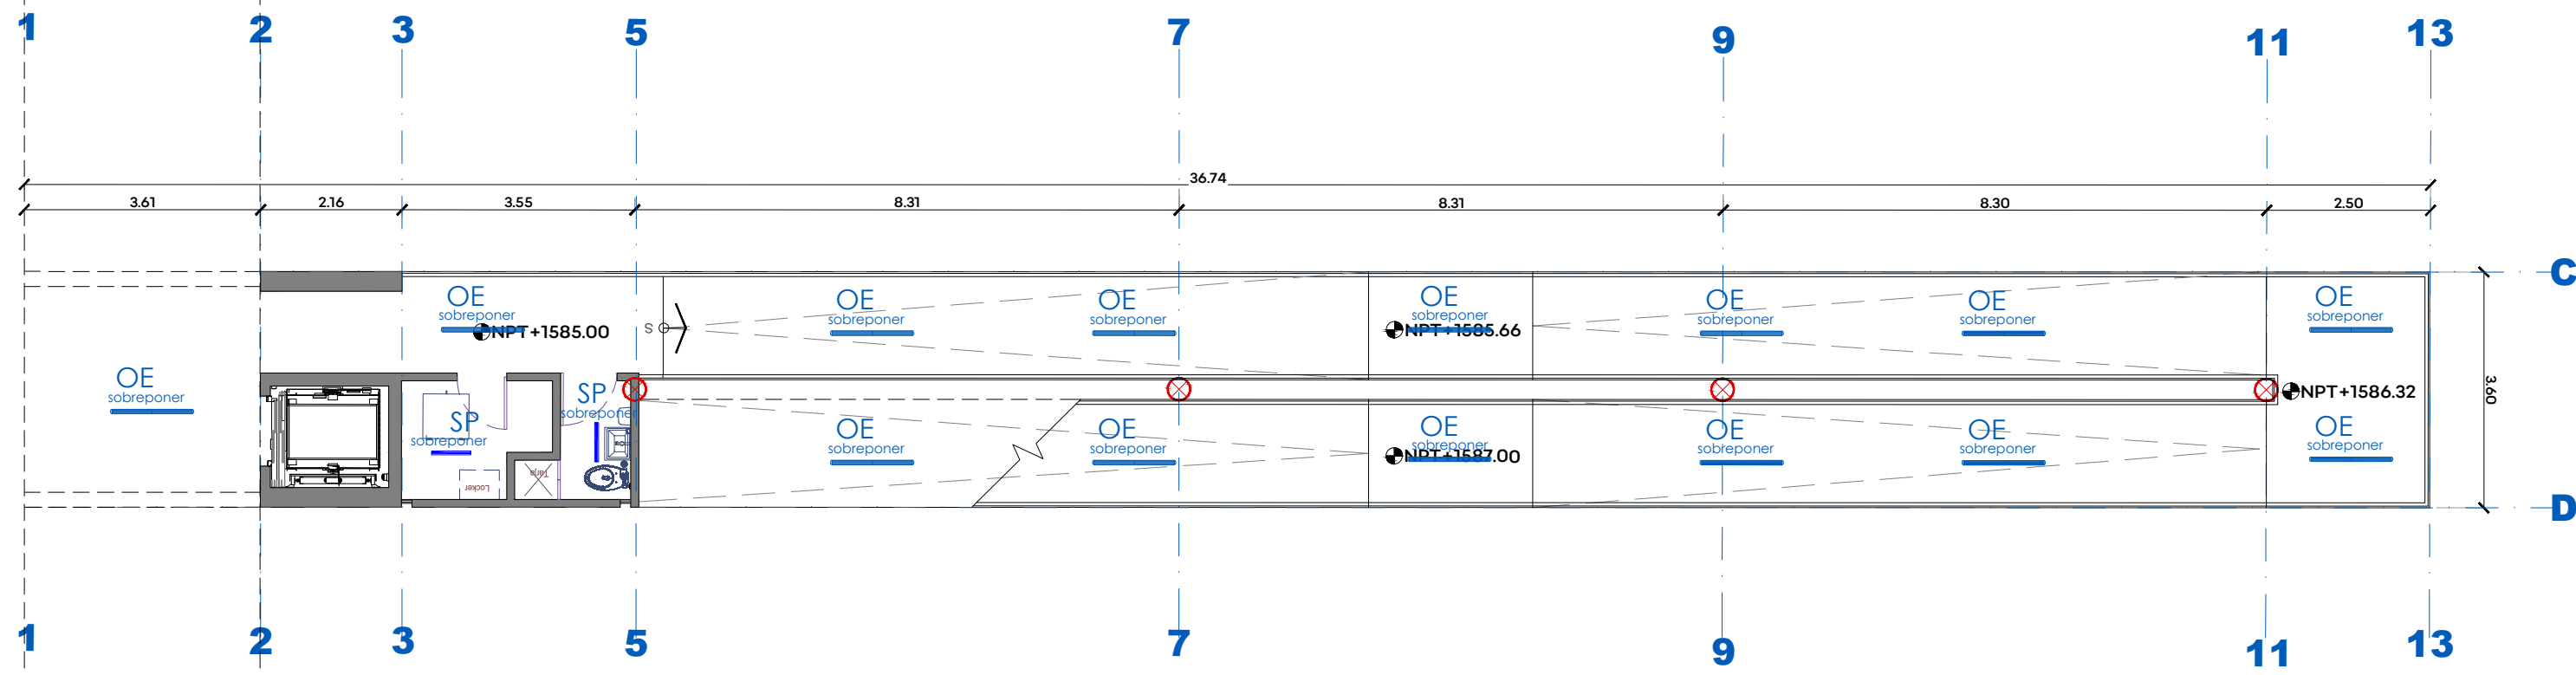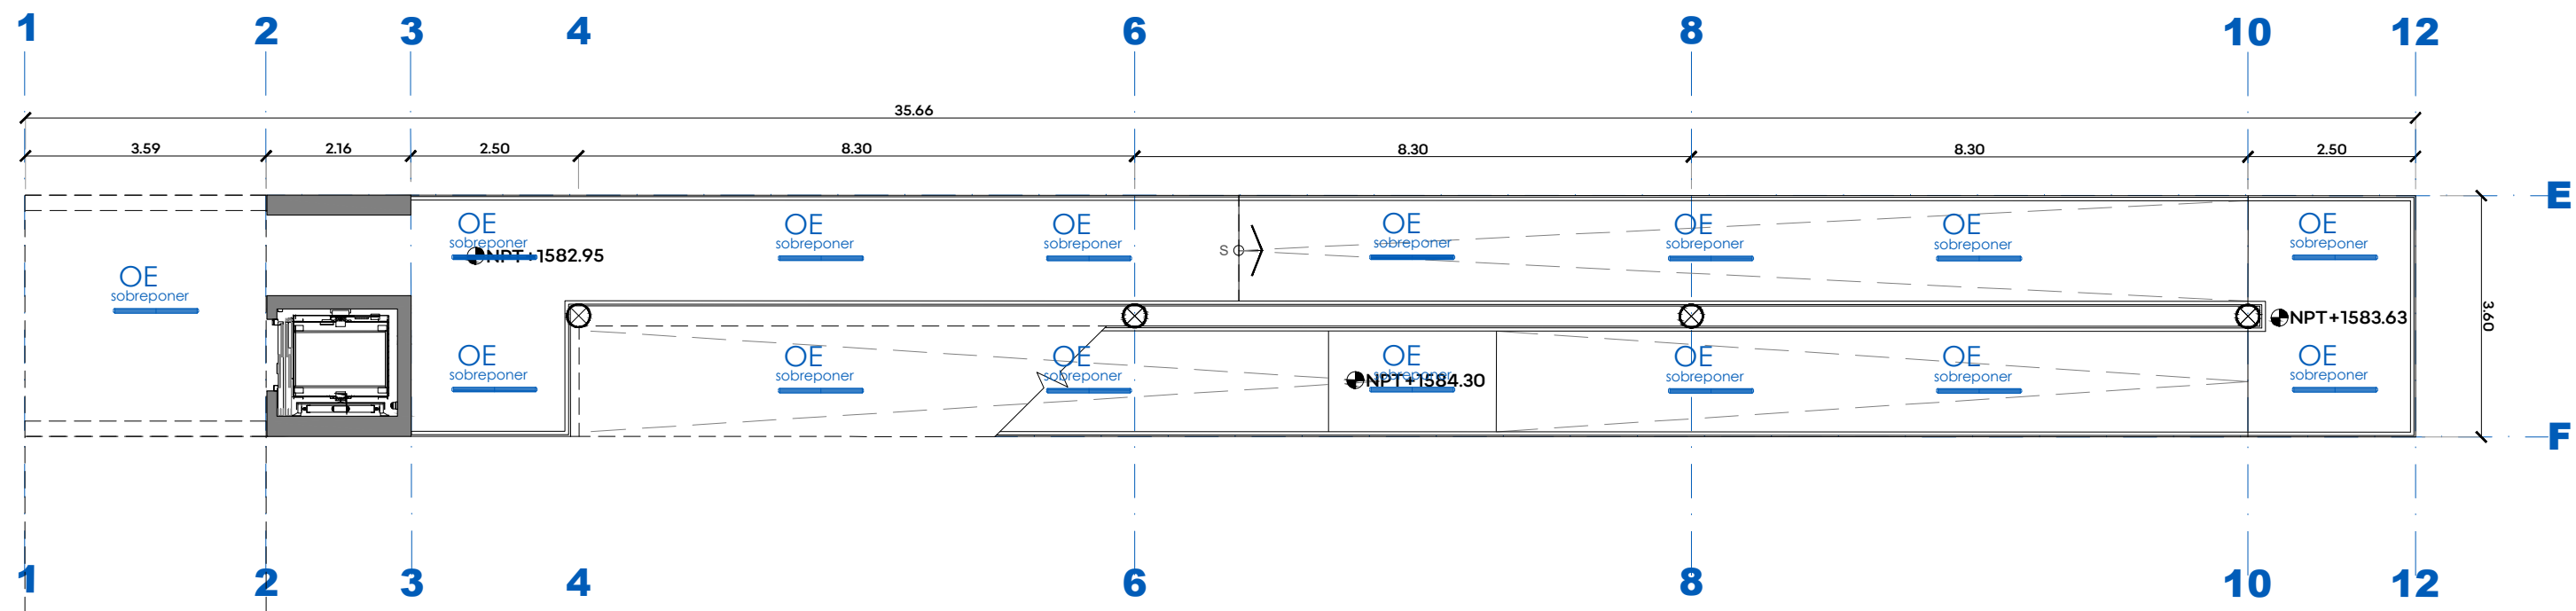

NOTAS:

AUTORIZACIÓN:

Arq. Douglas Rodríguez Perea
Director General de Arquitectura y Urbanismo

Arq. Daniel Benítez Núñez
Director de Diseño Urbano

DATOS GENERALES:

Localización: Circuito Periférico.
Municipio: Zona Metropolitana de Guadalajara

PROYECTO:

Construcción de cimentación, rampa, cubo de elevador y elevador en el lado norte del puente peatonal para la estación de Mi Macro Periférico, ubicada a la altura de la calle La Cantera, en el municipio de San Pedro Tlaquepaque, Jalisco.

CONTENIDO:

PROYECTO
PLANTA BAJA


ESCALA: 1:100

FECHA: Mar. 2026

CLAVE DE PLANO: ILU_02




Infraestructura y Obra Pública

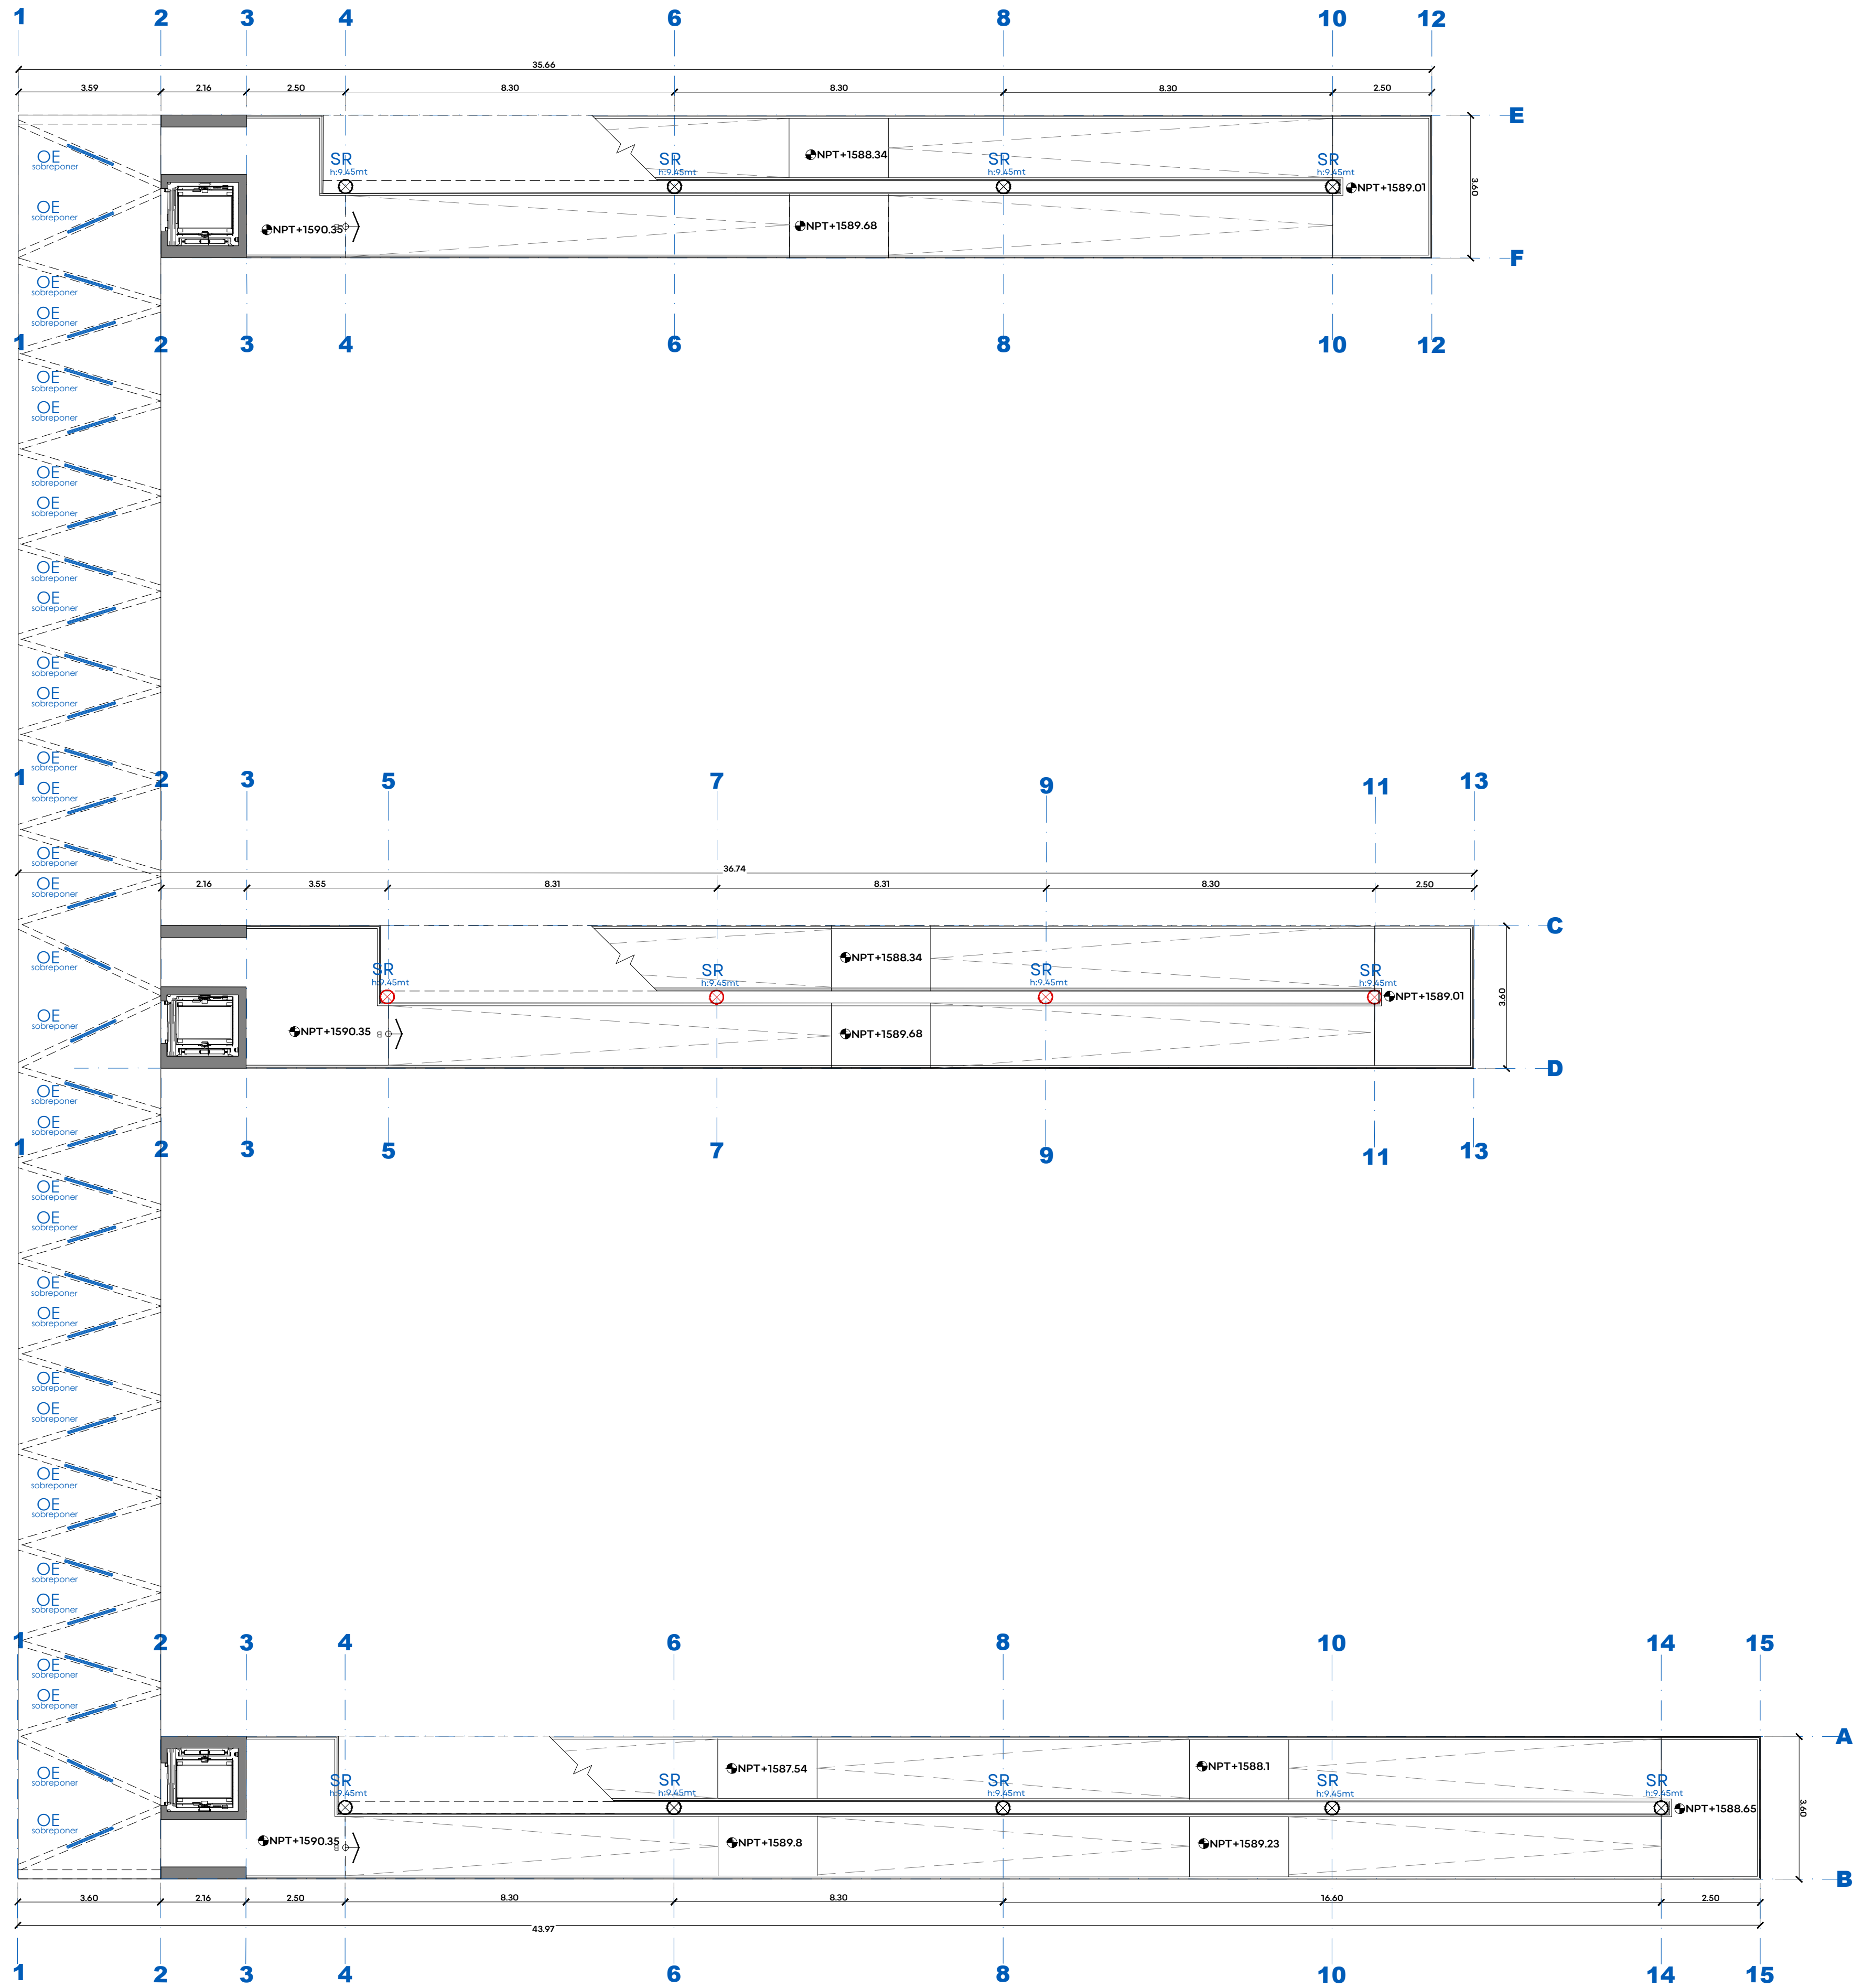

01 PLANTA ALTA
ESCALA 1:100

TABLA DE LUMINARIAS DE PUENTE Y RAMPAS DE ESTACIÓN BARRANCA - PROYECTO DE ILUMINACIÓN						
IMAGEN	CANTIDAD	CLAVE	SIMBOLOGÍA	MODELO	COLOCACIÓN	DESCRIPCIÓN
	4	PP		LDAFP416	SALIDA DE LUMINARIA DE PISO EN BASE DE COLUMNA	POSTE 4MT LED 4X16W 120-277V
	12	SR		LDASR100	SALIDA DE LUMINARIA DE SOBREPONER EN COLUMNA DE ACERO	PUNTA LED 100W 5700K 10.000Lm 120-277V 30.000Hrs Vida IP52
	44	OE		LDA82875	SALIDA DE LUMINARIA DE SOBREPONER EN VIGA DE ACERO y/o LOSA	GABINETE HERMETICO IP65 LED 2X16W 4000K 3200LM 127-277V
	2	SP		LDASPA2HT20	SALIDA DE LUMINARIA DE SOBREPONER EN LOSA	LED 19W 4000K 1996LM 120-277V ANTIVANDALICO SOBREPONER

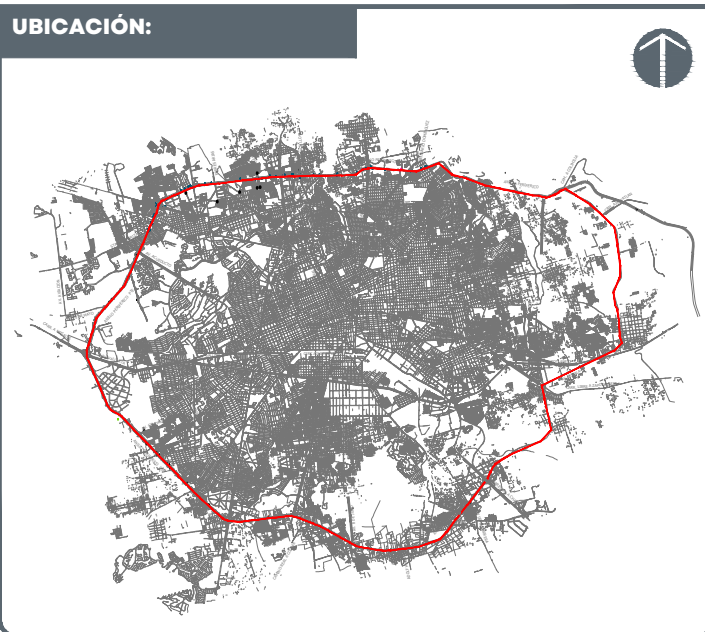

NOTAS:

AUTORIZACIÓN:

Arq. Douglas Rodríguez Perea
Director General de Arquitectura y Urbanismo

Arq. Daniel Benítez Núñez
Director de Diseño Urbano

DATOS GENERALES:

Localización: Circuito Periférico.
Municipio: Zona Metropolitana de Guadalajara

PROYECTO:

Construcción de cimentación, rampa, cubo de elevador y elevador en el lado norte del puente peatonal para la estación de Mi Macro Periférico, ubicada a la altura de la calle La Cantera, en el municipio de San Pedro Tlasepaques, Jalisco.

CONTENIDO:

PROYECTO PLANTA ALTA

ESCALA: 1:100


FECHA: Mar. 2026

CLAVE DE PLANO: ILU_03




00_PB_PYR_09 STA MARIA
TEQUEPEXAN_ILU_SIOPE-E-ESTACION-OB-LP-0106-2026.dwg

CORREDOR INTEGRAL DE MOVILIDAD URBANA PERIFÉRICO. SIOPE-E-ESTACION-OB-LP-0106-2026

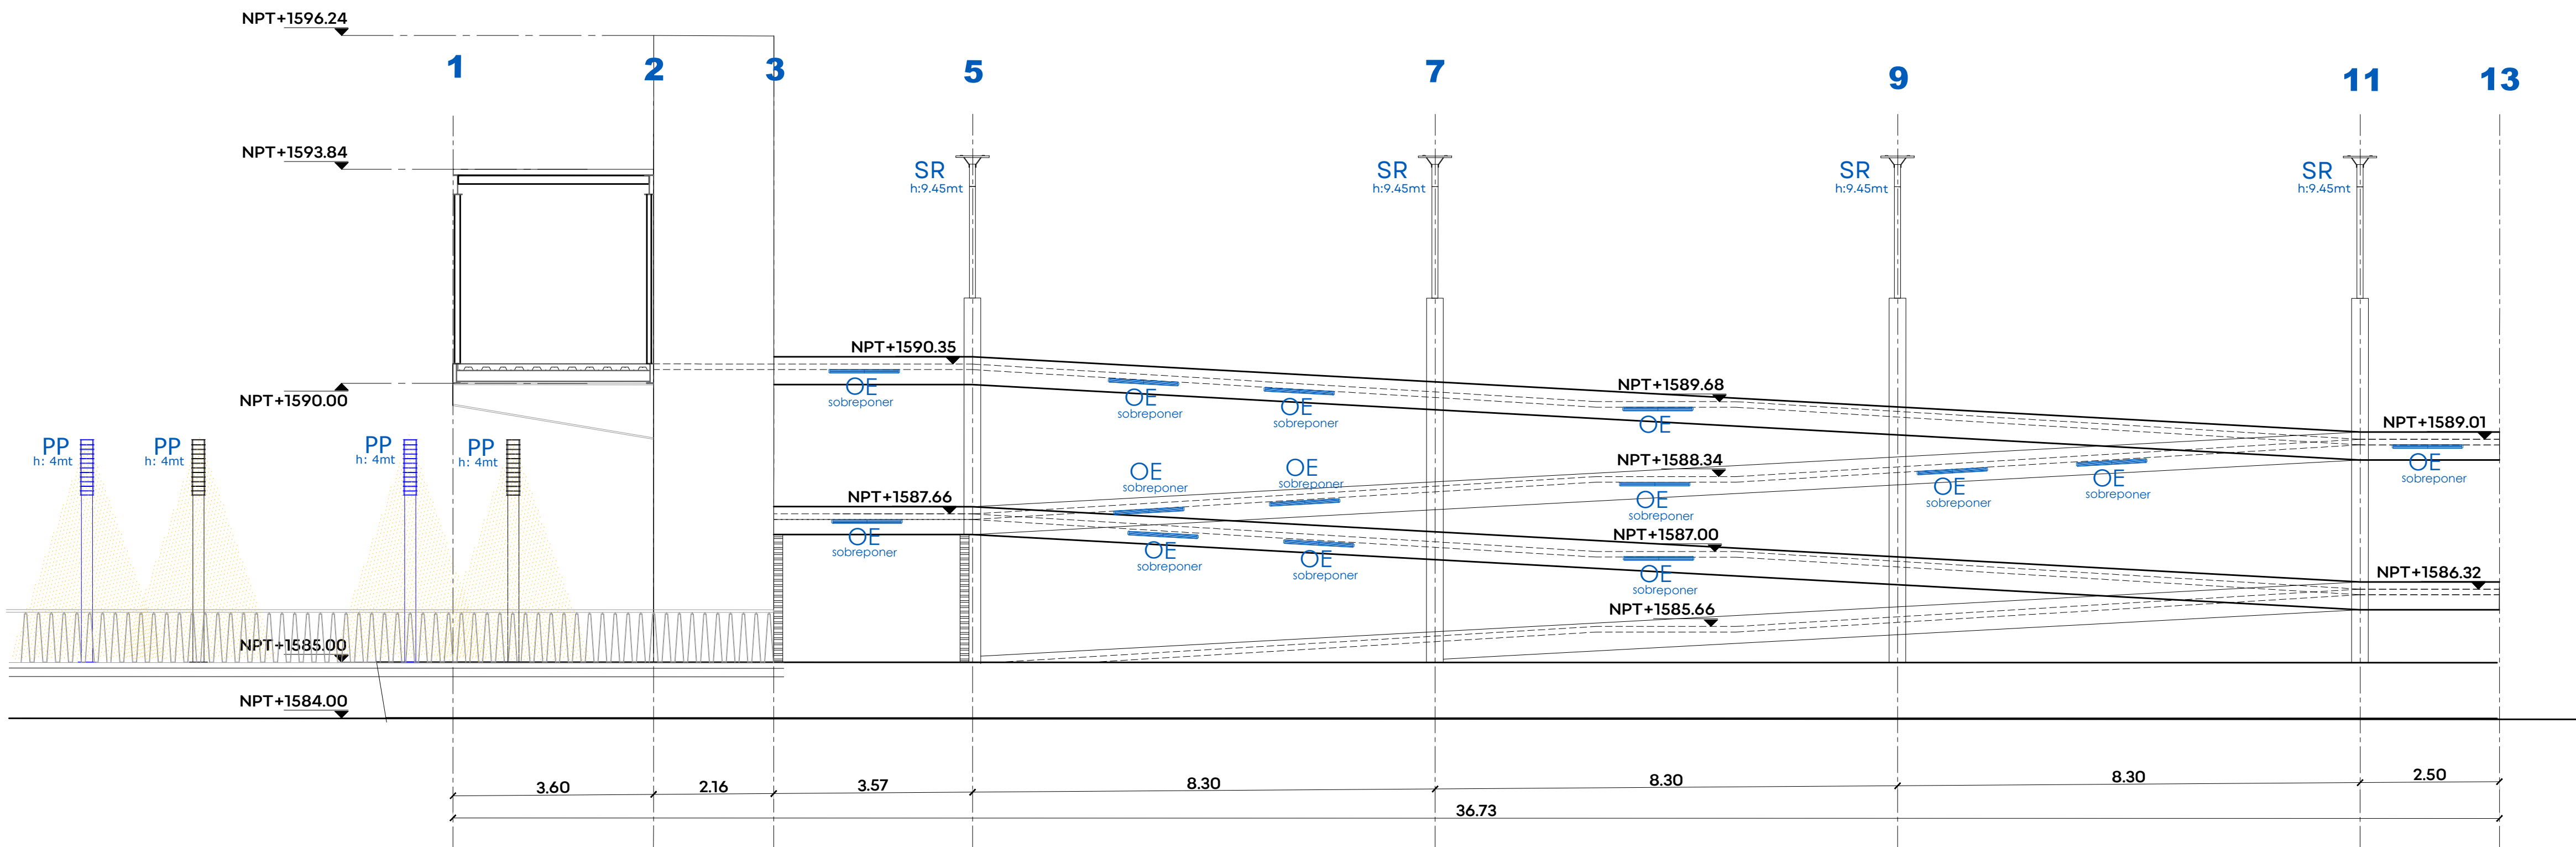

01 ALZADO CENTRAL
ESCALA 1:100

TABLA DE LUMINARIAS DE PUENTE Y RAMPAS DE ESTACIÓN BARRANCA - PROYECTO DE ILUMINACIÓN						
IMAGEN	CANTIDAD	CLAVE	SIMBOLOGÍA	MODELO	COLOCACIÓN	DESCRIPCIÓN
	4	PP		LDAFP416	SALIDA DE LUMINARIA DE PISO EN BASE DE COLUMNA	POSTE 4MT LED 4X16W 120-277V
	12	SR		LDASR100	SALIDA DE LUMINARIA DE SOBREPONER EN COLUMNA DE ACERO	PUNTA LED 100W 5700K 10.000lm 120-277V 30.000Hrs Vida IPS2
	44	OE		LDA82875	SALIDA DE LUMINARIA DE SOBREPONER EN VIGA DE ACERO y/o LOSA	GABINETE HERMETICO IP65 LED 2X16W 4000K 3200LM 12V-277V
	2	SP		LDASPAZHT20	SALIDA DE LUMINARIA DE SOBREPONER EN LOSA	LED 19W 4000K 1996LM 120-277V ANTIVANDALICO SOBREPONER

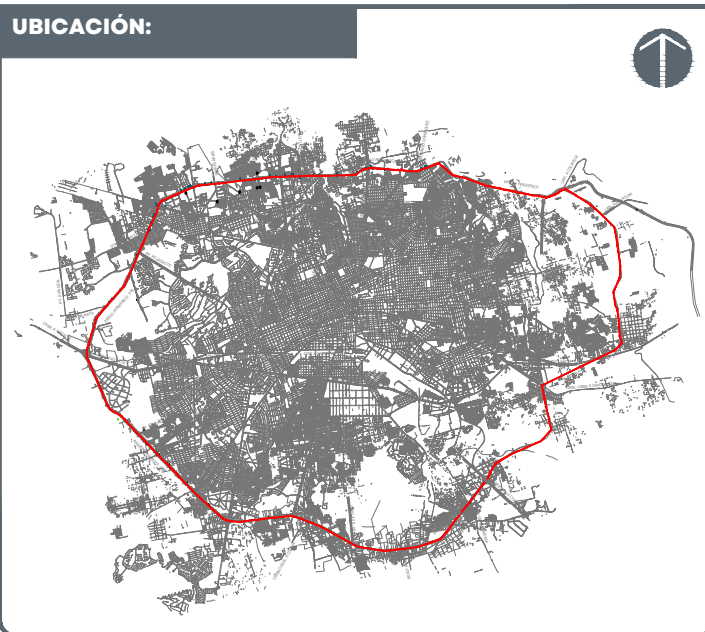

NOTAS:

AUTORIZACIÓN:

Arq. Douglas Rodríguez Perea
Director General de Arquitectura y Urbanismo

Arq. Daniel Benítez Núñez
Director de Diseño Urbano

DATOS GENERALES:

Localización: Circuito Periférico.
Municipio: Zona Metropolitana de Guadalajara

PROYECTO:

Construcción de cimentación, rampa, cubo de elevador y elevador en el lado norte del puente peatonal para la estación de Mi Macro Periférico, ubicada a la altura de la calle La Cantera, en el municipio de San Pedro Tlaxiaco, Jalisco.


CONTENIDO:

PROYECTO
ALZADO CENTRAL

ESCALA: 1:75

FECHA: Mar. 2026

CLAVE DE PLANO: ILU_04

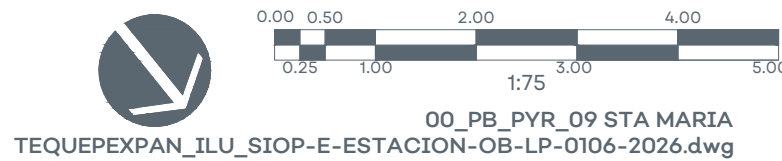

00_PB_PYR_09 STA MARIA
TEQUEPEXPAN_ILU_SIOPE-E-ESTACION-OB-LP-0106-2026.dwg

CORREDOR INTEGRAL DE MOVILIDAD URBANA PERIFÉRICO. SIOPE-E-ESTACION-OB-LP-0106-2026