 
 
 
 




NOTAS:

SIMBOLOGIA	
SÍMBOLO	DESCRIPCIÓN
	INTERRUPTOR DE SEGURIDAD SIN PORTA FUSIBLES SQUARE D DE 30A, 2 POLOS, 240V, NEMA 1
	INTERRUPTOR DE SEGURIDAD SIN PORTA FUSIBLES SQUARE D DE 30A, 3 POLOS, 240V, NEMA 3R
	TABLERO ELÉCTRICO, MÁS DETALLES EN DIAGRAMA UNIFILAR Y CUADROS DE CARGAS.
	CANALIZACIÓN AEREA, ACORDE A CÉDULA DE CABLEADO.
	CANALIZACIÓN SUBTERRANEA, ACORDE A CÉDULA DE CABLEADO.
	SISTEMA DE ALIMENTACIÓN ELÉCTRICA NORMAL.
	SUBE/BAJA TUBERÍA.

AUTORIZACIÓN:

Mtro. Joel Iván Zuñiga Gosalvez Director General de Proyectos de Ingeniería
Ing. Francisco Luciano Valdez Román Director de Proyectos de Infraestructura Eléctrica y Mecánica

DATOS GENERALES:

Localización: C. Independencia 55, Zona Centro, 44100 Guadalajara, Jal.
Municipio: Guadalajara


PROYECTO:

Construcción del Primer Complejo Creativo de Ciudad Creativa Digital (media tensión, alimentador principal, sistema pararrayos, seccionador y planta de emergencia) de la Torre "B", en el municipio de Guadalajara, Jalisco. Segunda Etapa.
--



CONTENIDO:

ALIMENTADORES PLANTA BAJA


ESCALA:	FECHA:	CLAVE DE PLANO:
1/75	Ago. 2026	ALIM-01

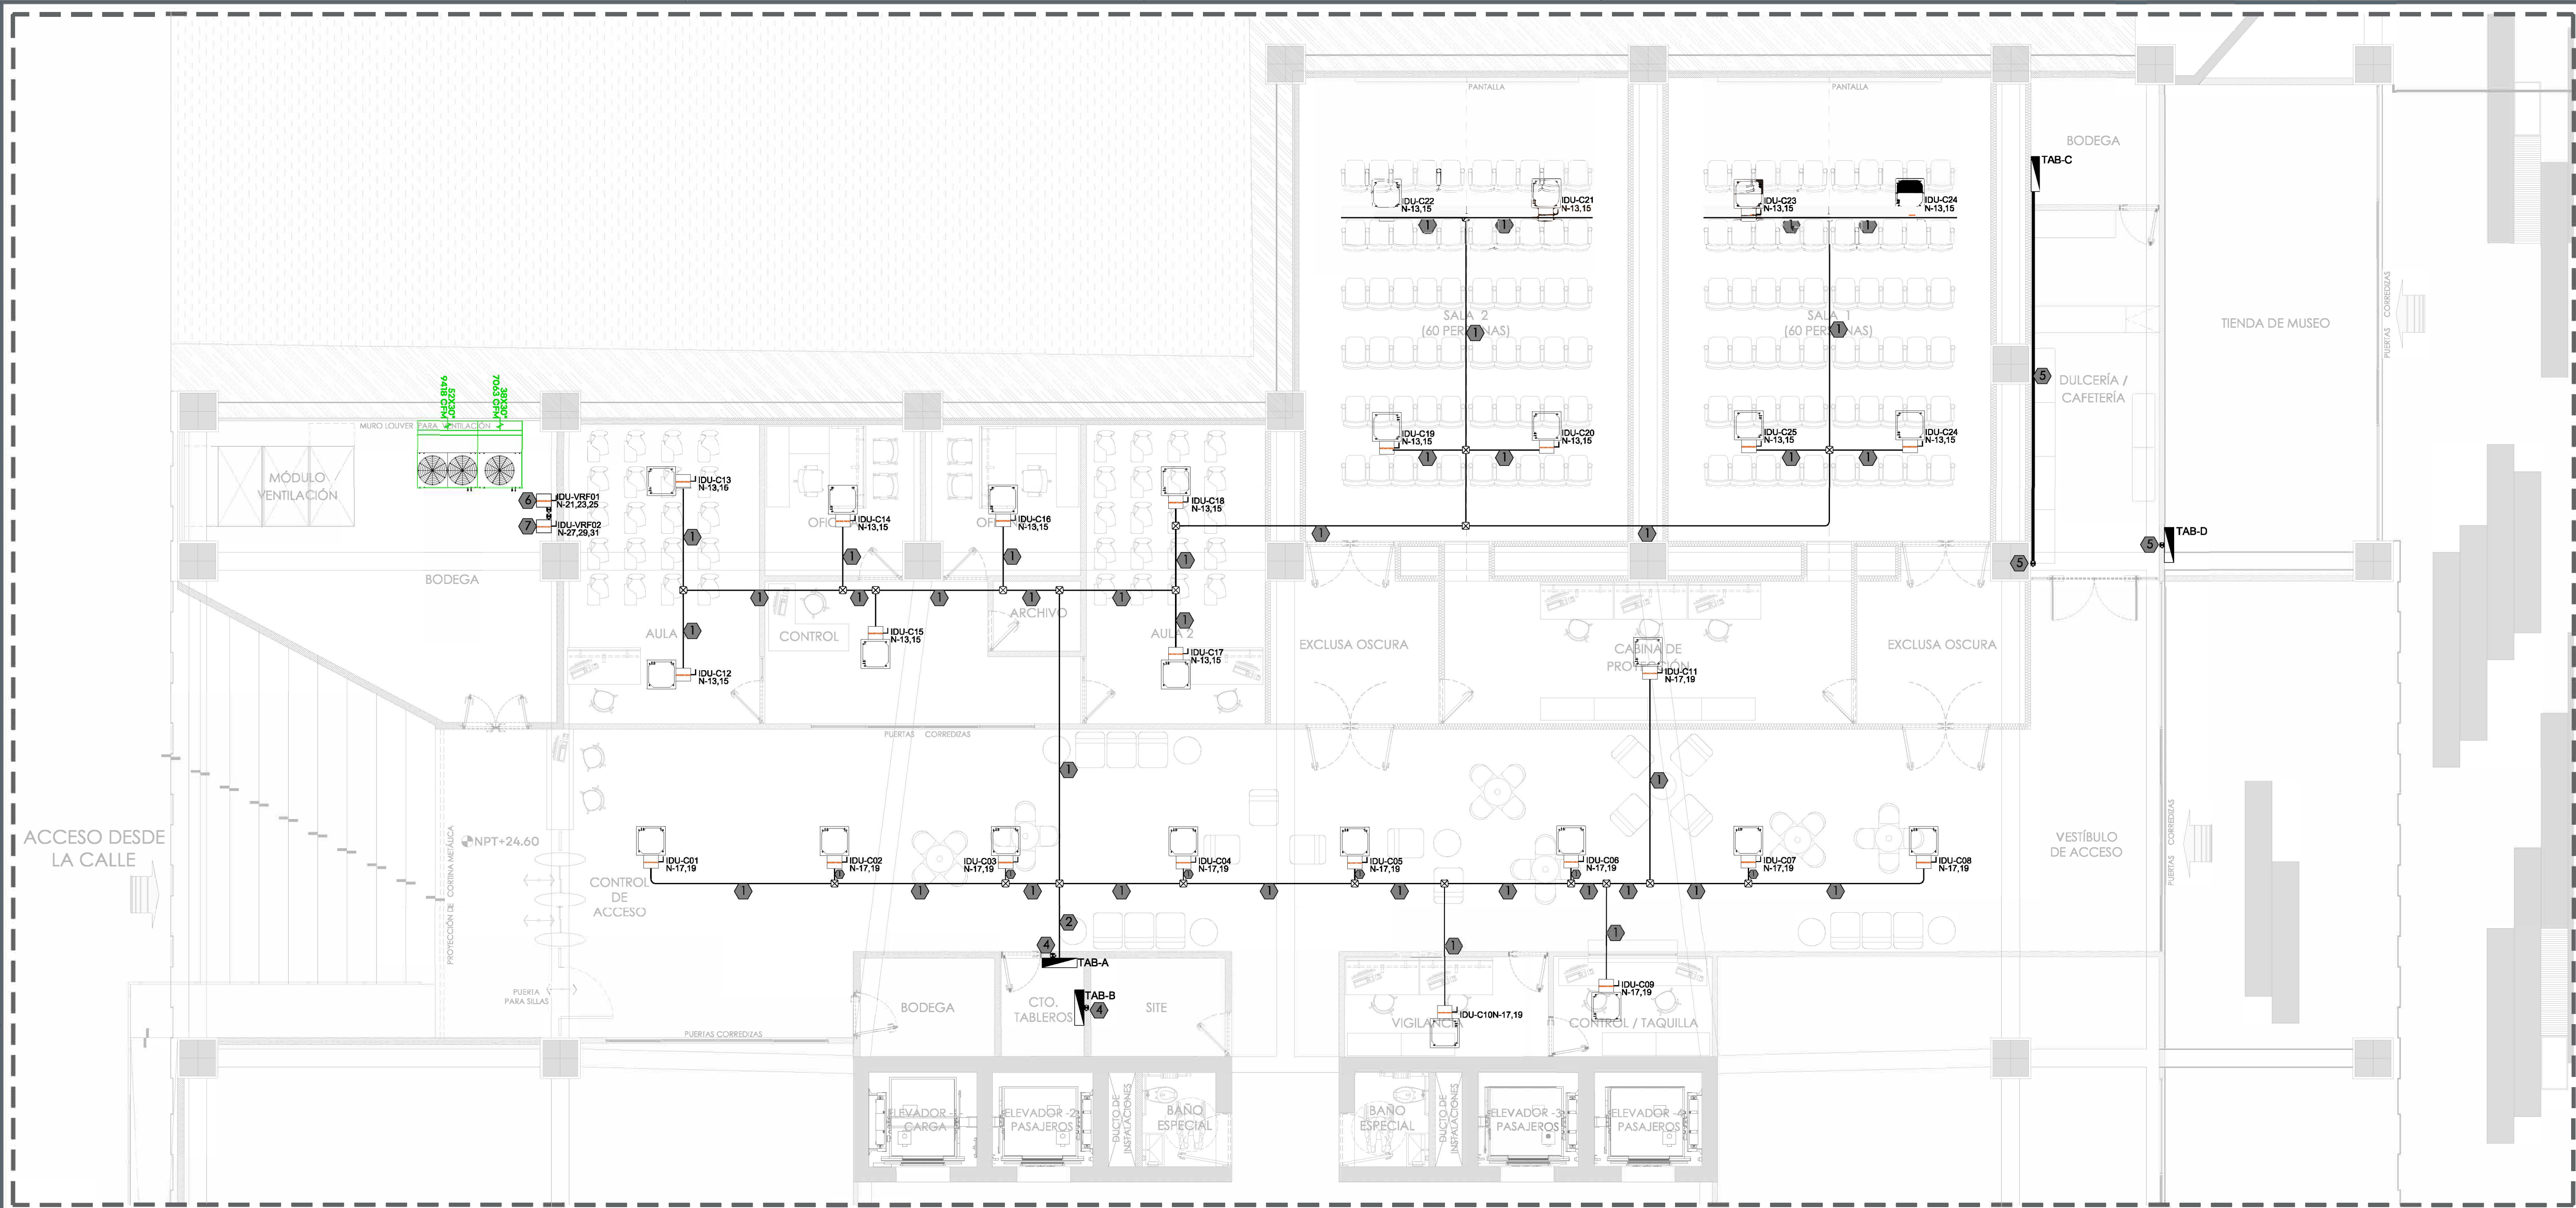

01 **INSTALACIÓN ELÉCTRICA - ALIMENTADORES PLANTA BAJA**
ESCALA 1:75

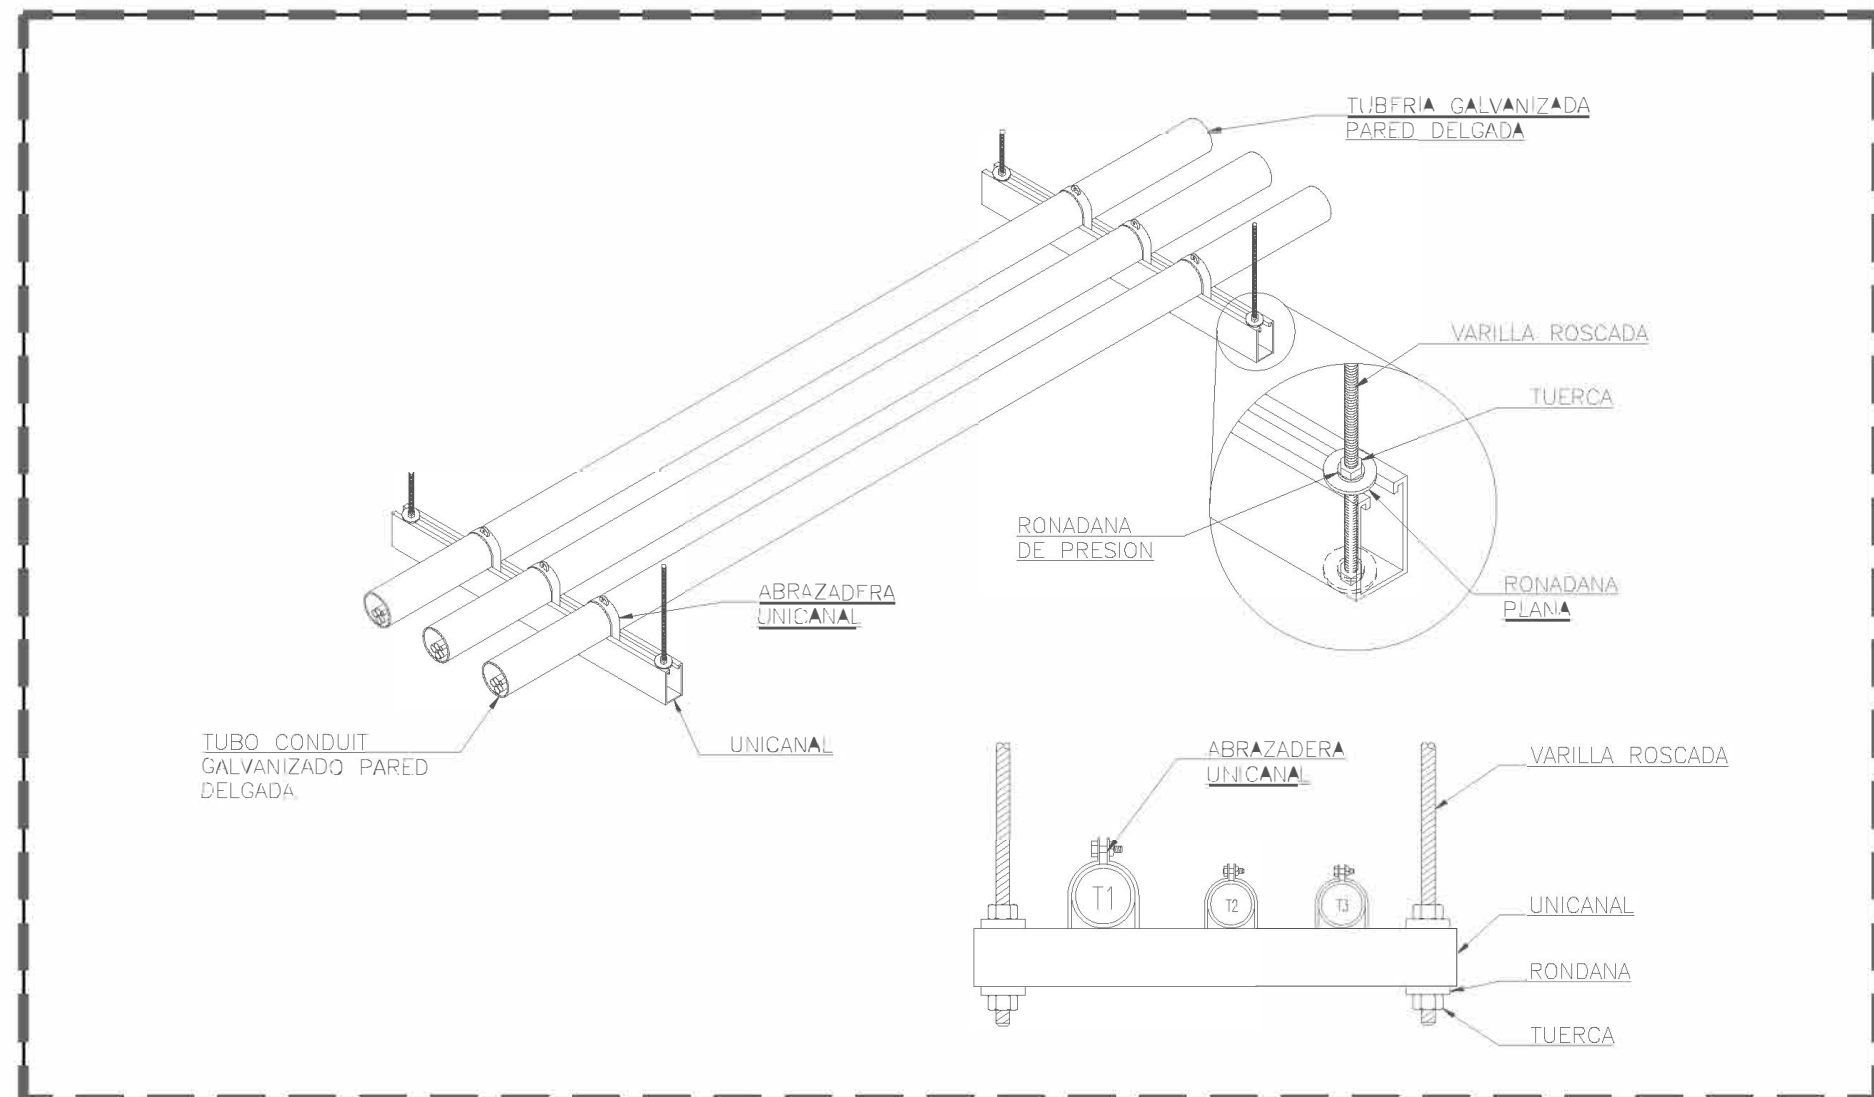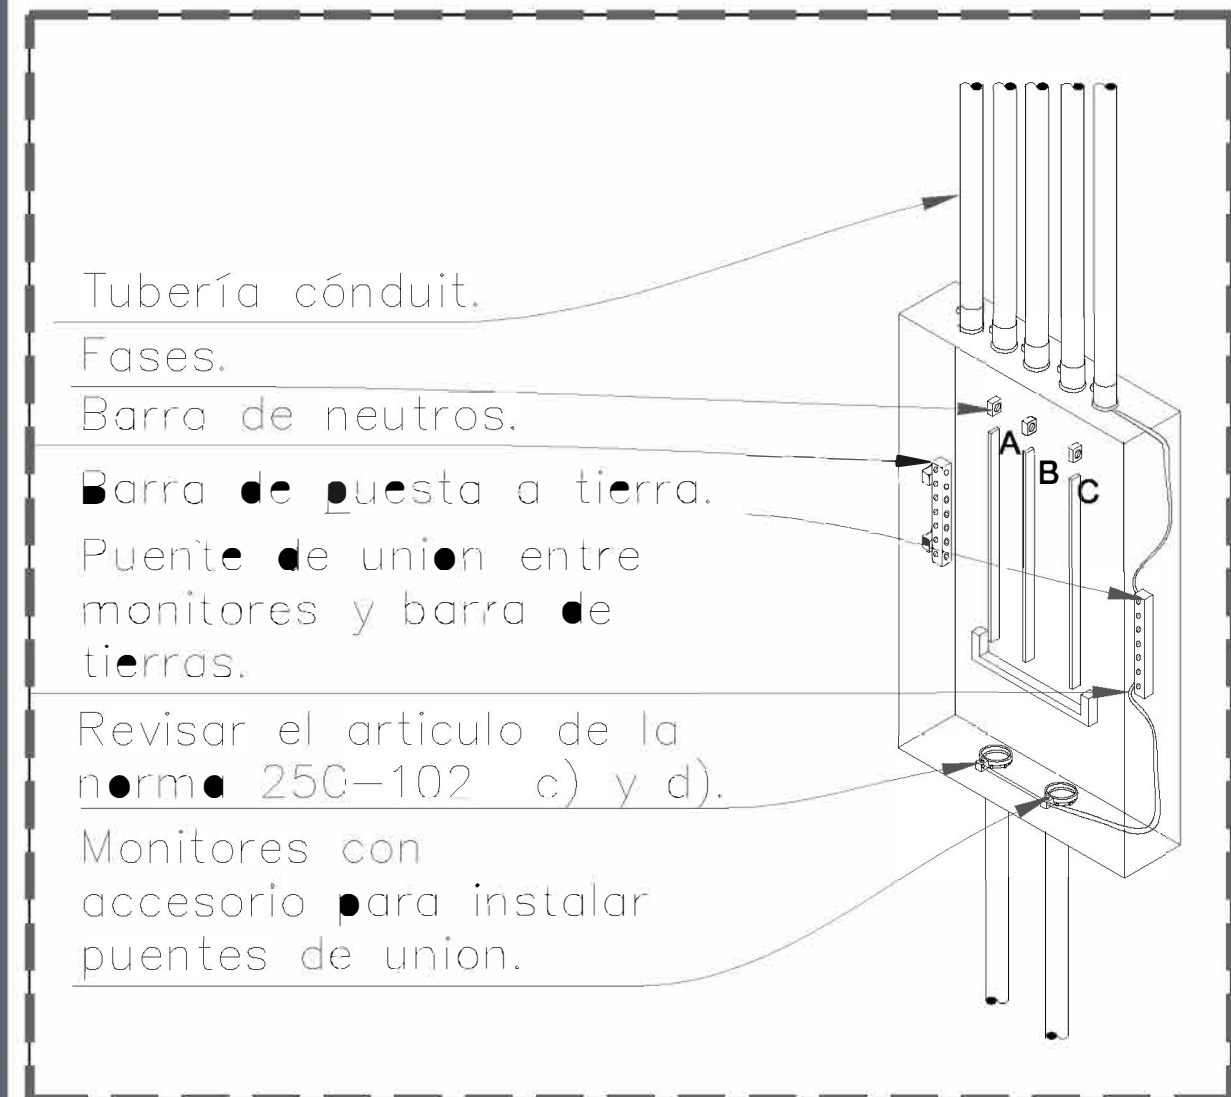


CÉDULA DE CABLEADO						
No.	FASE Y RETORNO mm² (AWG)	NEUTRO mm² (AWG)	TIERRA mm² (AWG)	TUBERÍA (mm)Ø	MATERIALES CANALIZ. CONDOC.	
1	2-5.26(10)		1-3.31(12)	16(1/2)	(EMT)	COBRE
2	4-5.26(10)		1-3.31(12)	21(3/4)	(EMT)	COBRE
3	3-127(250)	1-127(250)	1-33.6(2)	63(2-1/2)	(EMT)	ALUMINIO
4	3-107.2(4/0)	1-107.2(4/0)	1-21.2(4)	63(2-1/2)	(EMT)	ALUMINIO
5	3-33.6(2)	1-33.6(2)	1-13.3(6)	35(1-1/4)	(EMT)	ALUMINIO
6	3-33.6(2)		1-13.3(6)	35(1-1/4)	(EMT)	ALUMINIO
7	3-21.2(4)		1-13.3(6)	27(1)	(EMT)	ALUMINIO

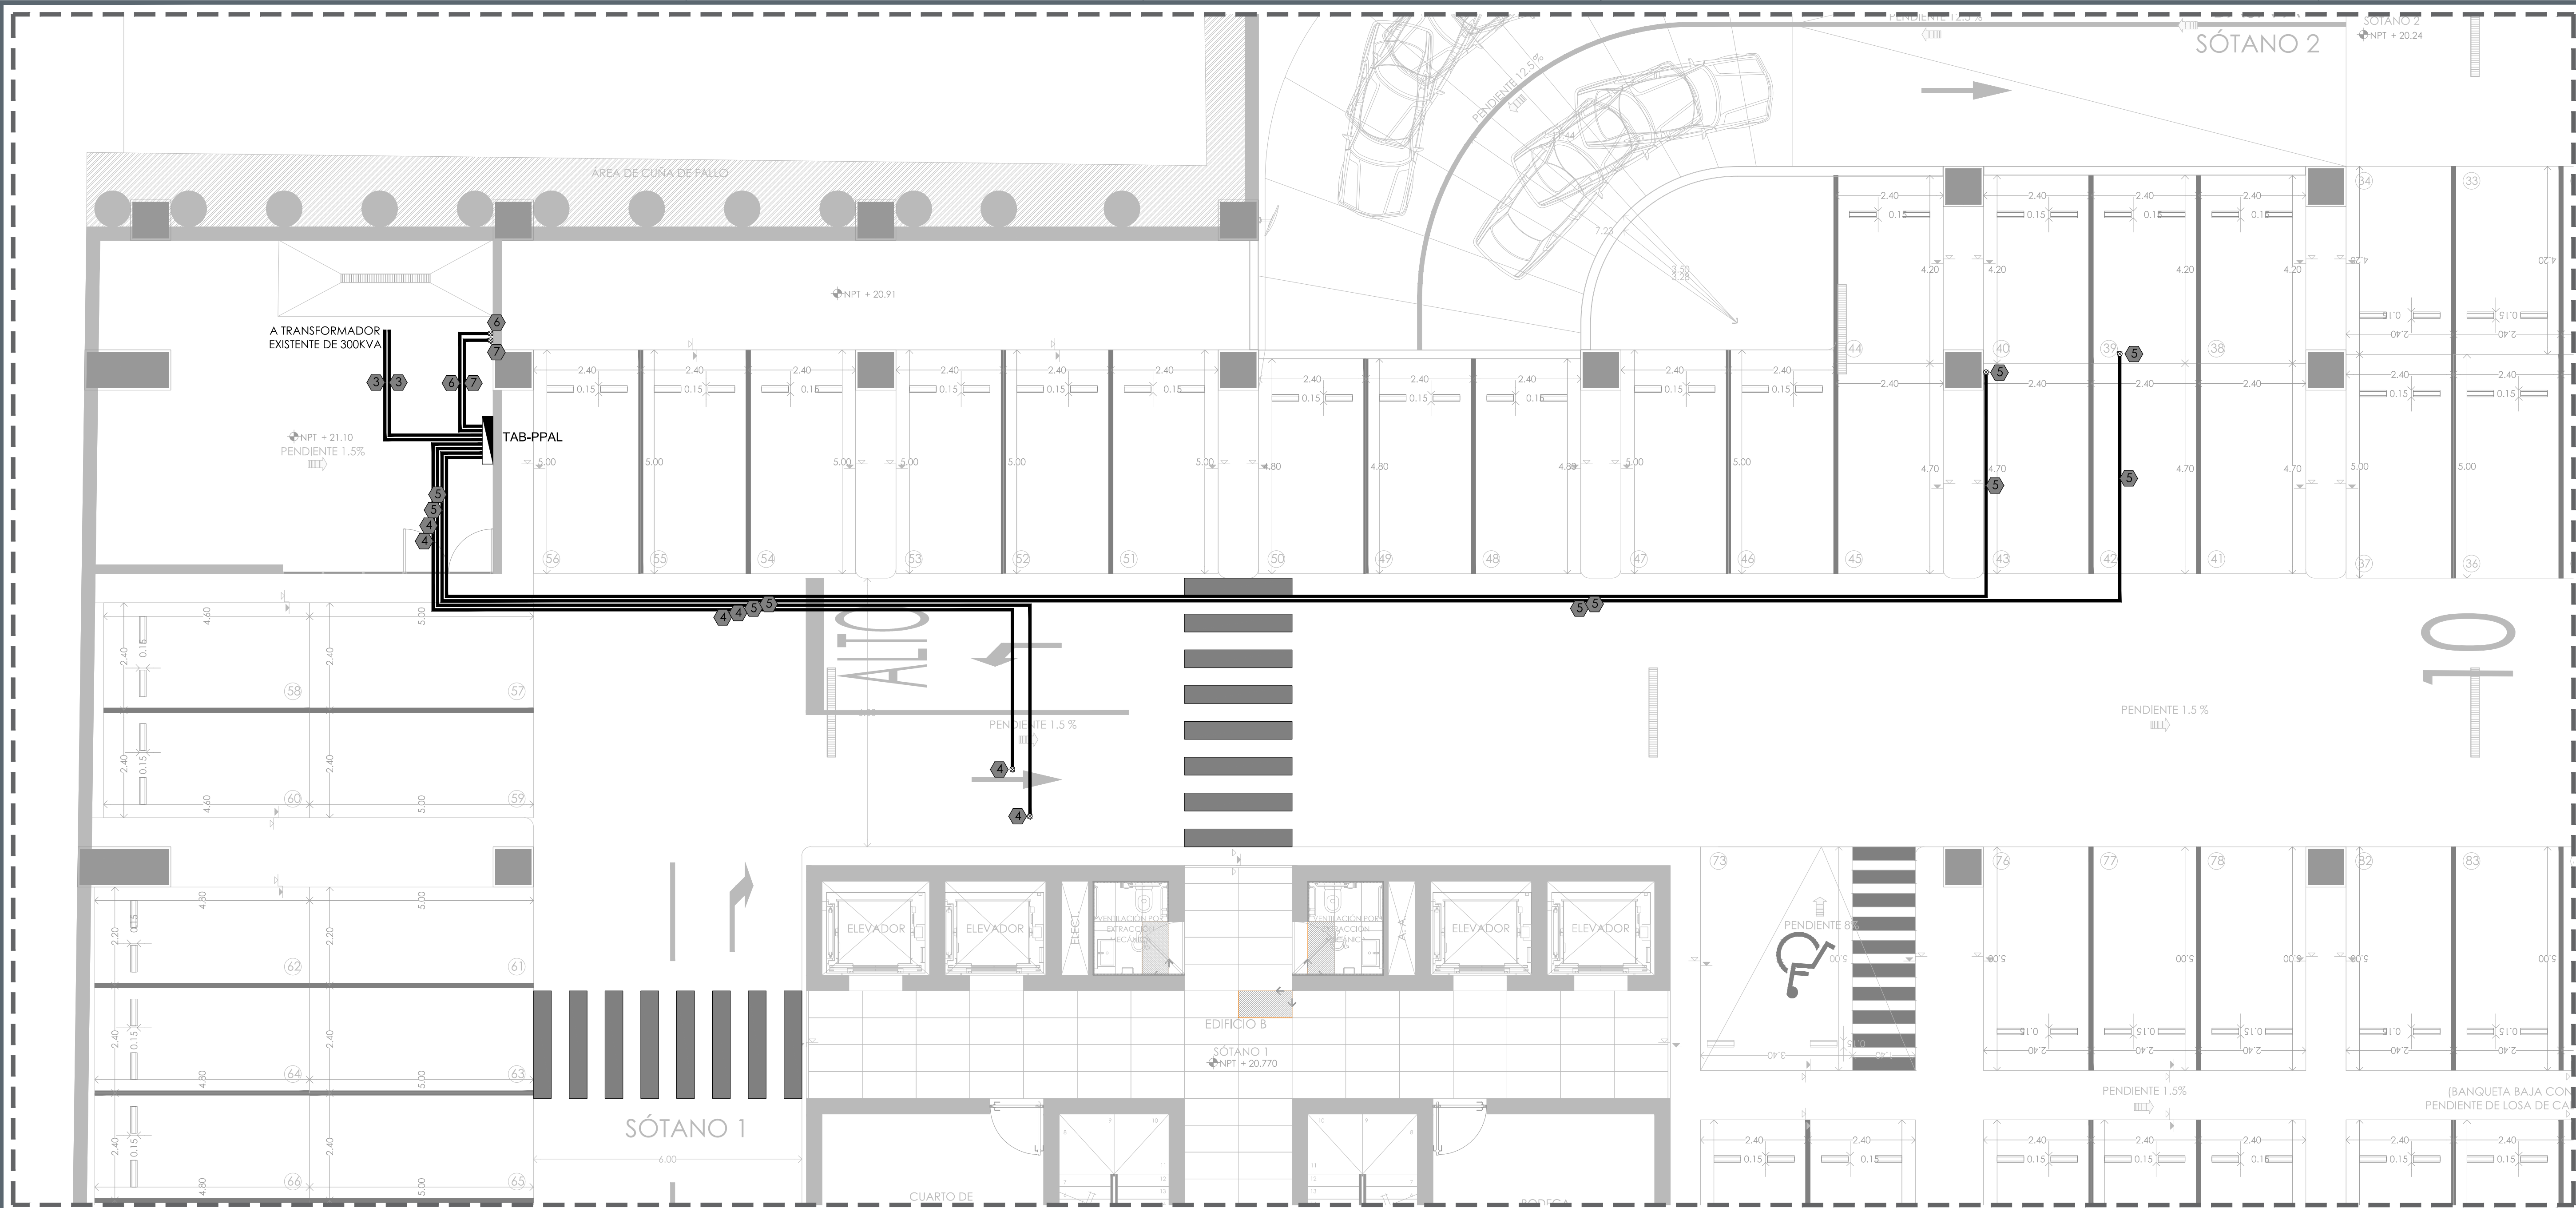


01

INSTALACIÓN ELÉCTRICA - ALIMENTADORES SOTANO 1
ESCALA 1:75

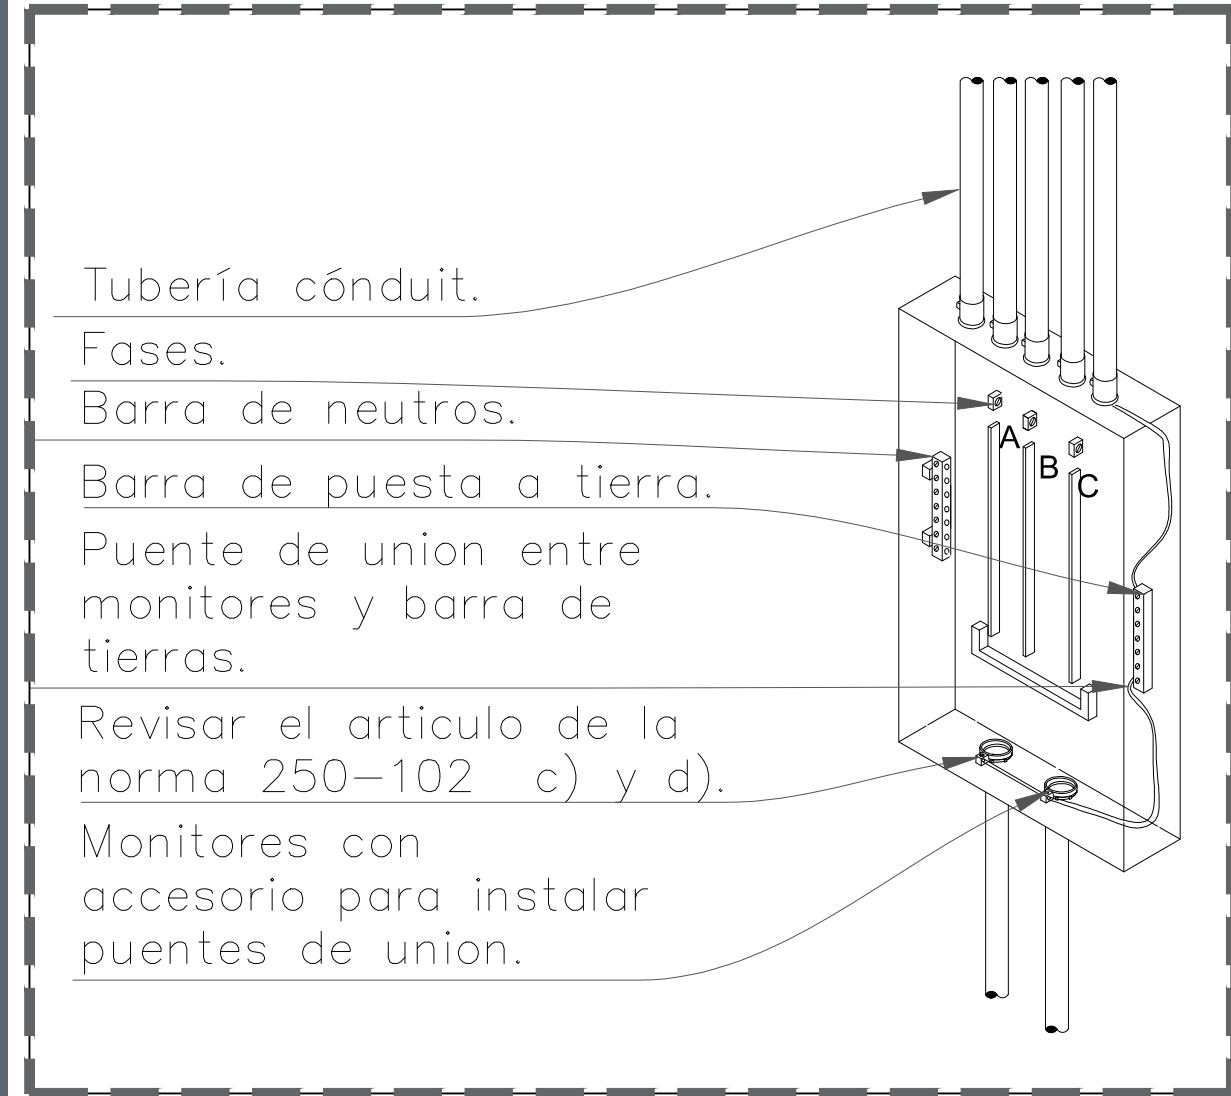


Tubería cónduit.
Fases.
Barra de neutros.
Barra de puesta a tierra.
Puente de union entre monitores y barra de tierras.
Revisar el articulo de la norma 250-102 c) y d).
Monitores con accesorio para instalar puentes de union.

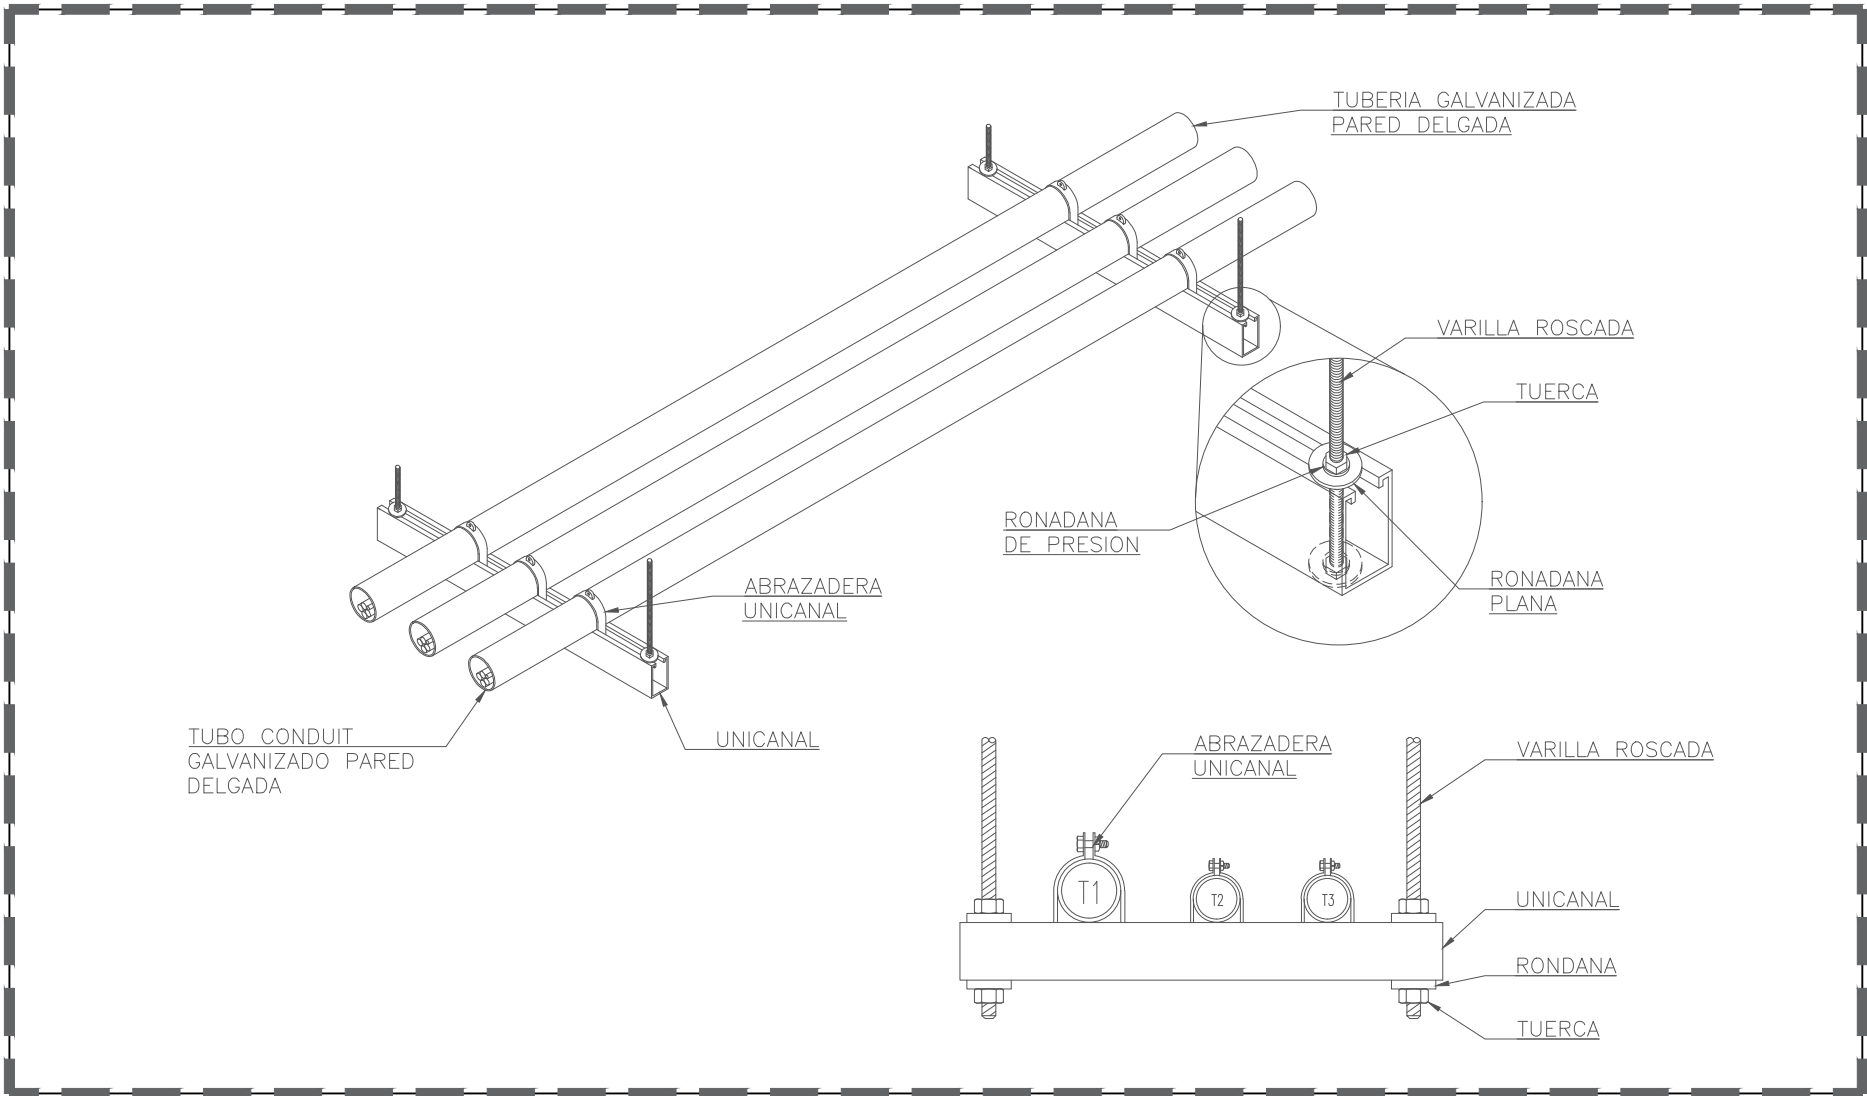

CÉDULA DE CABLEADO

No.	FASE Y RETORNO mm² (AWG)	NEUTRO mm² (AWG)	TIERRA mm² (AWG)	TUBERIA (mm)Ø	MATERIALES	
					CANALIZ.	CONDUCT.
1	2-5.26(10)		1-3.31(12)	16(1/2)	(EMT)	COBRE
2	4-5.26(10)		1-3.31(12)	21(3/4)	(EMT)	COBRE
3	3-127(250)	1-127(250)	1-33.6(2)	63(2-1/2)	(EMT)	ALUMINIO
4	3-107.2(4/0)	1-107.2(4/0)	1-21.2(4)	63(2-1/2)	(EMT)	ALUMINIO
5	3-33.6(2)	1-33.6(2)	1-13.3(6)	35(1-1/4)	(EMT)	ALUMINIO
6	3-33.6(2)		1-13.3(6)	35(1-1/4)	(EMT)	ALUMINIO
7	3-21.2(4)		1-13.3(6)	27(1)	(EMT)	ALUMINIO

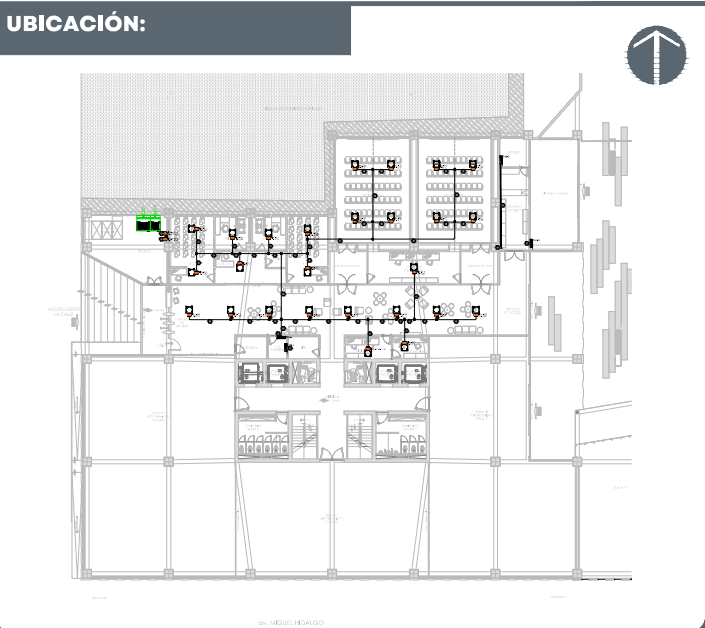

NOTAS:	
SIMBOLOGIA	
SÍMBOLO	DESCRIPCIÓN
	INTERRUPTOR DE SEGURIDAD SIN PORTA FUSIBLES SQUARE D DE 30A, 2 POLOS, 240V, NEMA 1
	INTERRUPTOR DE SEGURIDAD SIN PORTA FUSIBLES SQUARE D DE 60A, 3 POLOS, 240V, NEMA3R
	TABLERO ELÉCTRICO, MÁS DETALLES EN DIAGRAMA UNIFILAR Y CUADROS DE CARGAS.
	CANALIZACIÓN AEREA. ACORDE A CÉDULA DE CABLEADO.
	CANALIZACIÓN SUBTERRÁNEA. ACORDE A CÉDULA DE CABLEADO.
	SISTEMA DE ALIMENTACIÓN ELÉCTRICA NORMAL.
	SUBE/BAJA TUBERÍA.

AUTORIZACIÓN:	
Mtro. Joel Iván Zuñiga Gossálvez Director General de Proyectos de Ingeniería	
Ing. Francisco Luciano Valdez Román Director de Proyectos de Infraestructura Eléctrica y Mecánica	

DATOS GENERALES:	
Localización: C. Independencia 55, Zona Centro, 44100 Guadalajara, Jal. Municipio: Guadalajara	


PROYECTO:	
Construcción del Primer Complejo Creativo de Ciudad Creativa Digital (media tensión, alimentador principal, sistema pararrayos, seccionador y planta de emergencia) de la Torre "B", en el municipio de Guadalajara, Jalisco. Segunda Etapa.	

CONTENIDO:	
ALIMENTADORES SOTANO 1	


ESCALA:	FECHA:	CLAVE DE PLANO:
1:75	Ago. 2026	ALIM-02



CCD - TORRE "B" SEGUNDA ETAPA SIOP-E-ECIFIDCCD-OB-LP-0665-2026

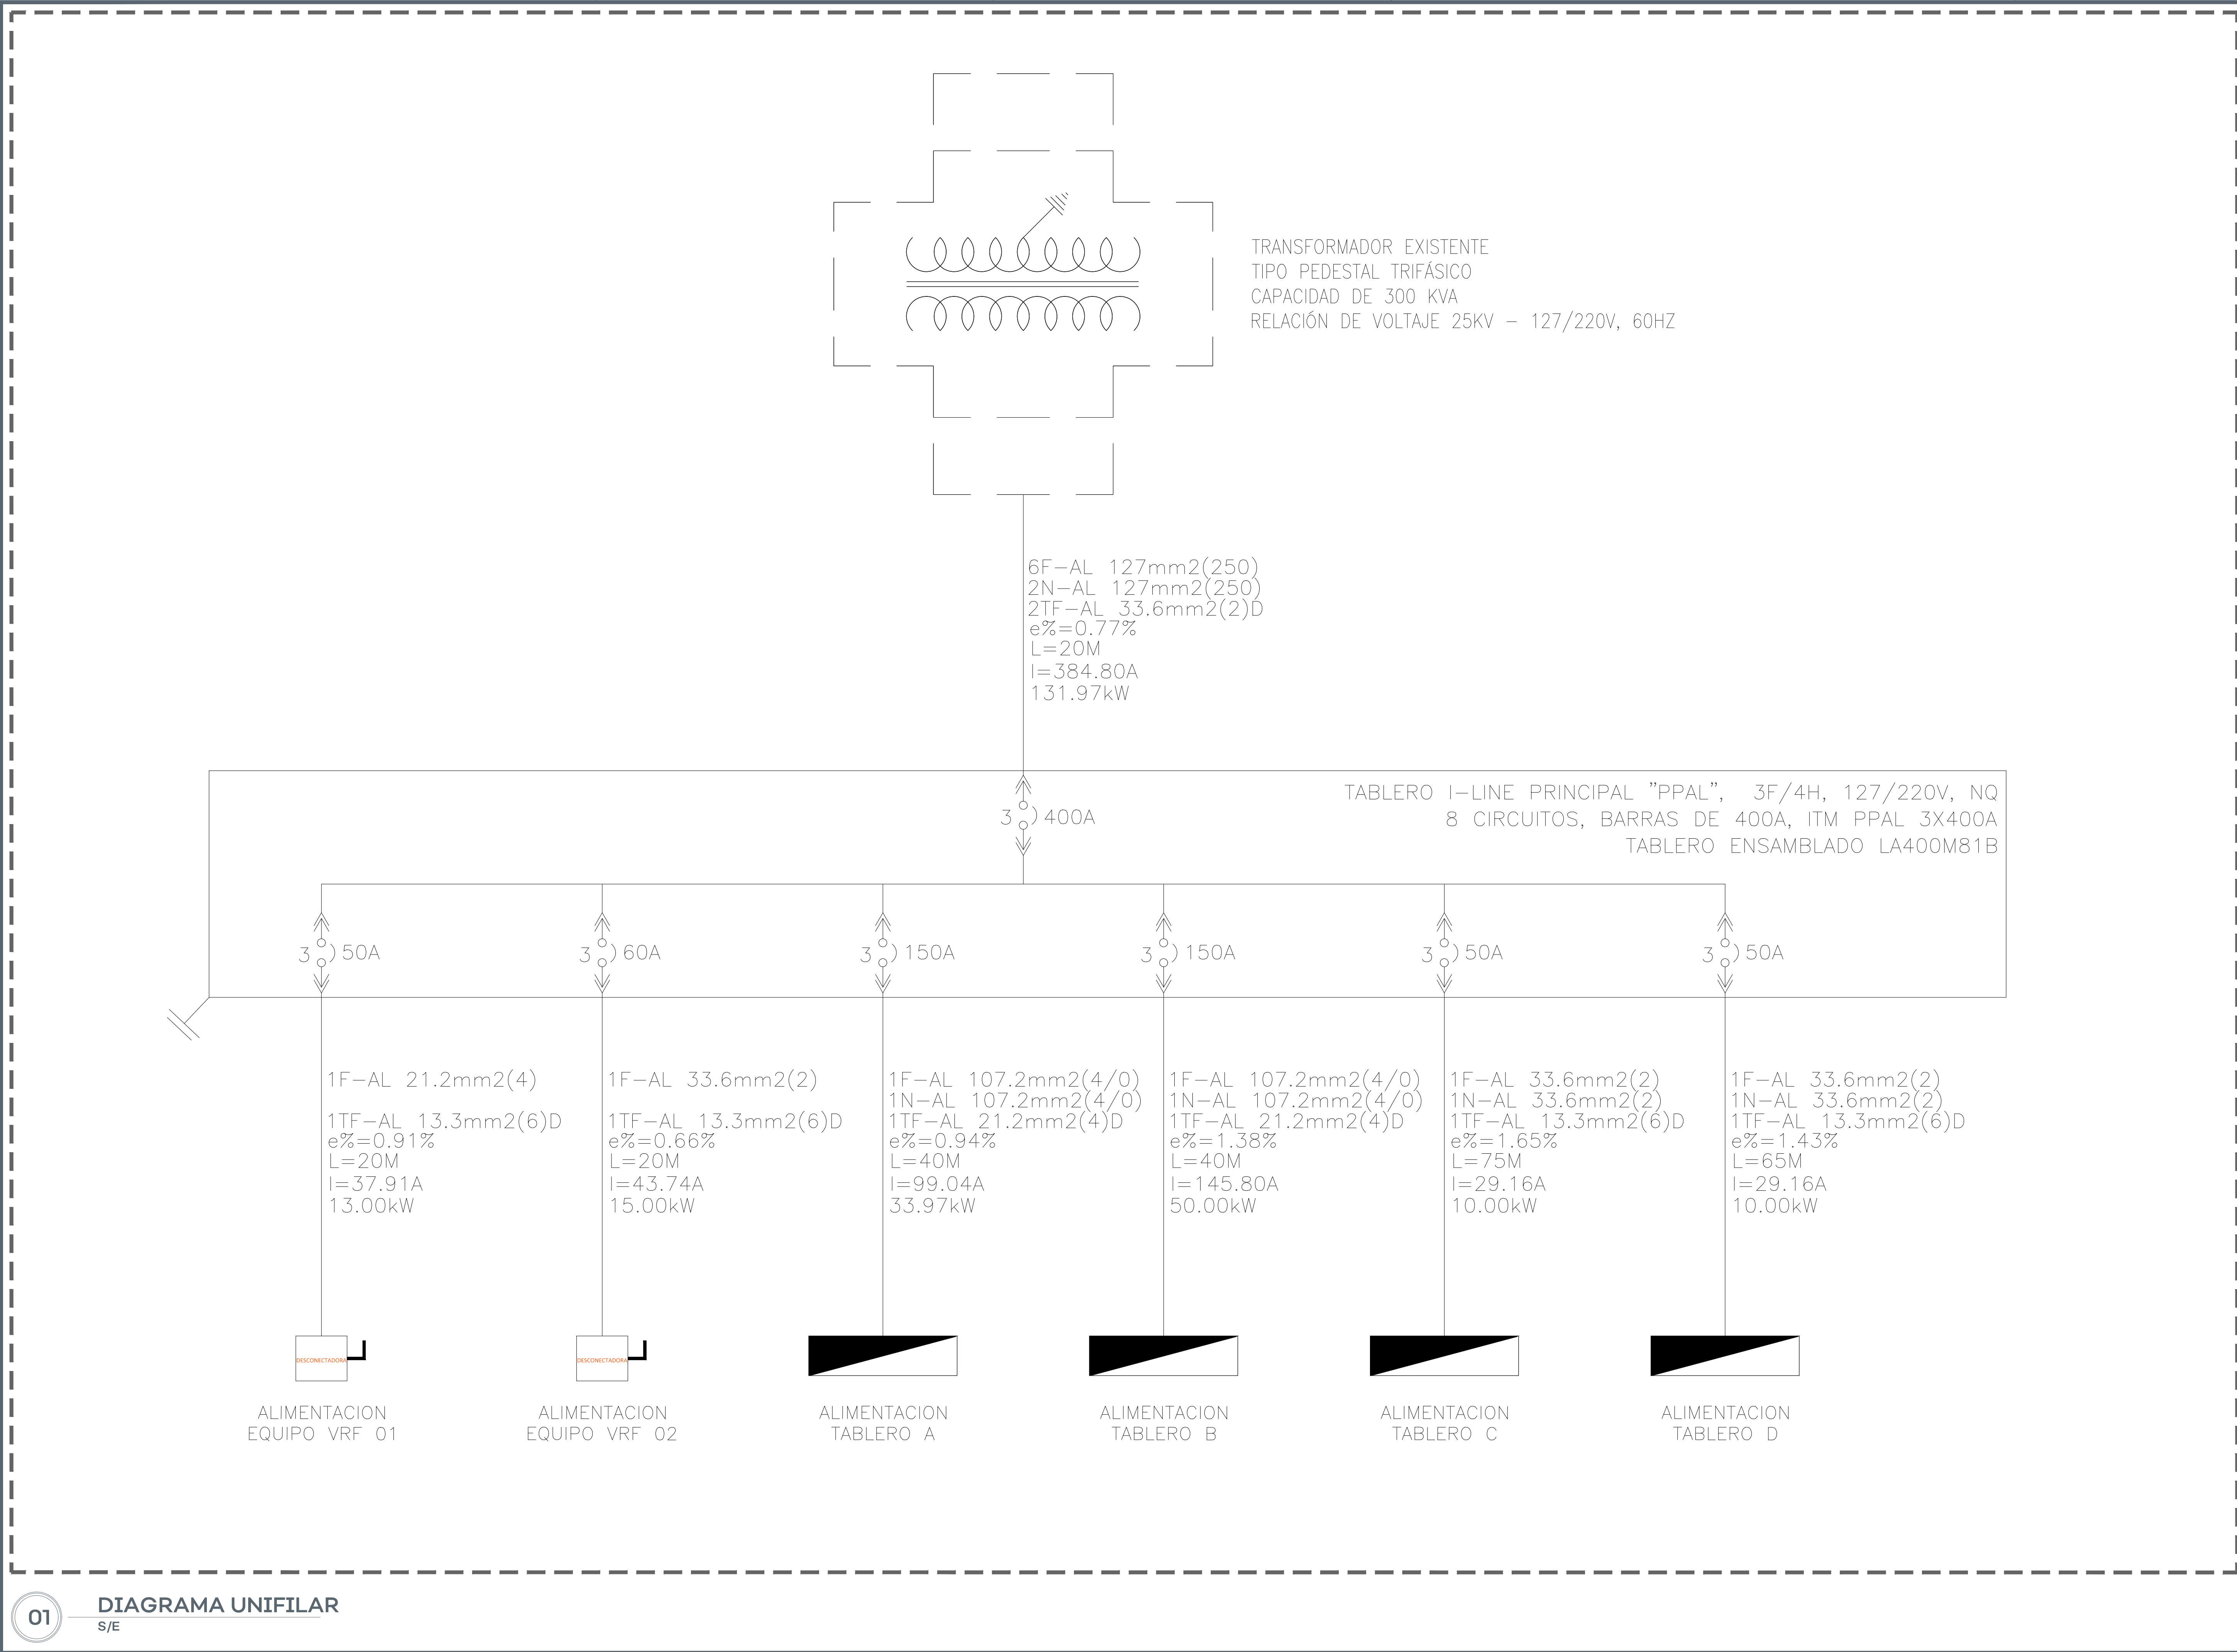

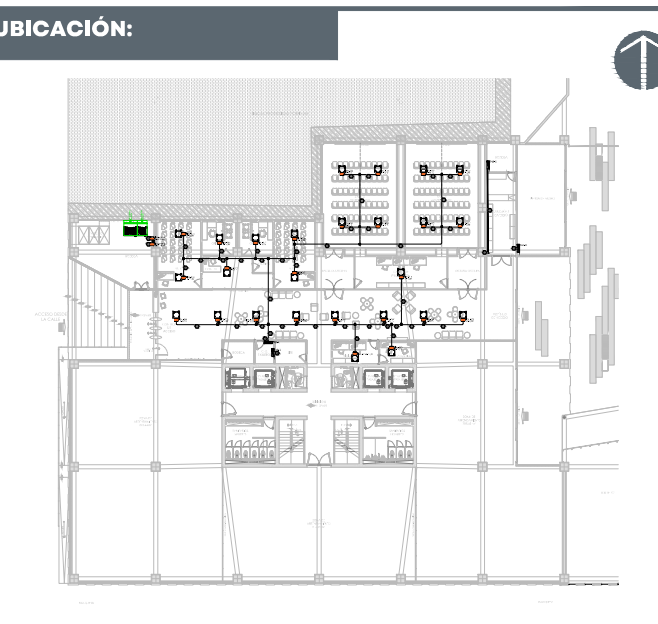

UBICACIÓN:


NOTAS:

SIMBOLOGIA	
SÍMBOLO	DESCRIPCIÓN
	INTERRUPTOR DE SEGURIDAD SIN PORTA FUSIBLES SQUARE D DE 30A, 2 POLOS, 240V, NEMA 1
	INTERRUPTOR DE SEGURIDAD SIN PORTA FUSIBLES SQUARE D DE 60A, 3 POLOS, 240V, NEMA3R
	TABLERO ELÉCTRICO, MÁS DETALLES EN DIAGRAMA UNIFILAR Y CUADROS DE CARGAS.
	CANALIZACIÓN AEREA. ACORDE A CÉDULA DE CABLEADO.
	CANALIZACIÓN SUBTERRÁNEA. ACORDE A CÉDULA DE CABLEADO.
	SISTEMA DE ALIMENTACIÓN ELÉCTRICA NORMAL.
	SUBE/BAJA TUBERÍA.

AUTORIZACIÓN:

Mtro. Joel Iván Zuñiga Gosalvez
Director General de Proyectos de Ingeniería

Ing. Francisco Luciano Valdez Román
Director de Proyectos de Infraestructura Eléctrica y Mecánica

DATOS GENERALES:

Localización: C. Independencia 55, Zona Centro, 44100 Guadalajara, Jal.
Municipio: Guadalajara

PROYECTO:

Construcción del Primer Complejo Creativo de Ciudad Creativa Digital (media tensión, alimentador principal, sistema pararrayos, seccionador y planta de emergencia) de la Torre "B", en el municipio de Guadalajara, Jalisco. Segunda Etapa.

CONTENIDO:

DIAGRAMA UNIFILAR

ESCALA:

S/E

FECHA:

Ago. 2026

CLAVE DE PLANO:

DU-01



CCD - TORRE "B" SEGUNDA ETAPA SIOP-E-ECIFIDCCD-OB-LP-0665-2026

