



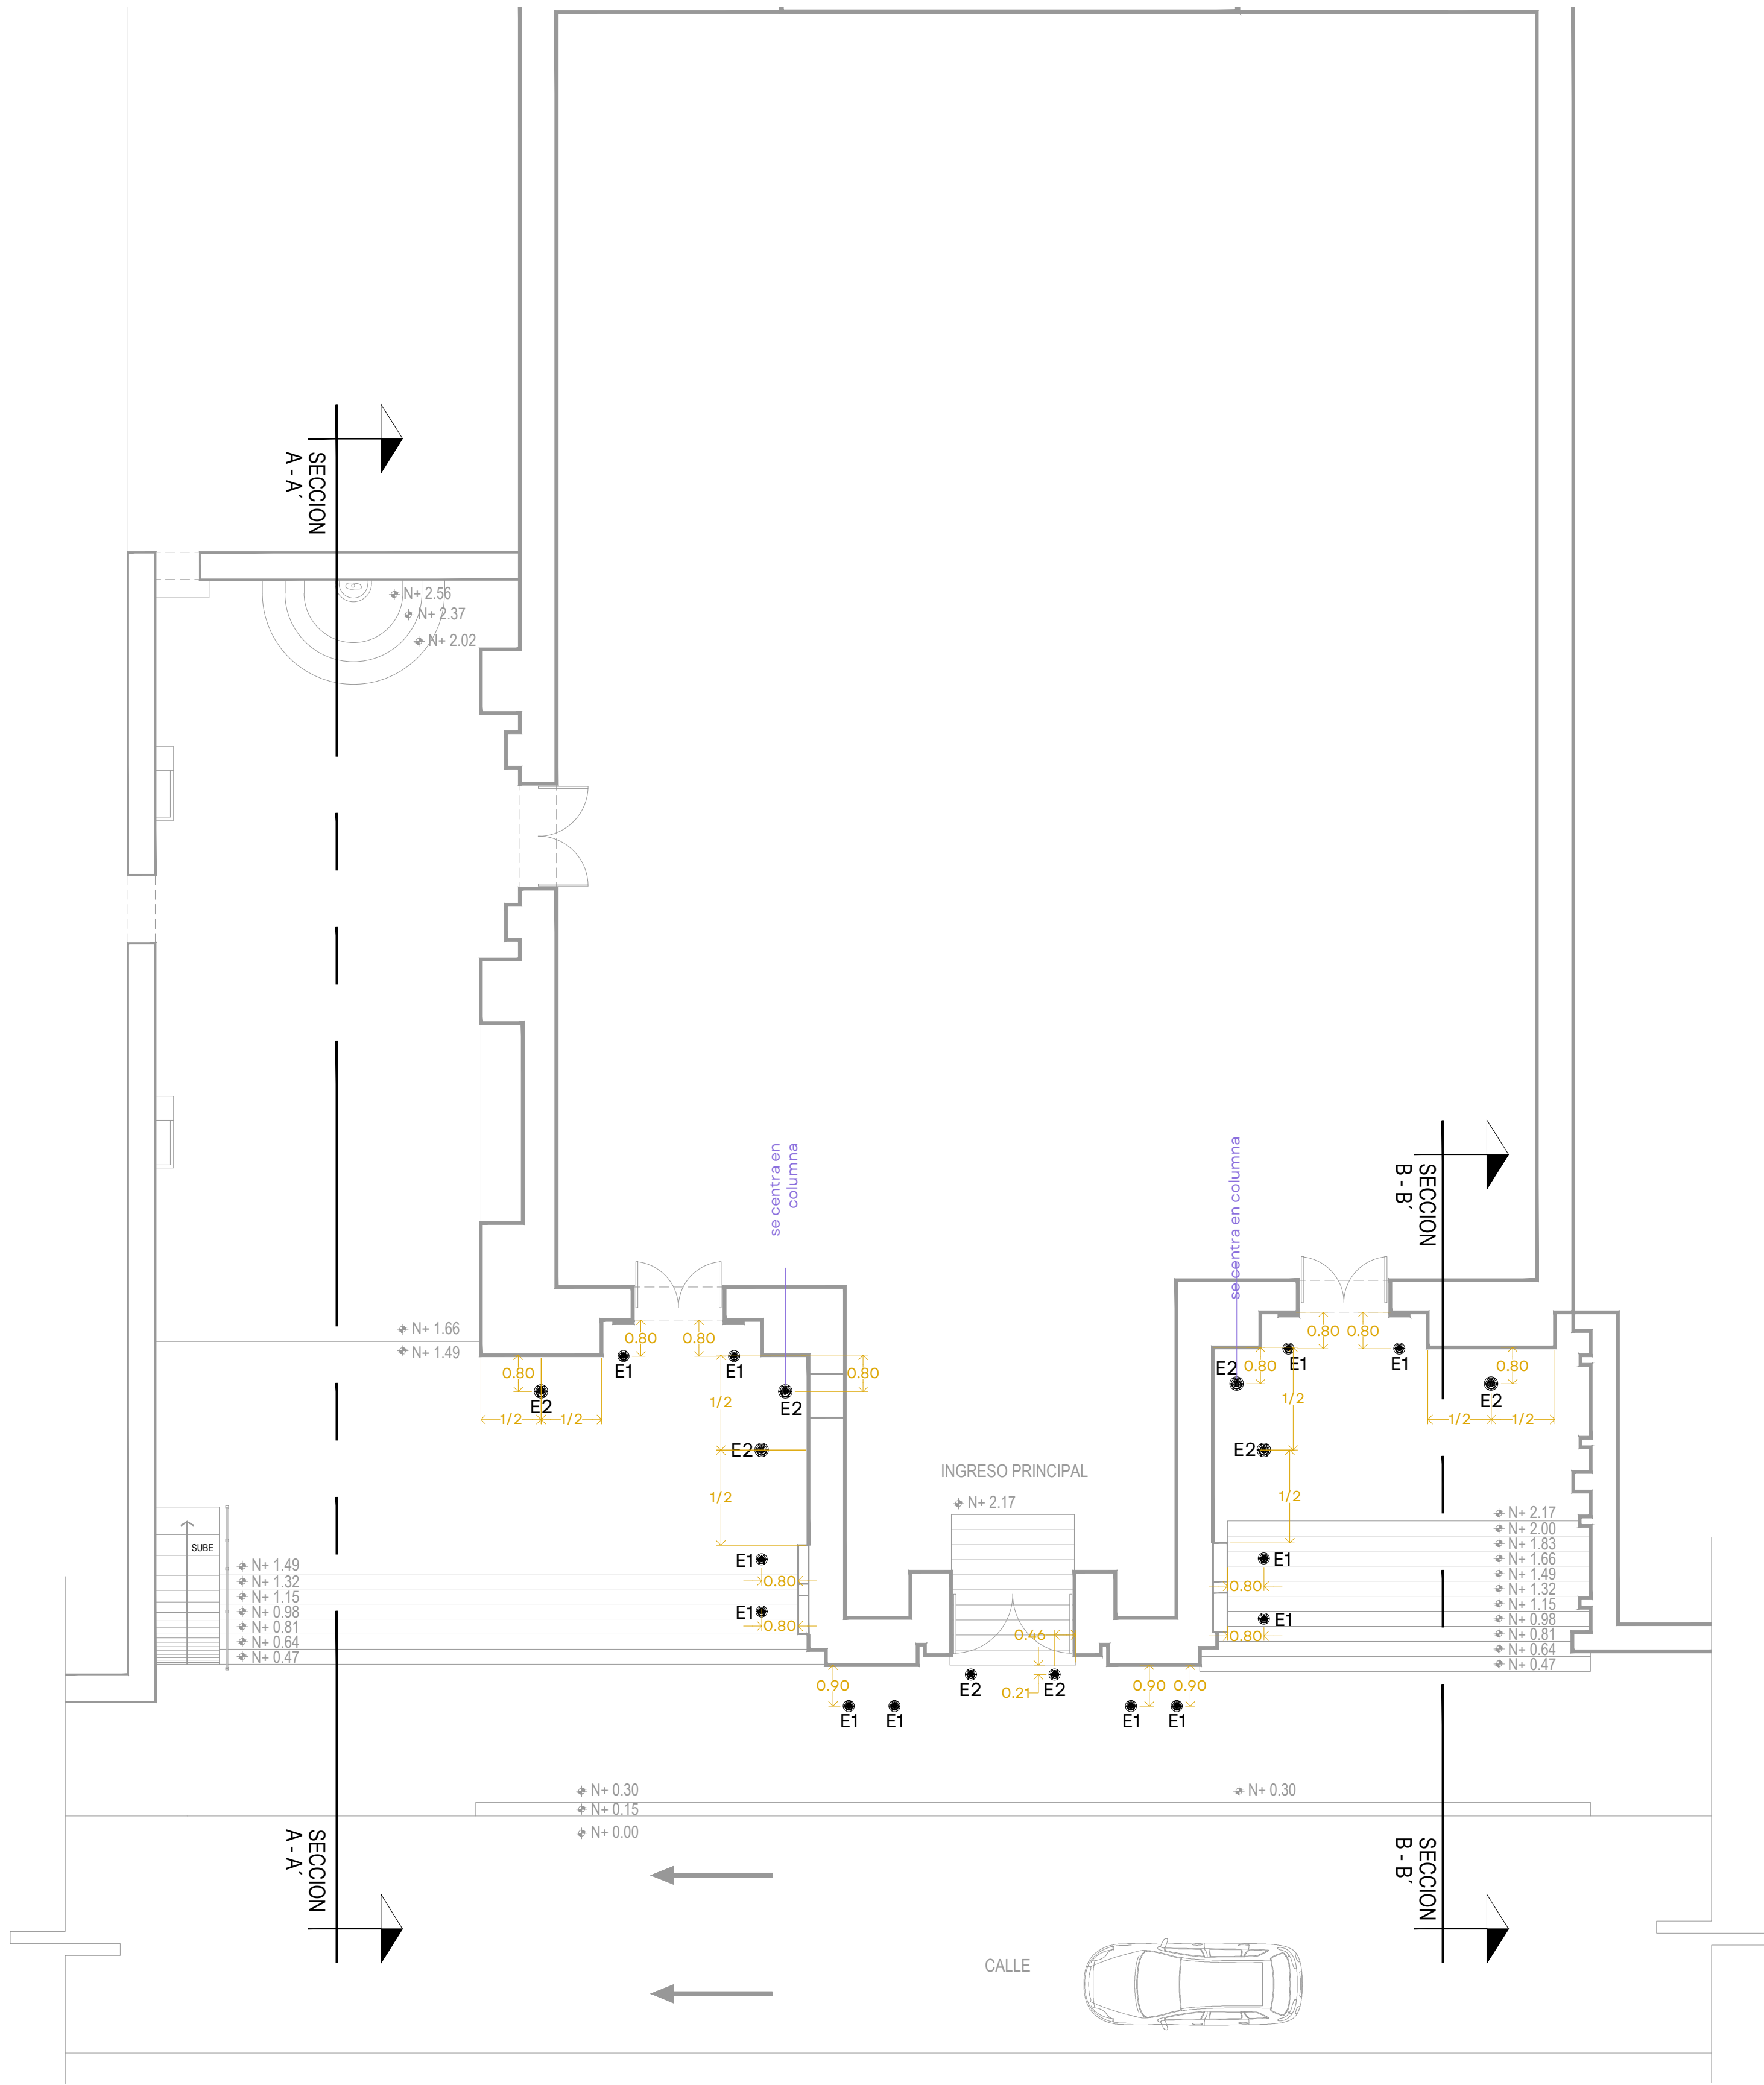

PLANTA BAJA
ESCALA 1:100

PLANO DE SEMBRADO DE LUMINARIAS

PARROQUIA DE NUESTRA SEÑORA DE GUADALUPE

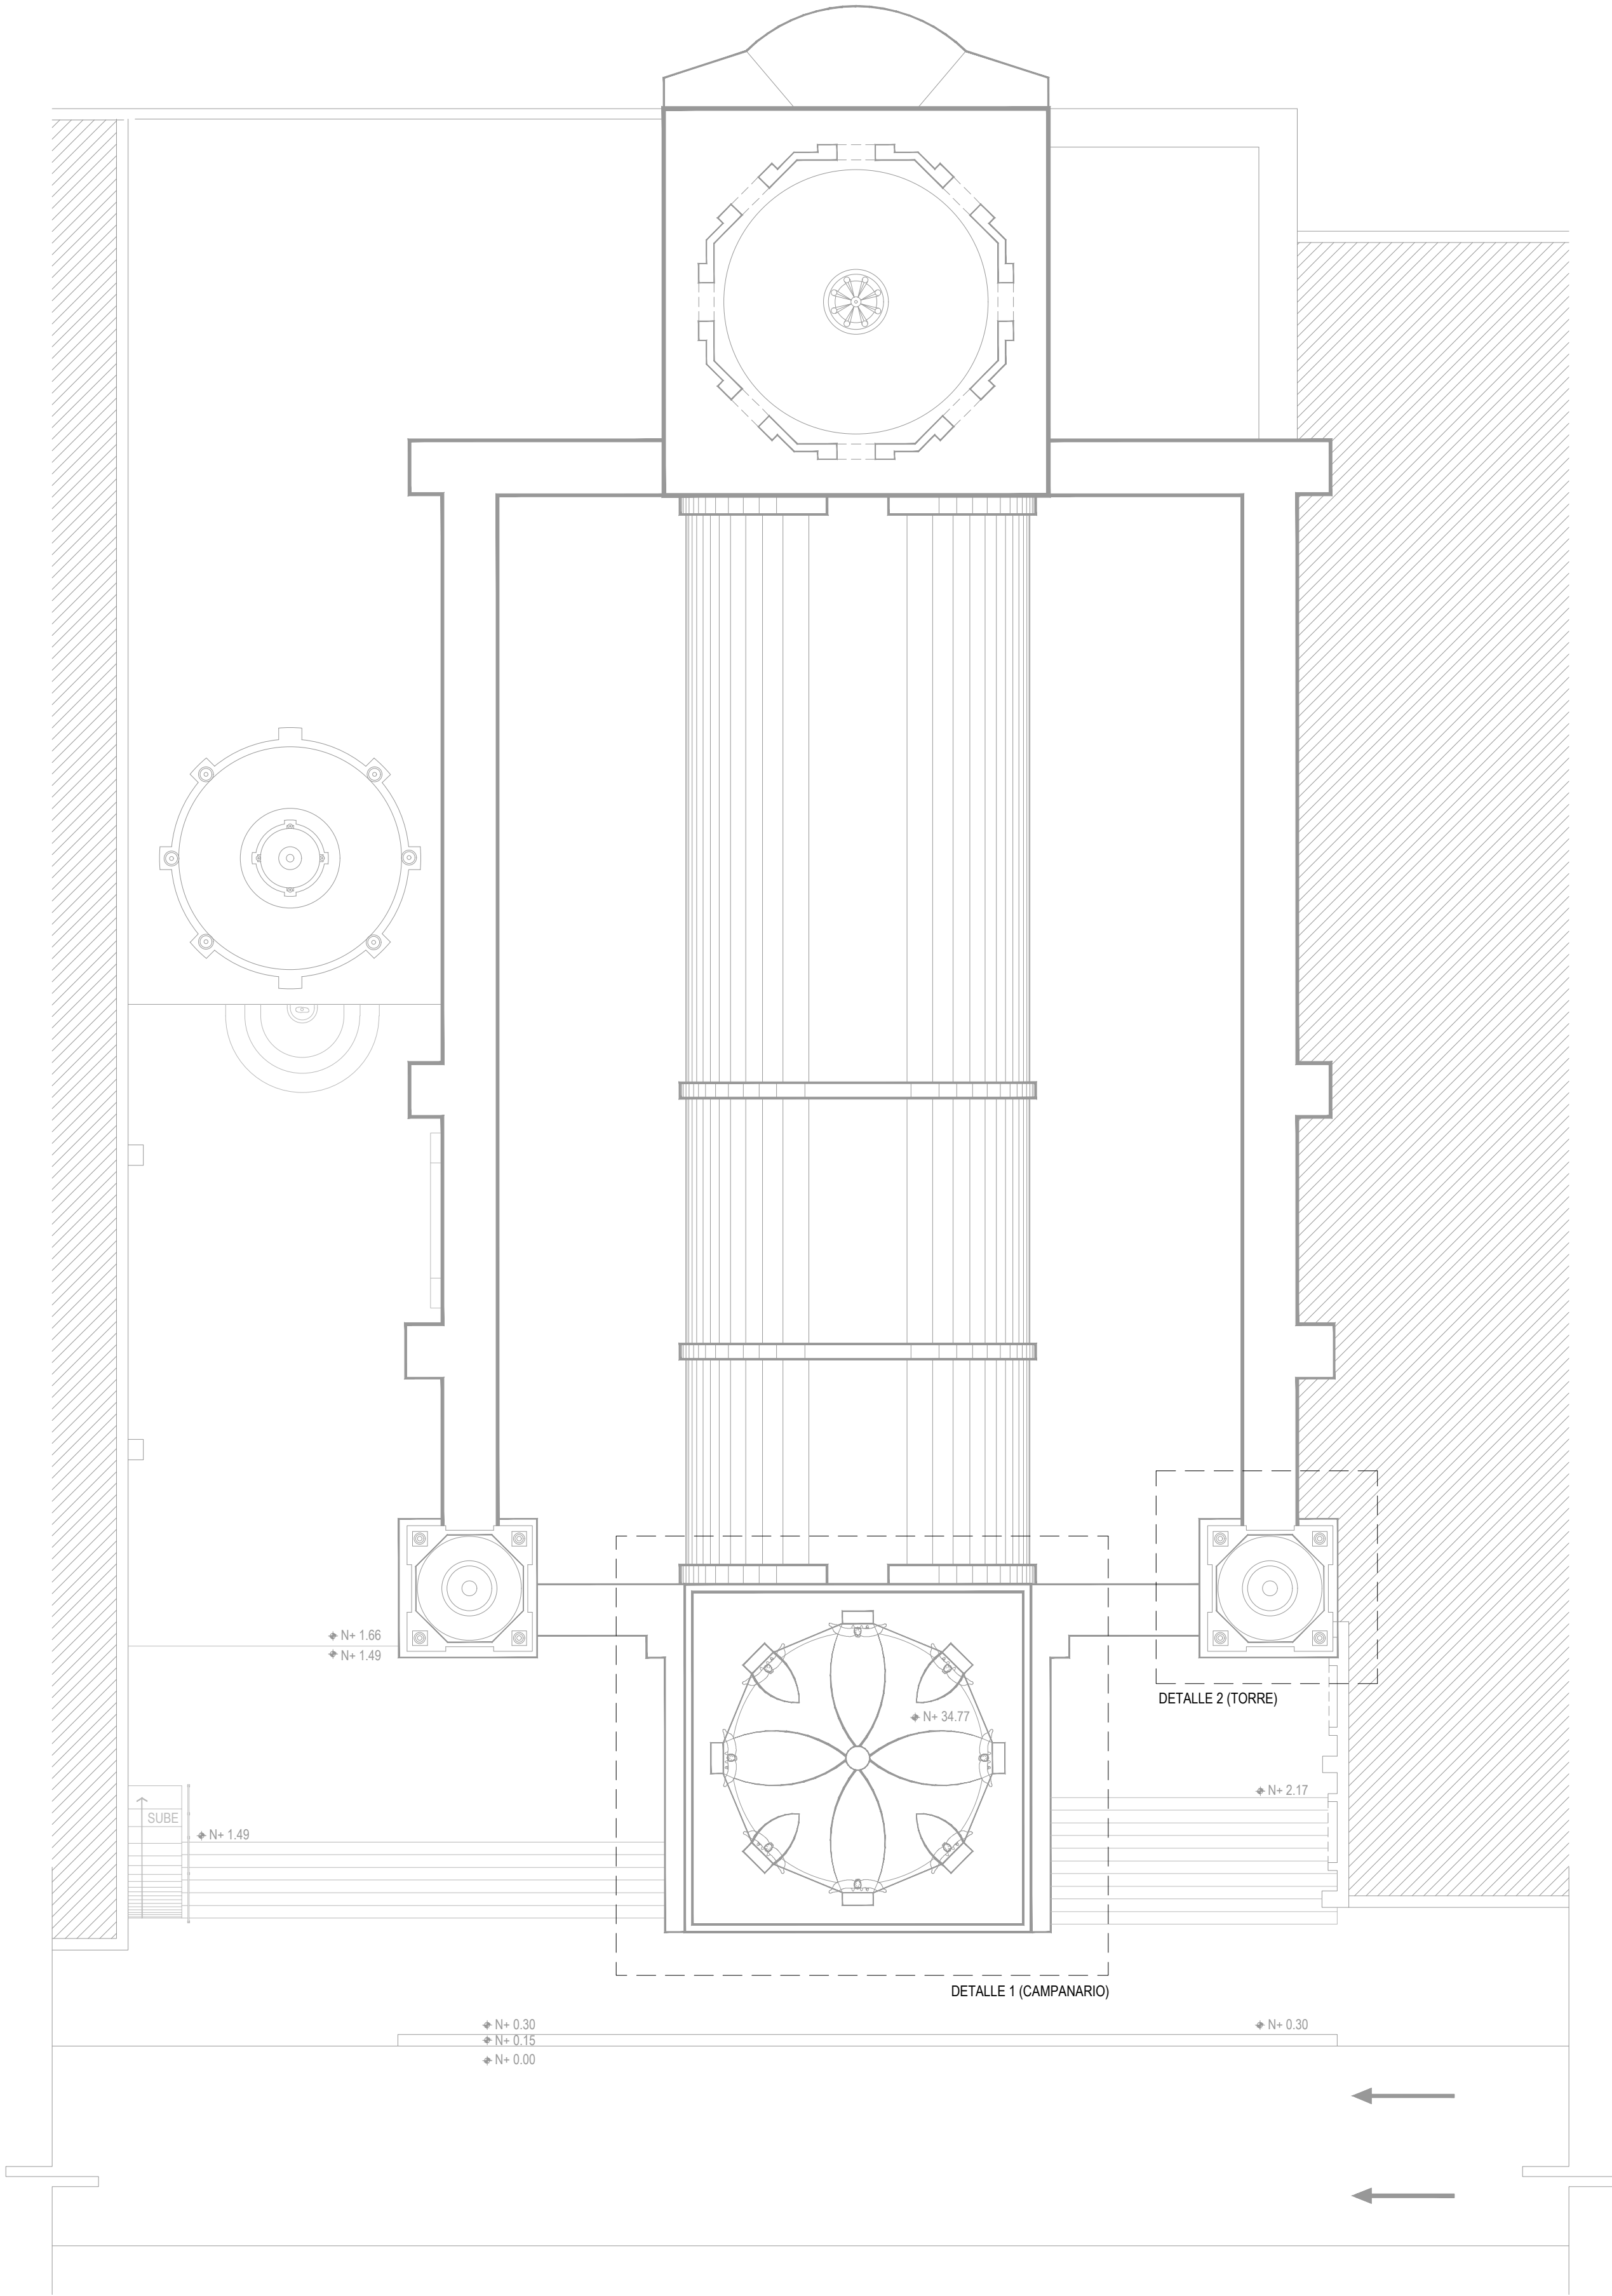

PLANTA DE AZOTEAS
ESCALA 1:125

IMAGEN	SIMBOLOGÍA	TIPO	WATTS	DESCRIPCIÓN	Q	CÓDIGO	CÓD. CC	APLICACIÓN
		E1	18	Tesis 18W óptica Spot Warm White 40° CutOff	12	33639	47	Columnas
		E2	18	Tesis 18W óptica Flood Warm White 40° CutOff	8	33641	50	Muros

UBICACIÓN:

NOTAS:

AUTORIZACIÓN:

Arq. Douglas Rodríguez Perea
Director General de Arquitectura y Urbanismo

Arq. Jorge Ruiz Leal
Director de Proyectos Arquitectónicos

DATOS GENERALES:

Localización: Hidalgo 370, Proyecto escuela, Centro
Municipio: Puerto Vallarta

PROYECTO:

Rehabilitación del sistema de iluminación arquitectónica exterior de la Parroquia de Nuestra Señora de Guadalupe, en el municipio de Puerto Vallarta, Jalisco.

CONTENIDO:

ILUMINACIÓN
ALZADOS Y DETALLES

ESCALA:

INDICADA


FECHA:

Mar. 2026


CLAVE DE PLANO:

ILUM_01


PARROQUIA NUESTRA SEÑORA DE GPE, PUERTO VALLARTA, JAL. SIOP-E-IU-OB-LP-0161-2026

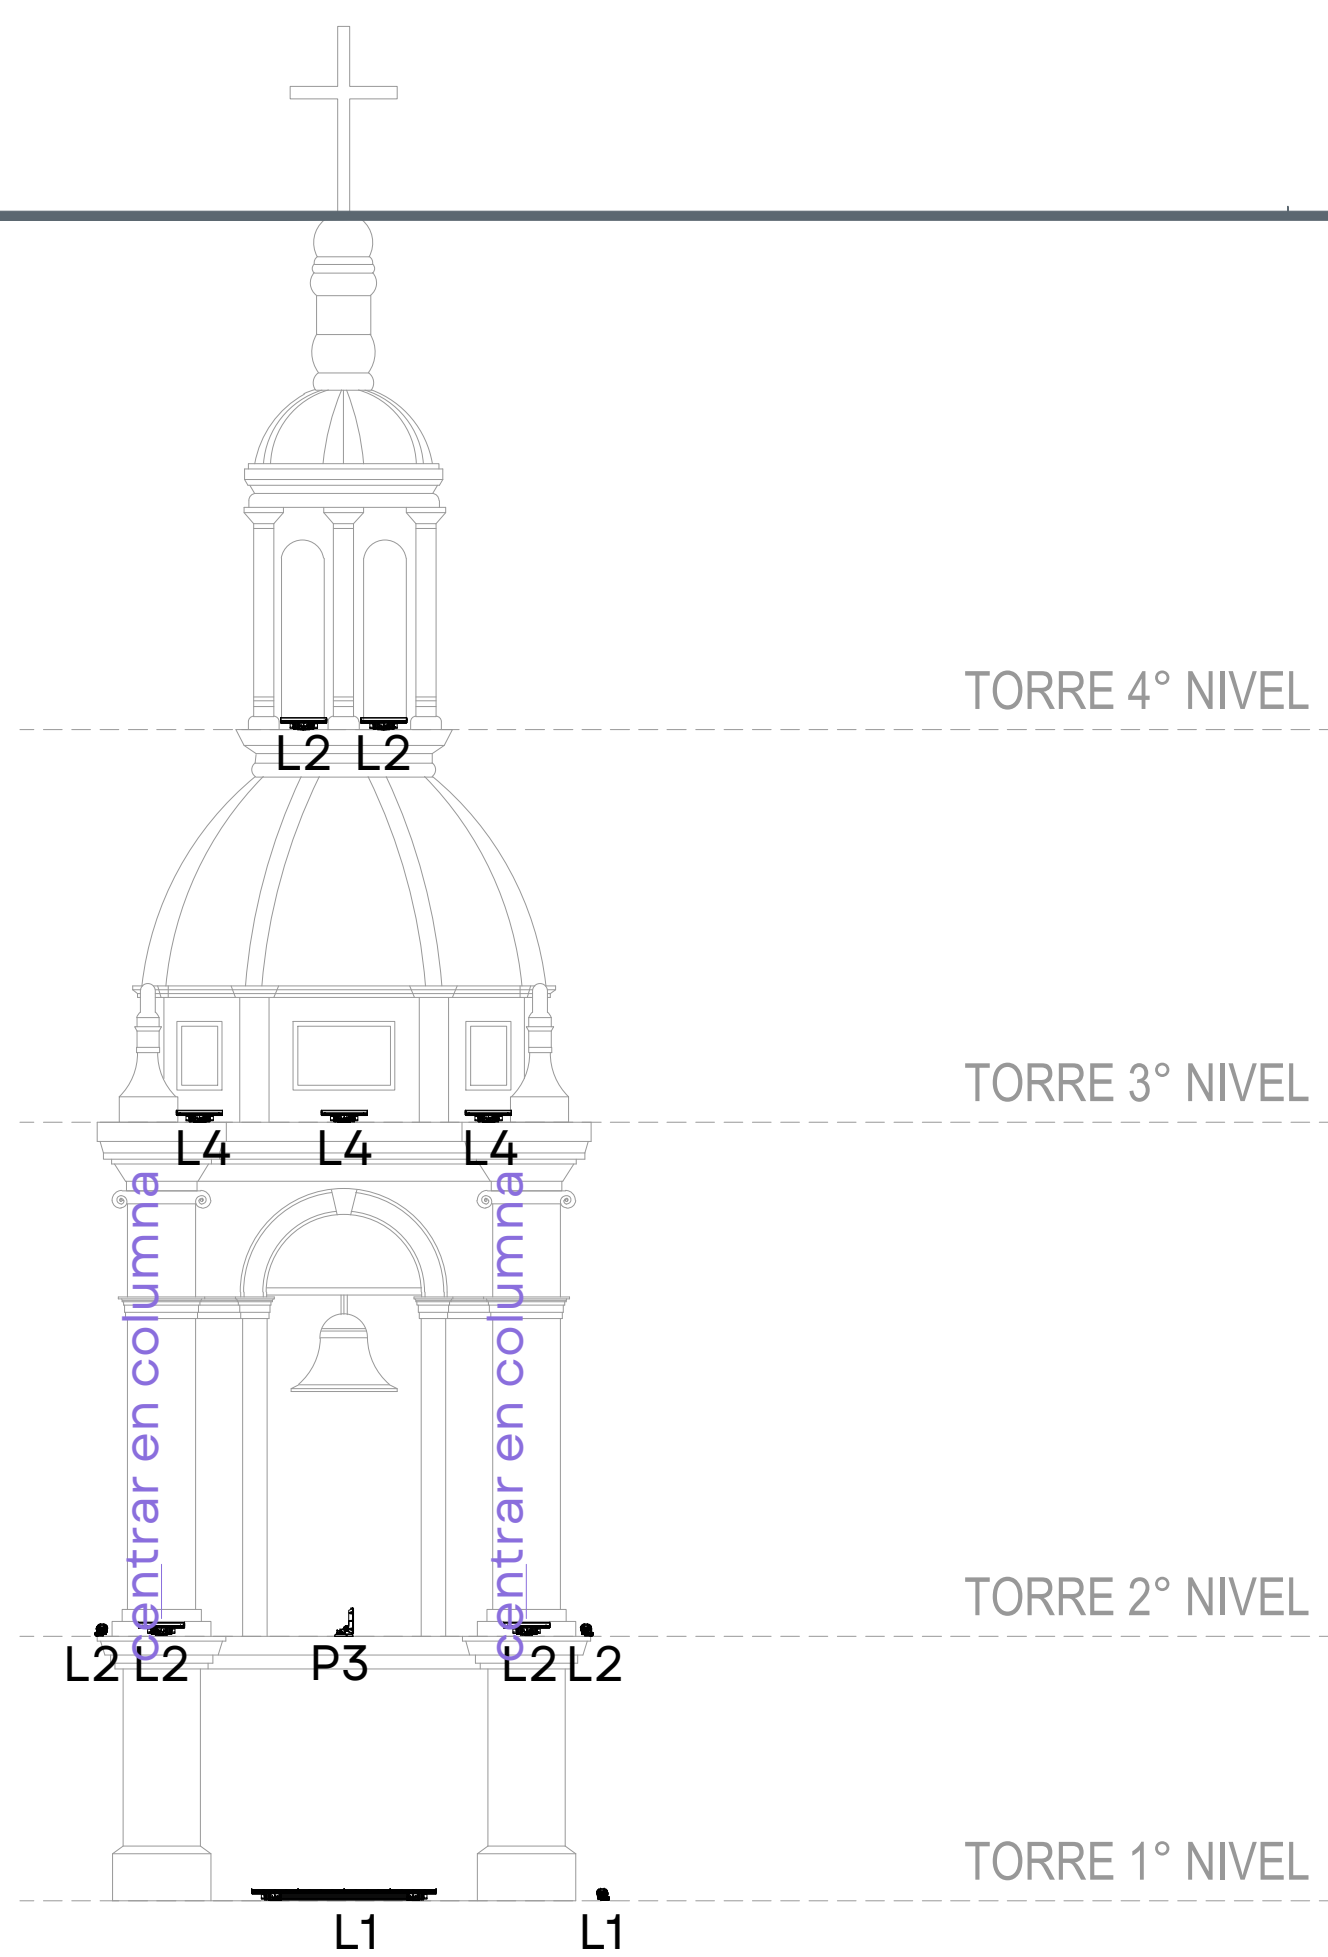


DETALLE 2 (TORRE)
ESCALA 1:50

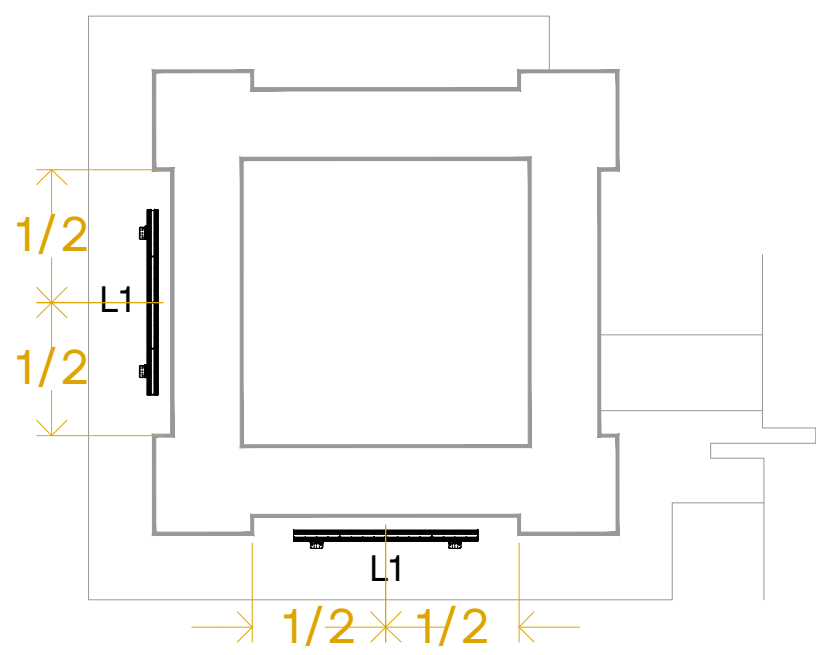


PLANTA TORRE 1º NIVEL
ESCALA 1:50

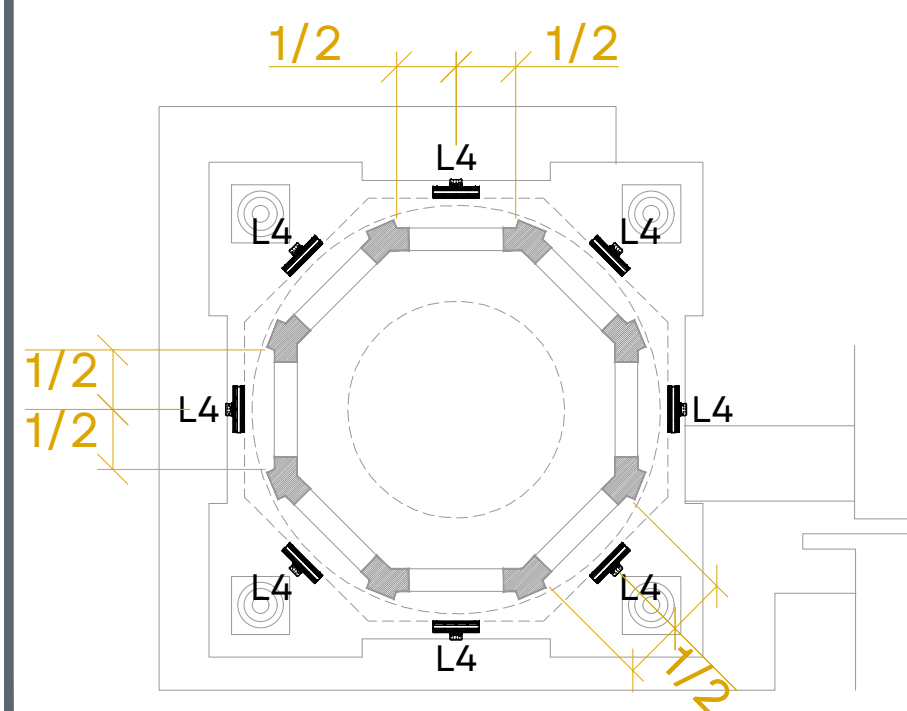


PLANTA TORRE 3º NIVEL
ESCALA 1:50

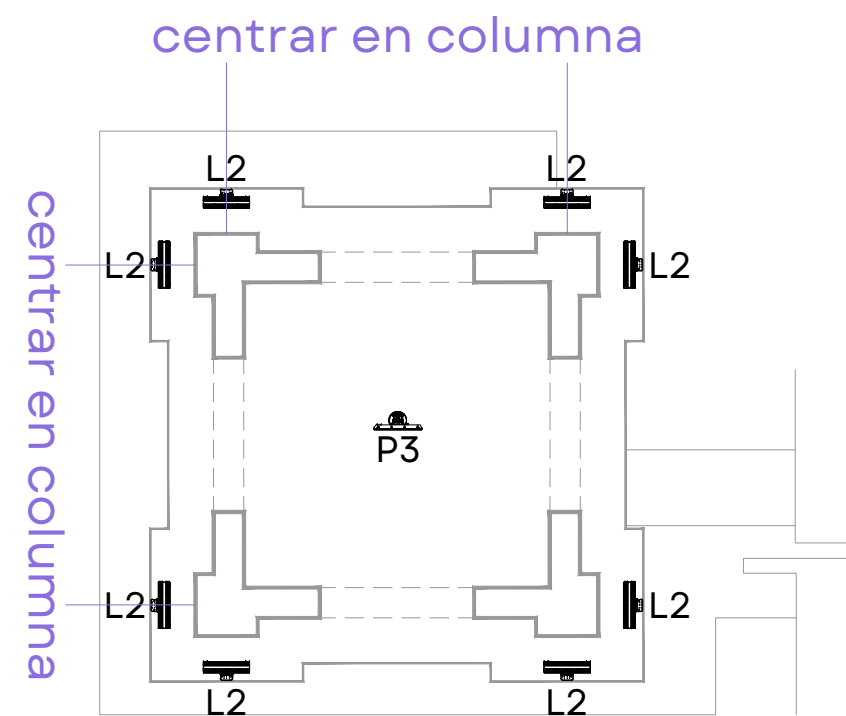


PLANTA TORRE 2º NIVEL
ESCALA 1:50

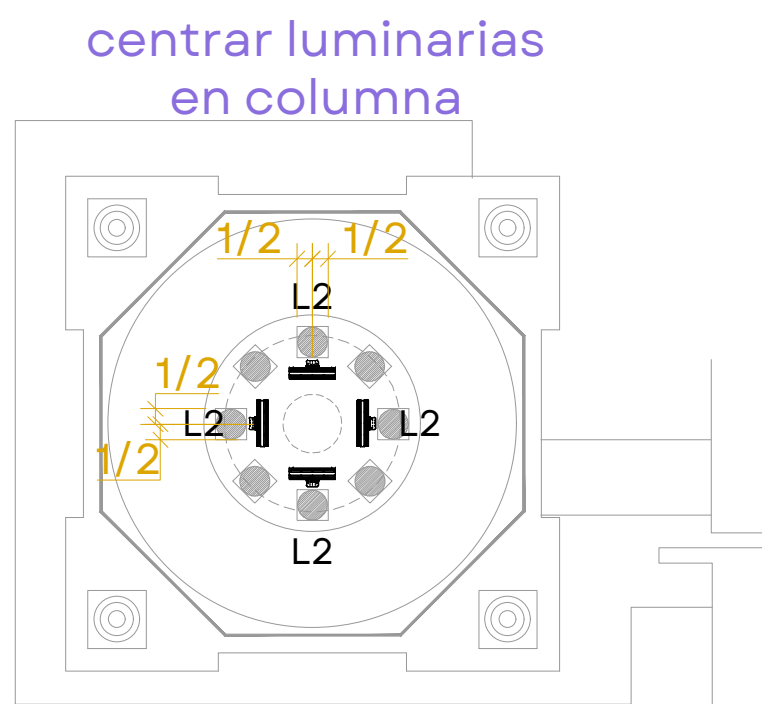


PLANTA TORRE 4º NIVEL
ESCALA 1:50

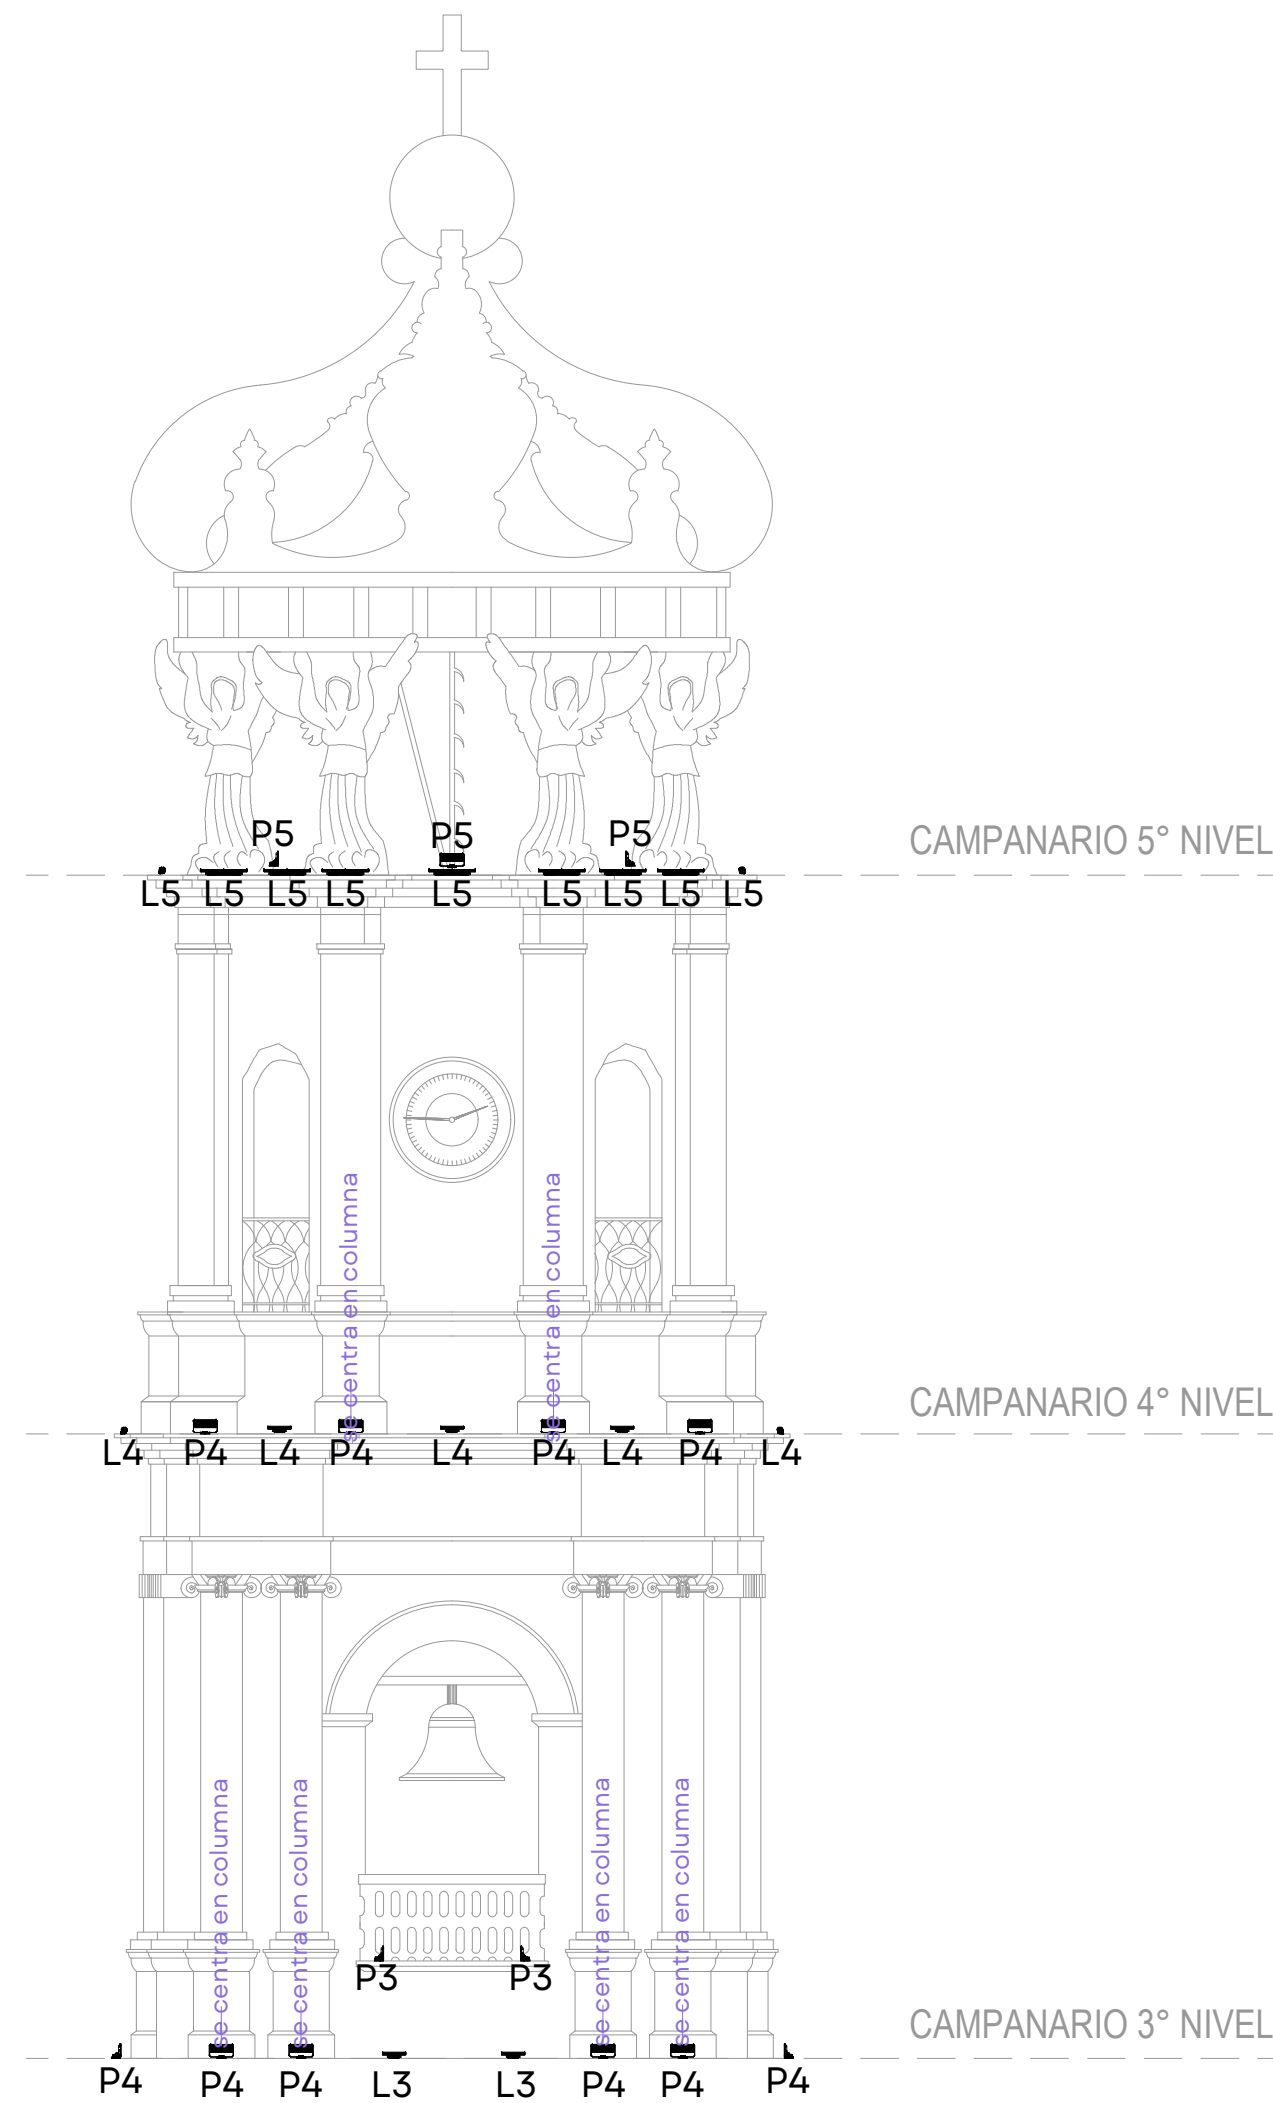


DETALLE 1 (CAMPANARIO)
ESCALA 1:100

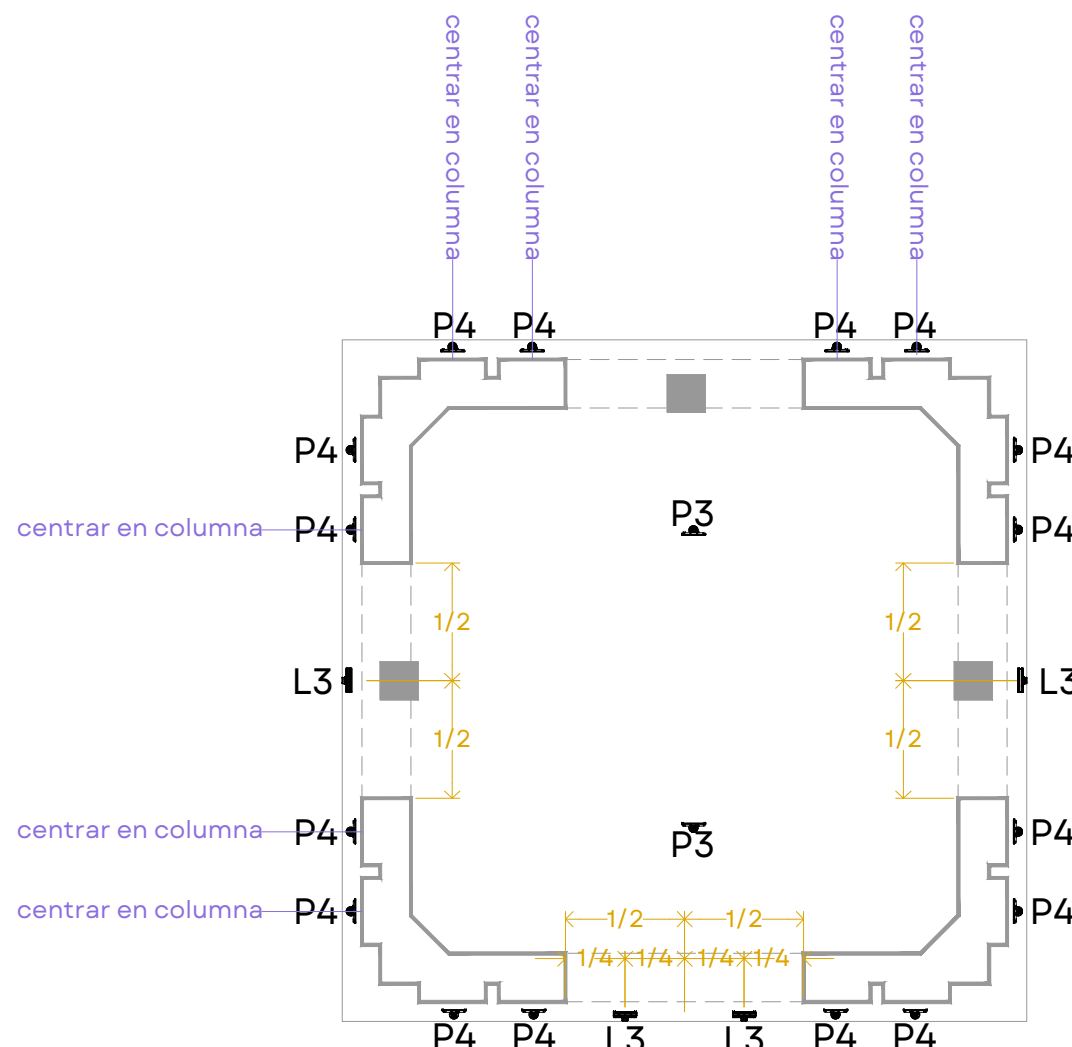

CAMPANARIO 3º NIVEL
ESCALA 1:100

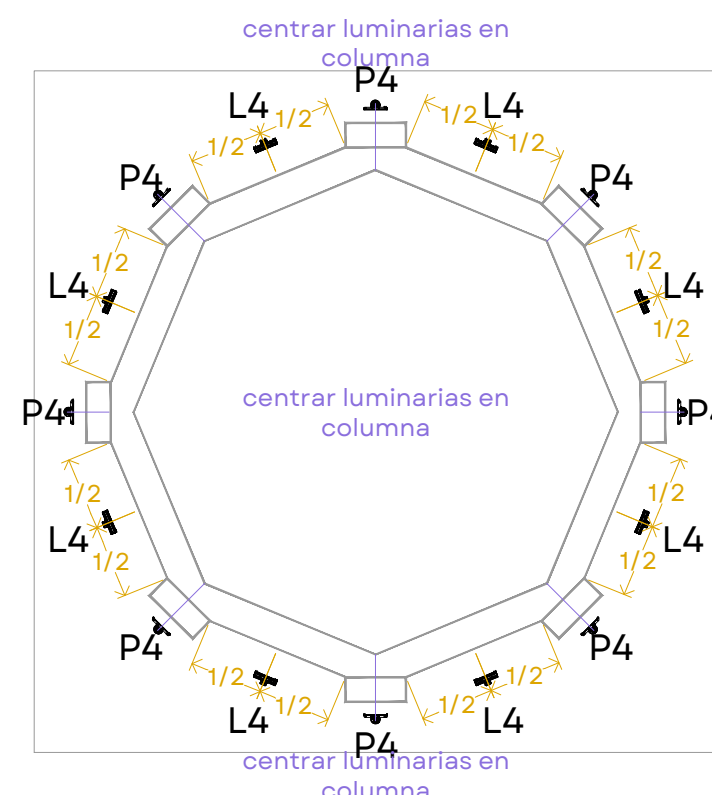

CAMPANARIO 4º NIVEL
ESCALA 1:100

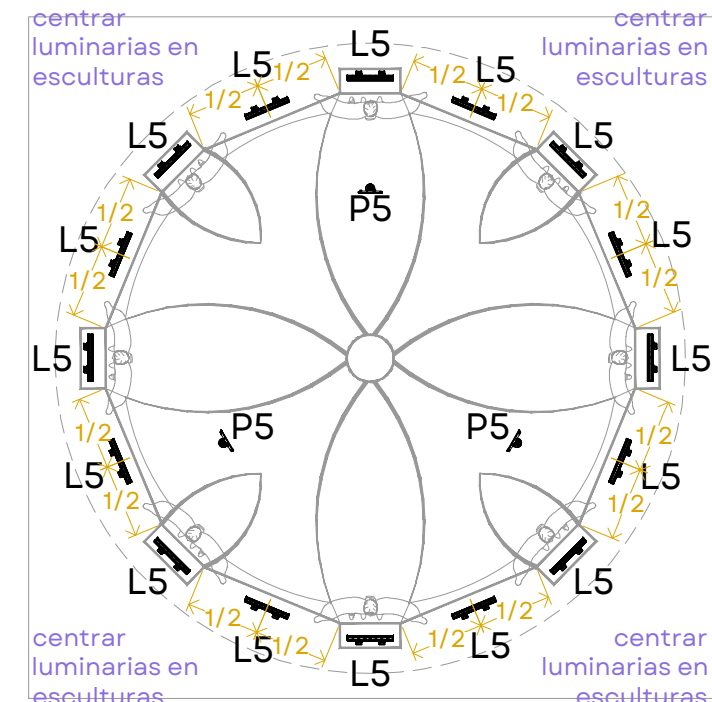

CAMPANARIO 5º NIVEL
ESCALA 1:100

IMAGEN	SIMBOLOGÍA	TIPO	WATTS	DESCRIPCIÓN	Q	CÓDIGO	CÓD. CC	APLICACIÓN
		E1	18	Tesis 18W óptica Spot Warm White 40° CutOff	12	33639	47	Columnas
		E2	18	Tesis 18W óptica Flood Warm White 40° CutOff	8	33641	50	Muros
		P1	50	iPro LED, temperatura 3000°k, óptica spot 12°	8	BX08	53	Columnas Nivel N+10.91
		P2	6	Trick - 110mm luminaire with an electronic transformer - warm white - 180. blade effect - 3w	2	BU22	63	Ventana circular Frontón N+17.07
		P3	50	eColor Blast Powercore, 100-277V, Amber LED, 36°, White, UL/CE	4	910503702415	57	Interior torre
		P4	50	iW Blast Powercore, 100-240V, 2700-6500K LED, 21°, White, UL/CE	24	910503702357	62	Columnas N+19.12, N+44.56
		P5	50	iW Blast Powercore, 100-240V, 2700-6500K LED, 36°, White, UL/CE	3	910503702359	61	Corona
		L1	60	eW Graze Mx Powercore 2700°K 30°X60° 4ft Beam Angle	16	910503703742	56	Nivel+10.91
		L2	15	eW Graze Mx Powercore 2700°K 15°X30° 1ft Beam Angle	24	910503703693	51	Torres
		L3	20	iW Graze Mx Powercore 1ft 15°X30° Beam Angle	4	910503703646	59	Campanario 3º Nivel
		L4	20	iW Graze Mx Powercore 30°X60° Beam Angle 1ft	24	910503703647	60	Torres, Campanario 4º Nivel
		L5	40	iW Graze Mx Powercore 15°X30° Beam Angle 2ft	16	910503703651	58	Campanario 5º Nivel



NOTAS:

AUTORIZACIÓN:

Arq. Douglas Rodríguez Perea
Director General de Arquitectura y Urbanismo

Arq. Jorge Ruiz Leal
Director de Proyectos Arquitectónicos

DATOS GENERALES:

Localización: Hidalgo 370, Proyecto escuela, Centro
Municipio: Puerto Vallarta

PROYECTO:

Rehabilitación del sistema de iluminación arquitectónica exterior de la Parroquia de Nuestra Señora de Guadalupe, en el municipio de Puerto Vallarta, Jalisco.

CONTENIDO:

ILUMINACIÓN
ALZADOS Y DETALLES

ESCALA: INDICADA

FECHA: Mar. 2026

CLAVE DE PLANO: ILUM_02



PARROQUIA NUESTRA SEÑORA DE GPE, PUERTO VALLARTA, JAL. SIOP-E-IU-OB-LP-0161-2026



JALISCO
GOBIERNO DEL ESTADO



NOTAS:

PARROQUIA NUESTRA SEÑORA DE GPE, PUERTO VALLARTA, JAL. SIOP-E-IU-OB-LP-0161-2026

AUTORIZACIÓN:

Arq. Douglas Rodríguez Perea
Director General de Arquitectura y Urbanismo

Arq. Jorge Ruiz Leal
Director de Proyectos Arquitectónicos

DATOS GENERALES:

Localización: Hidalgo 370, Proyecto escuela, Centro
Municipio: Puerto Vallarta

PROYECTO:

Rehabilitación del sistema de iluminación arquitectónica exterior de la
Parroquia de Nuestra Señora de Guadalupe, en el municipio de Puerto
Vallarta, Jalisco.

CONTENIDO:

ILUMINACIÓN
ALZADOS Y DETALLES

ESCALA:


INDICADA

FECHA:


Mar. 2026

CLAVE DE PLANO:


ILUM_03

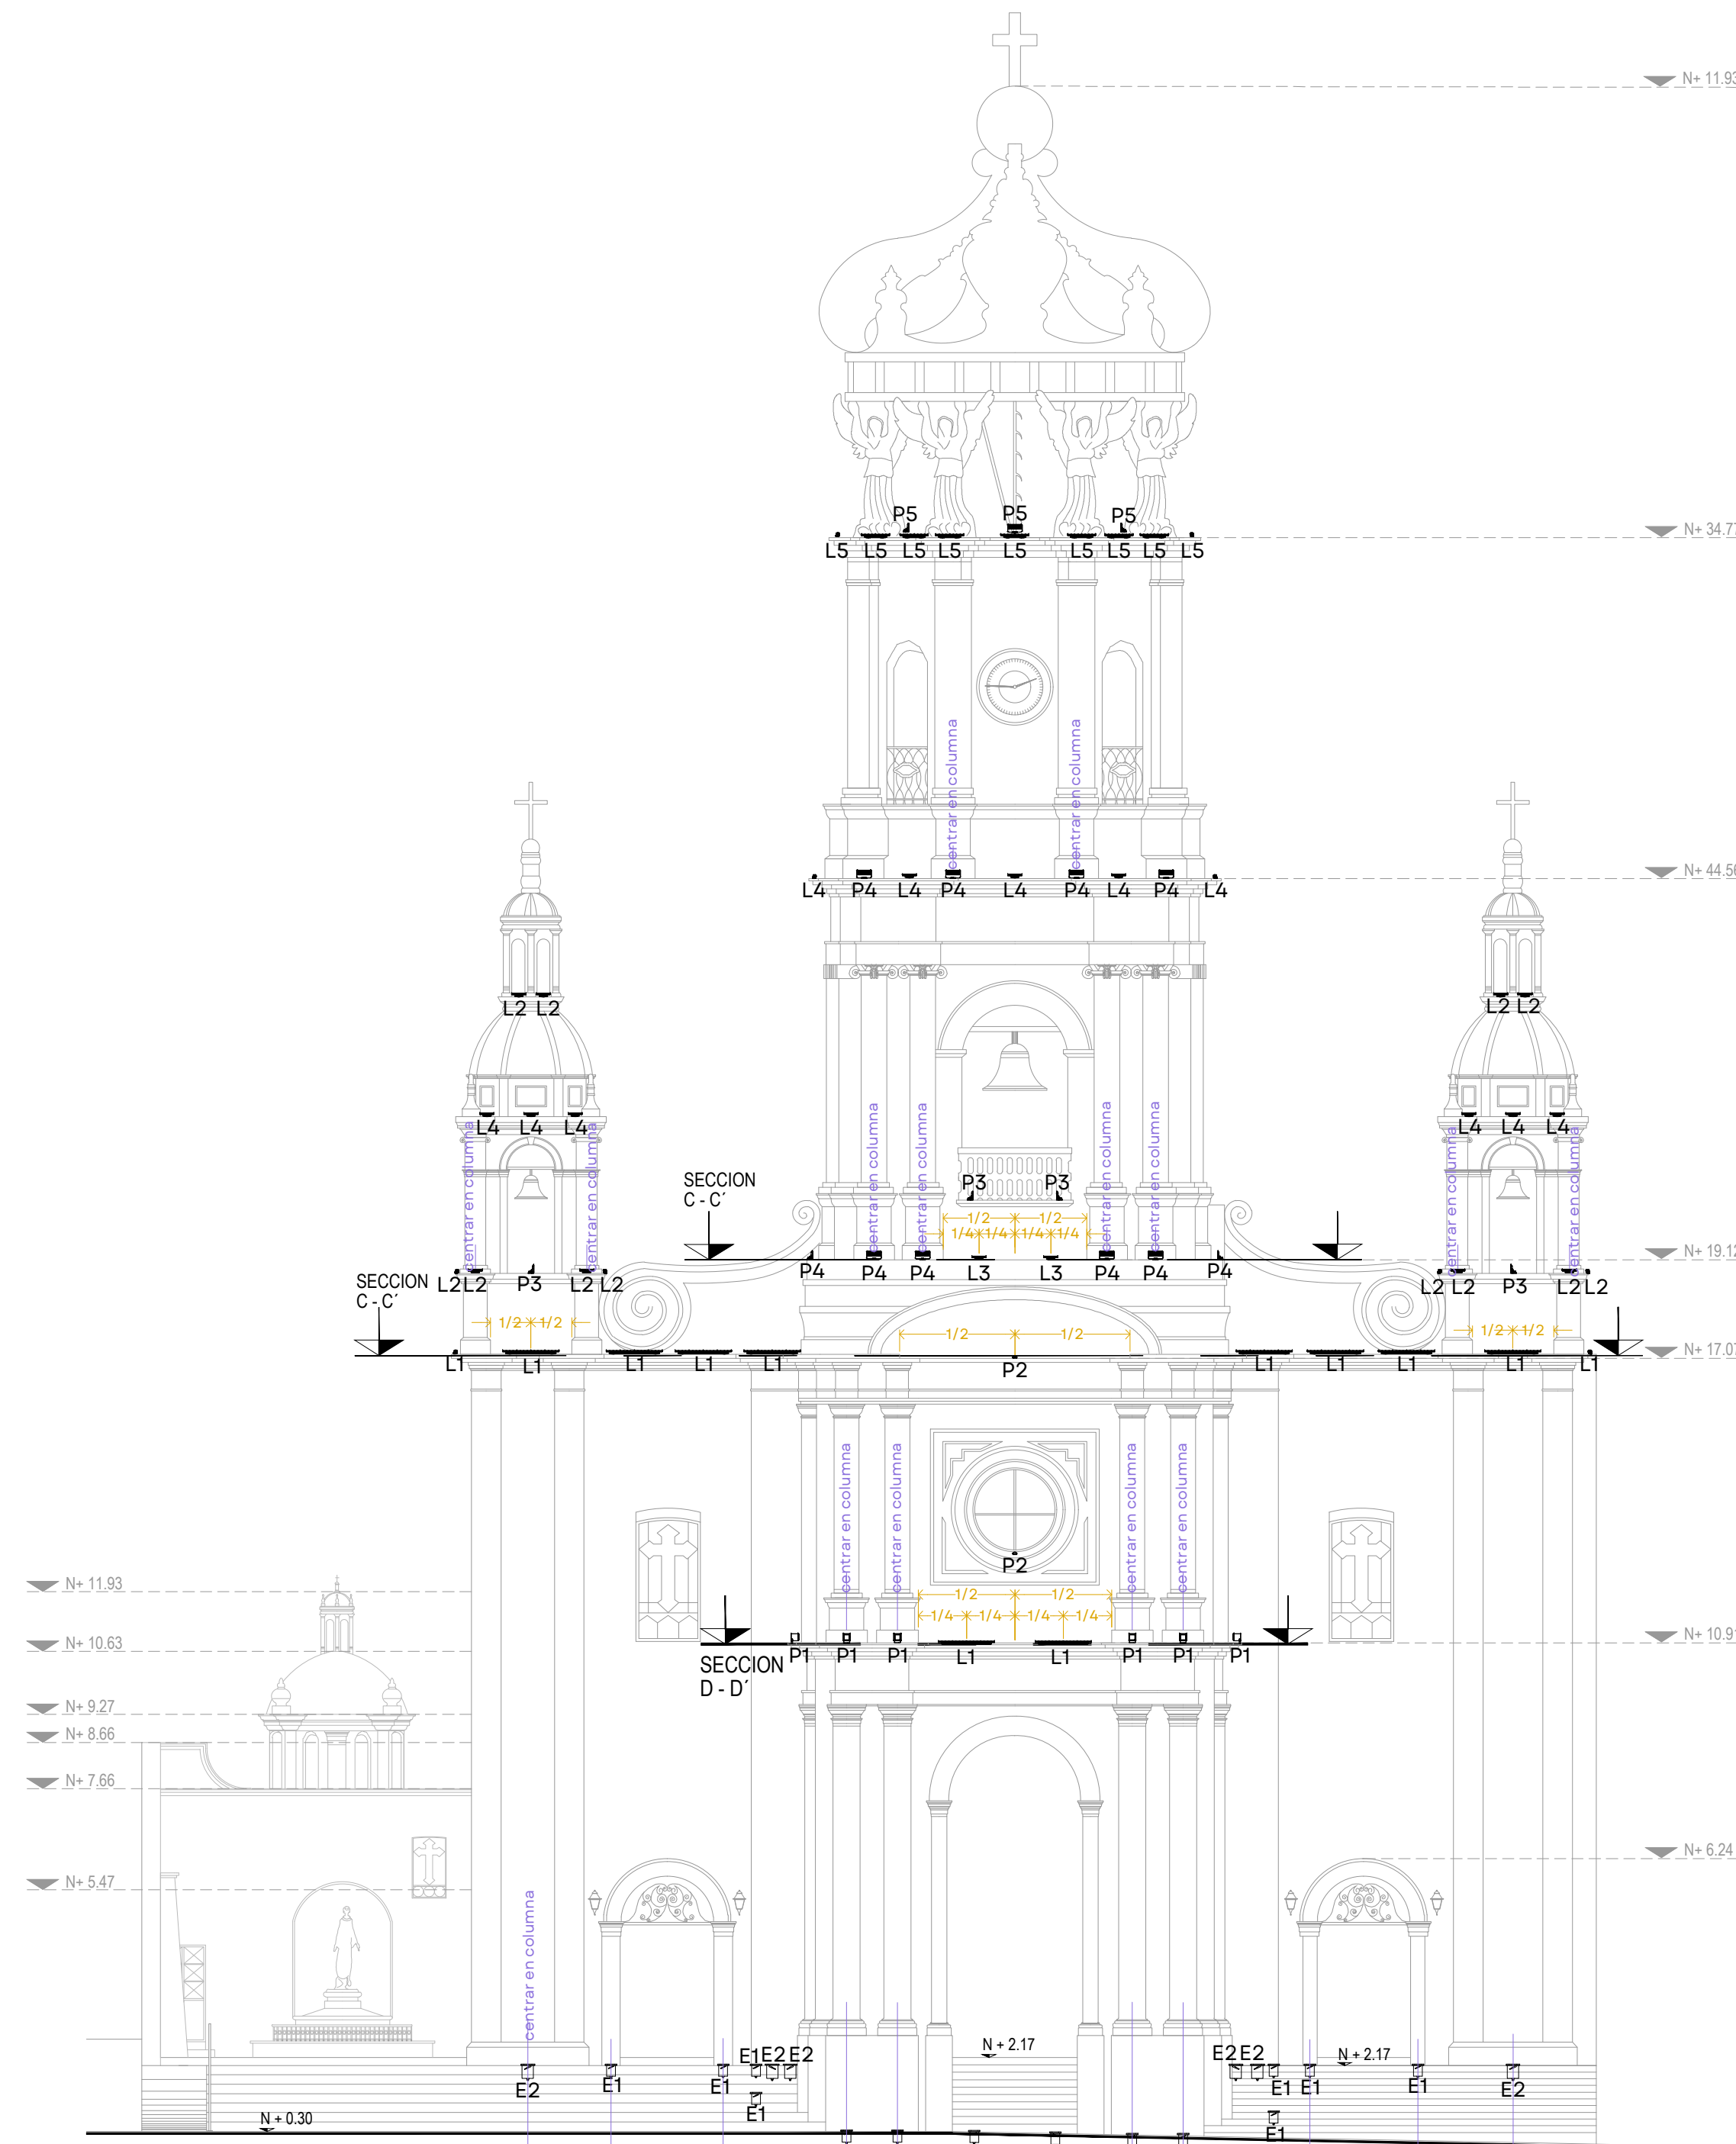


FACHADA PRINCIPAL CALLE HIDALGO
ESCALA 1:125

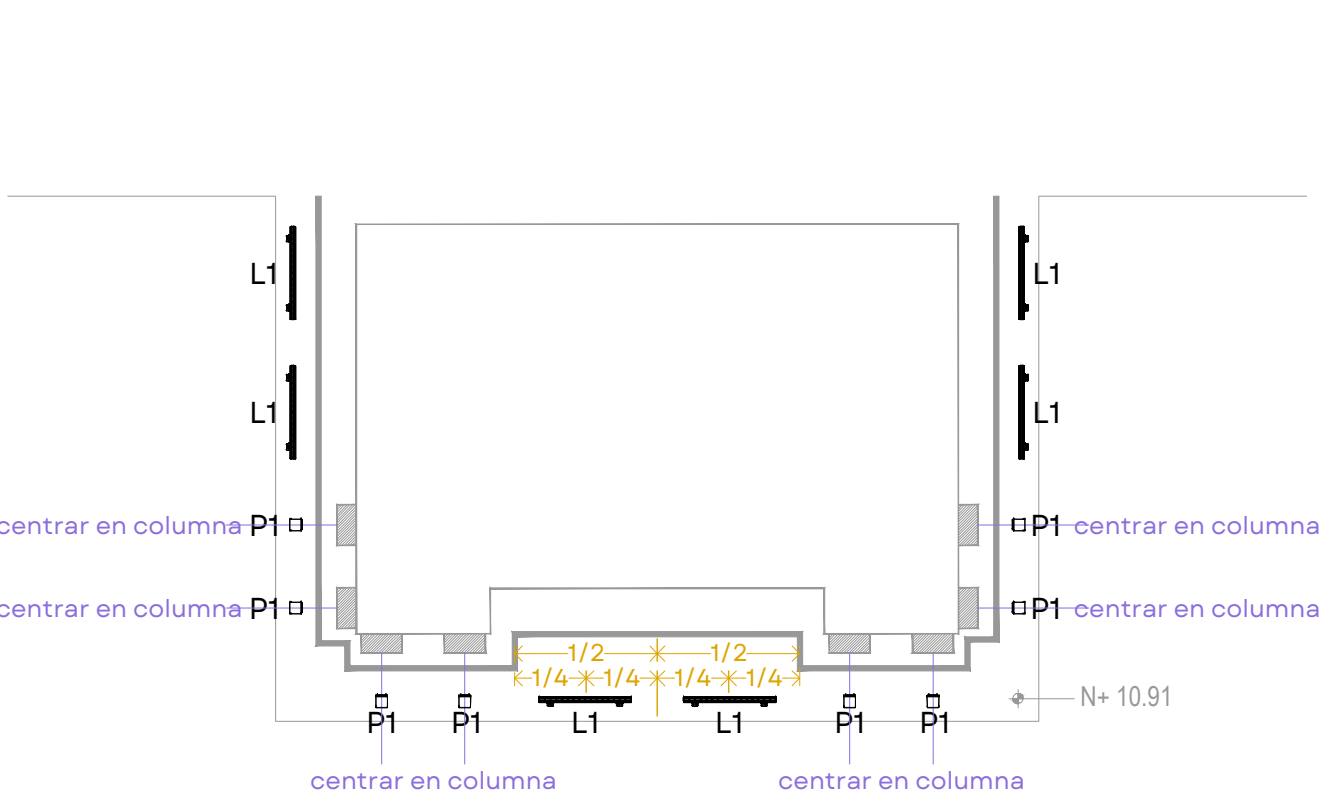

SECCION D - D'
ESCALA 1:100

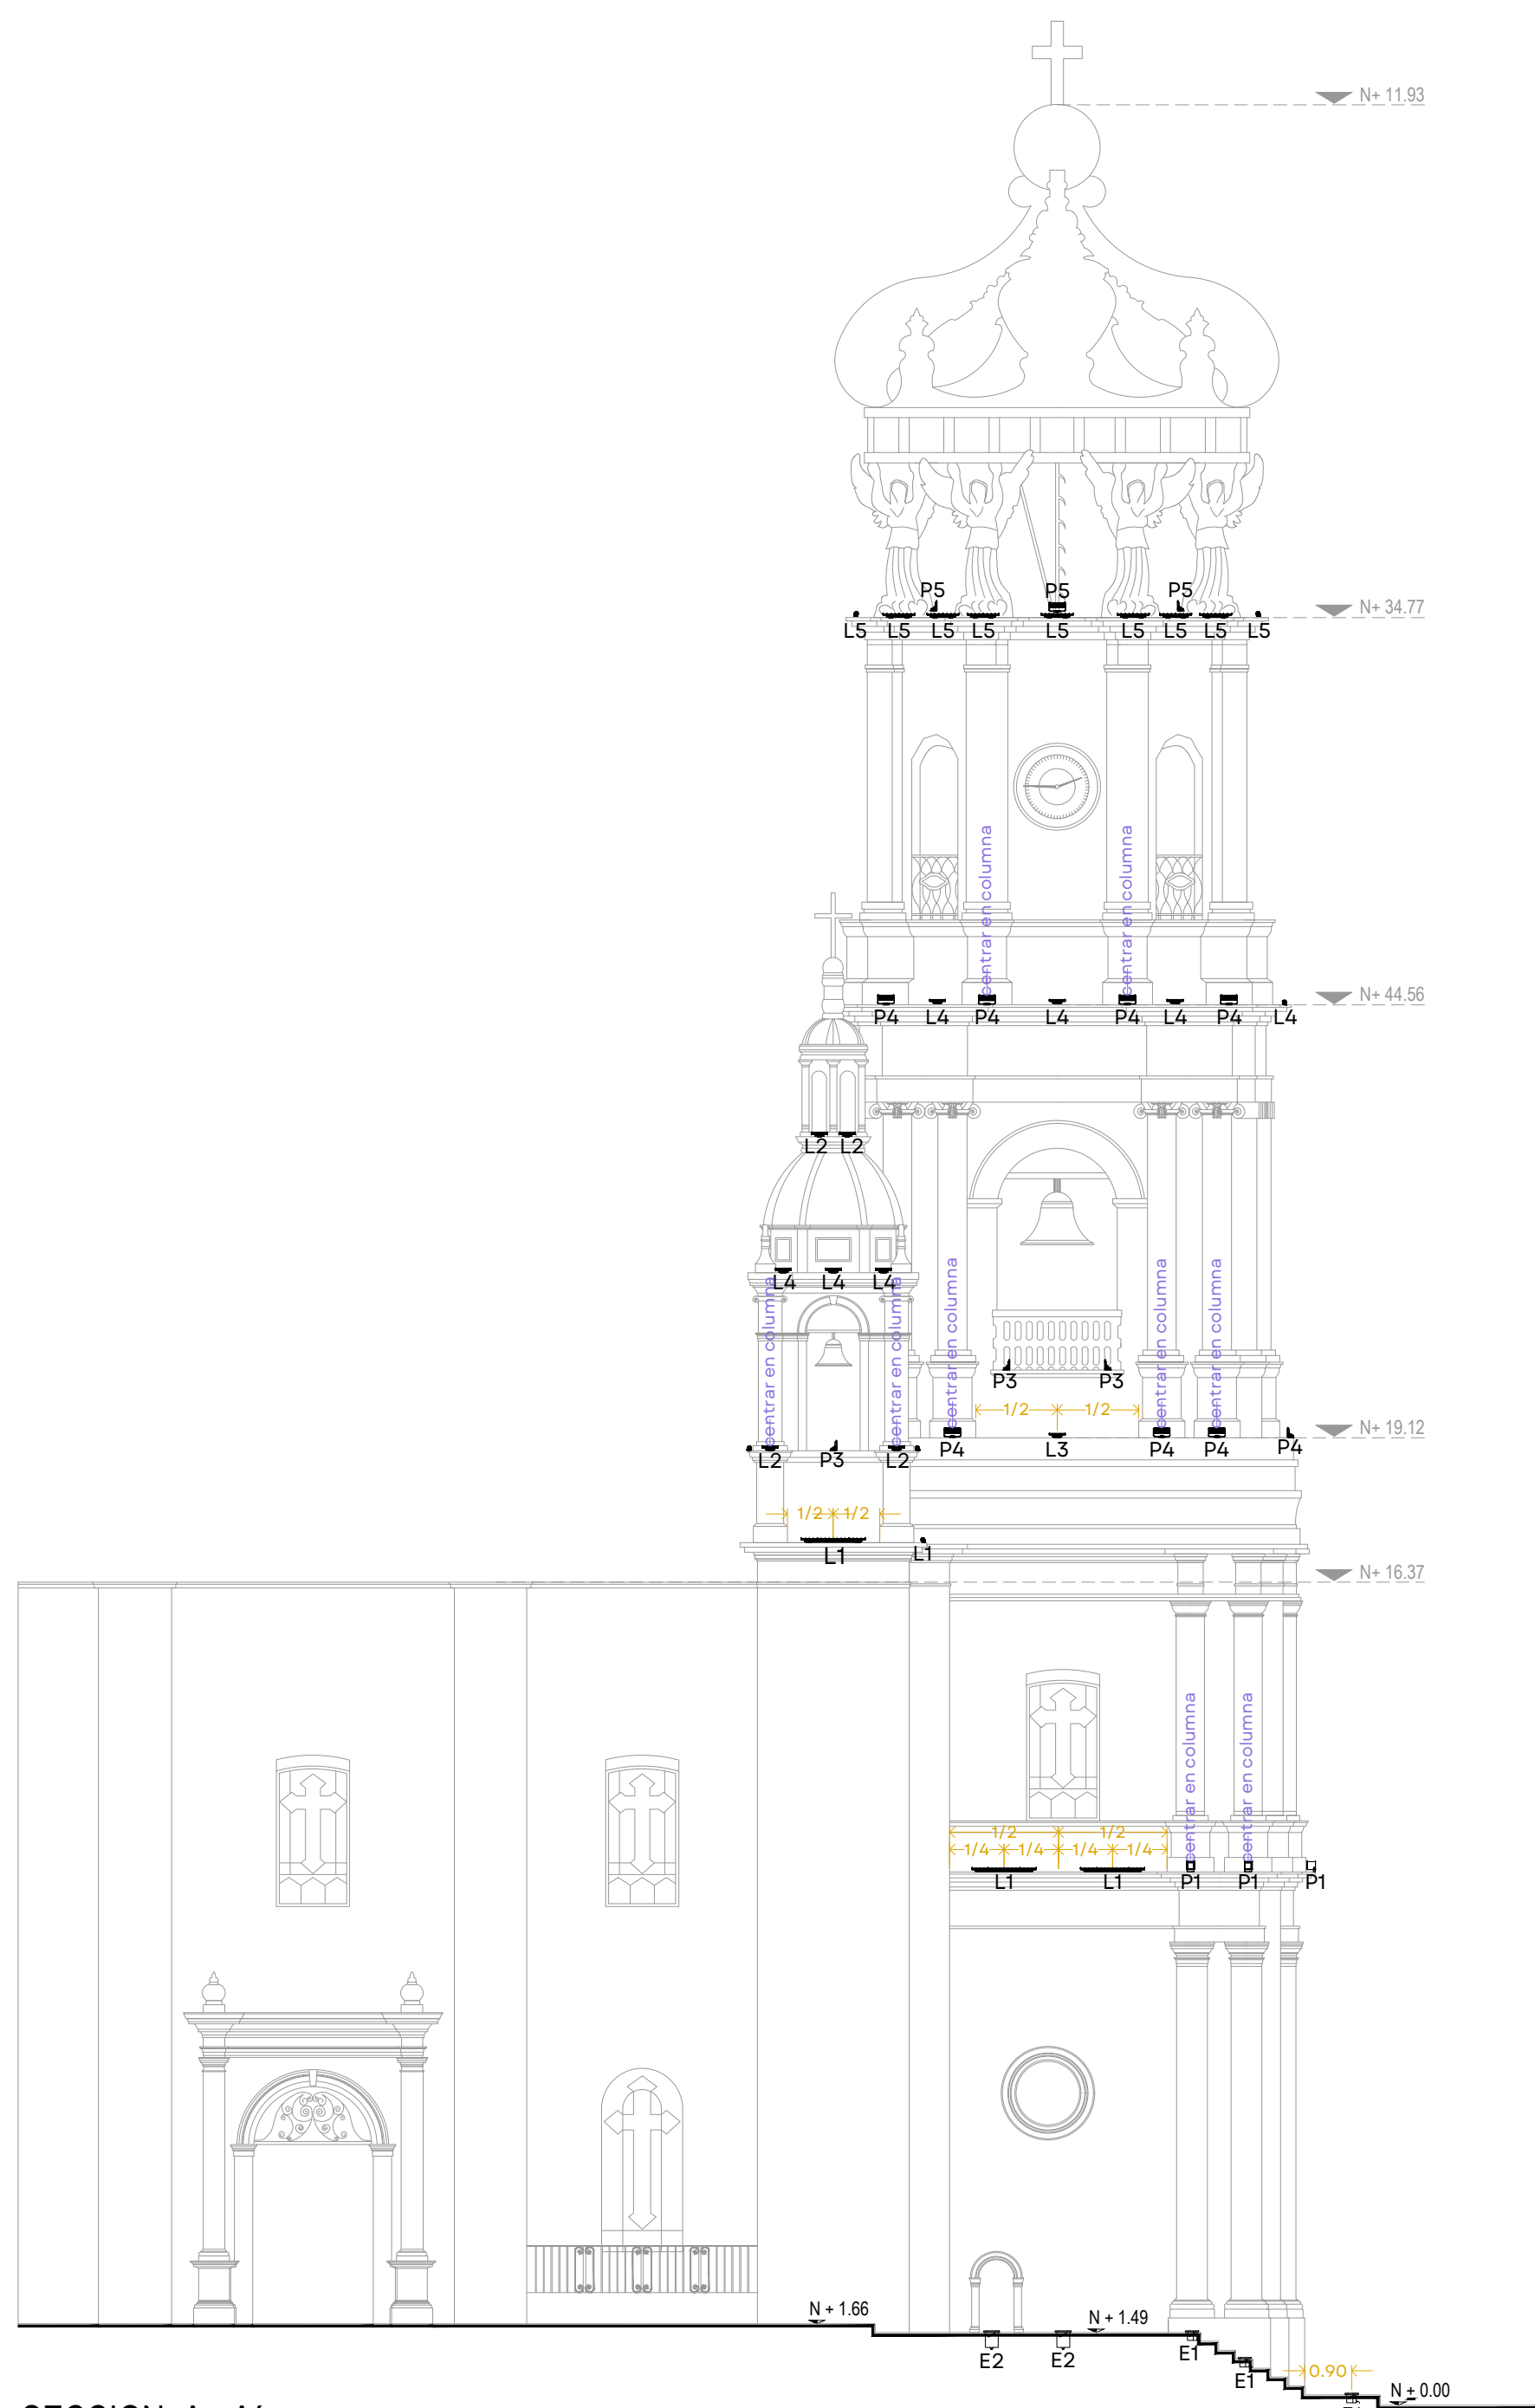

SECCION A - A'
ESCALA 1:125

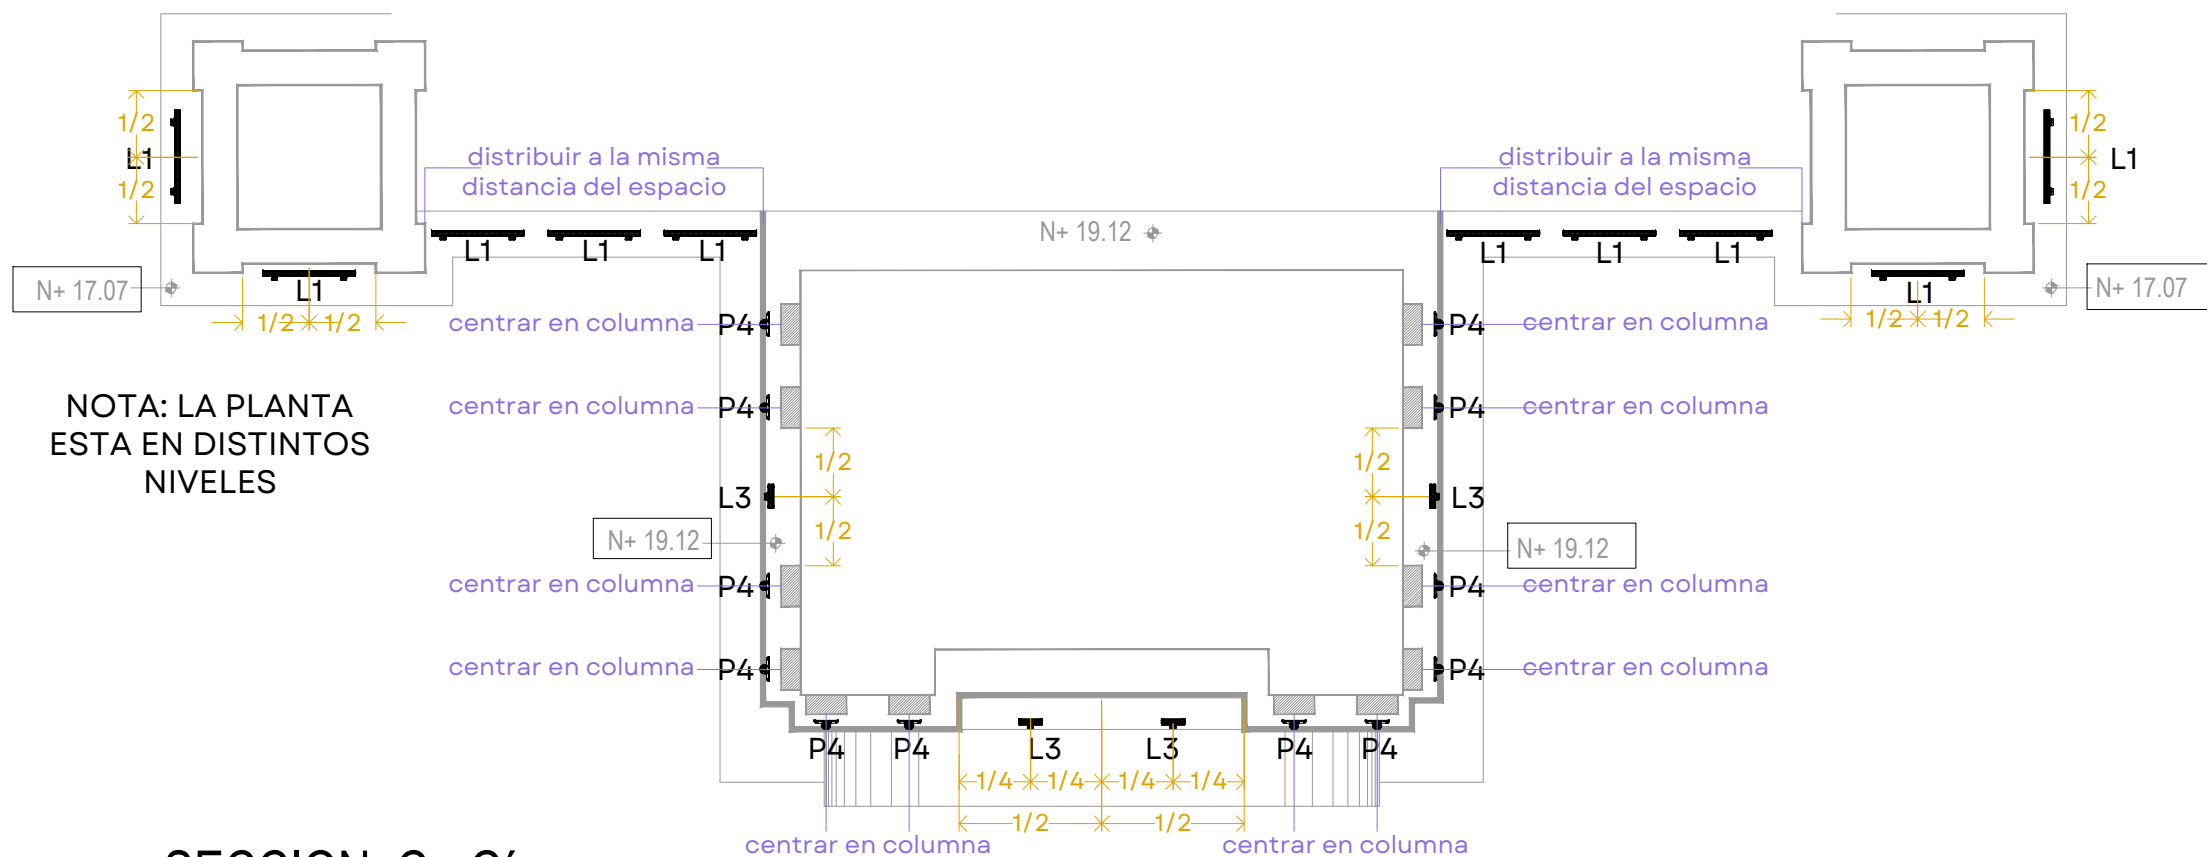

NOTA: LA PLANTA
ESTA EN DISTINTOS
NIVELES

SECCION C - C'
ESCALA 1:100