




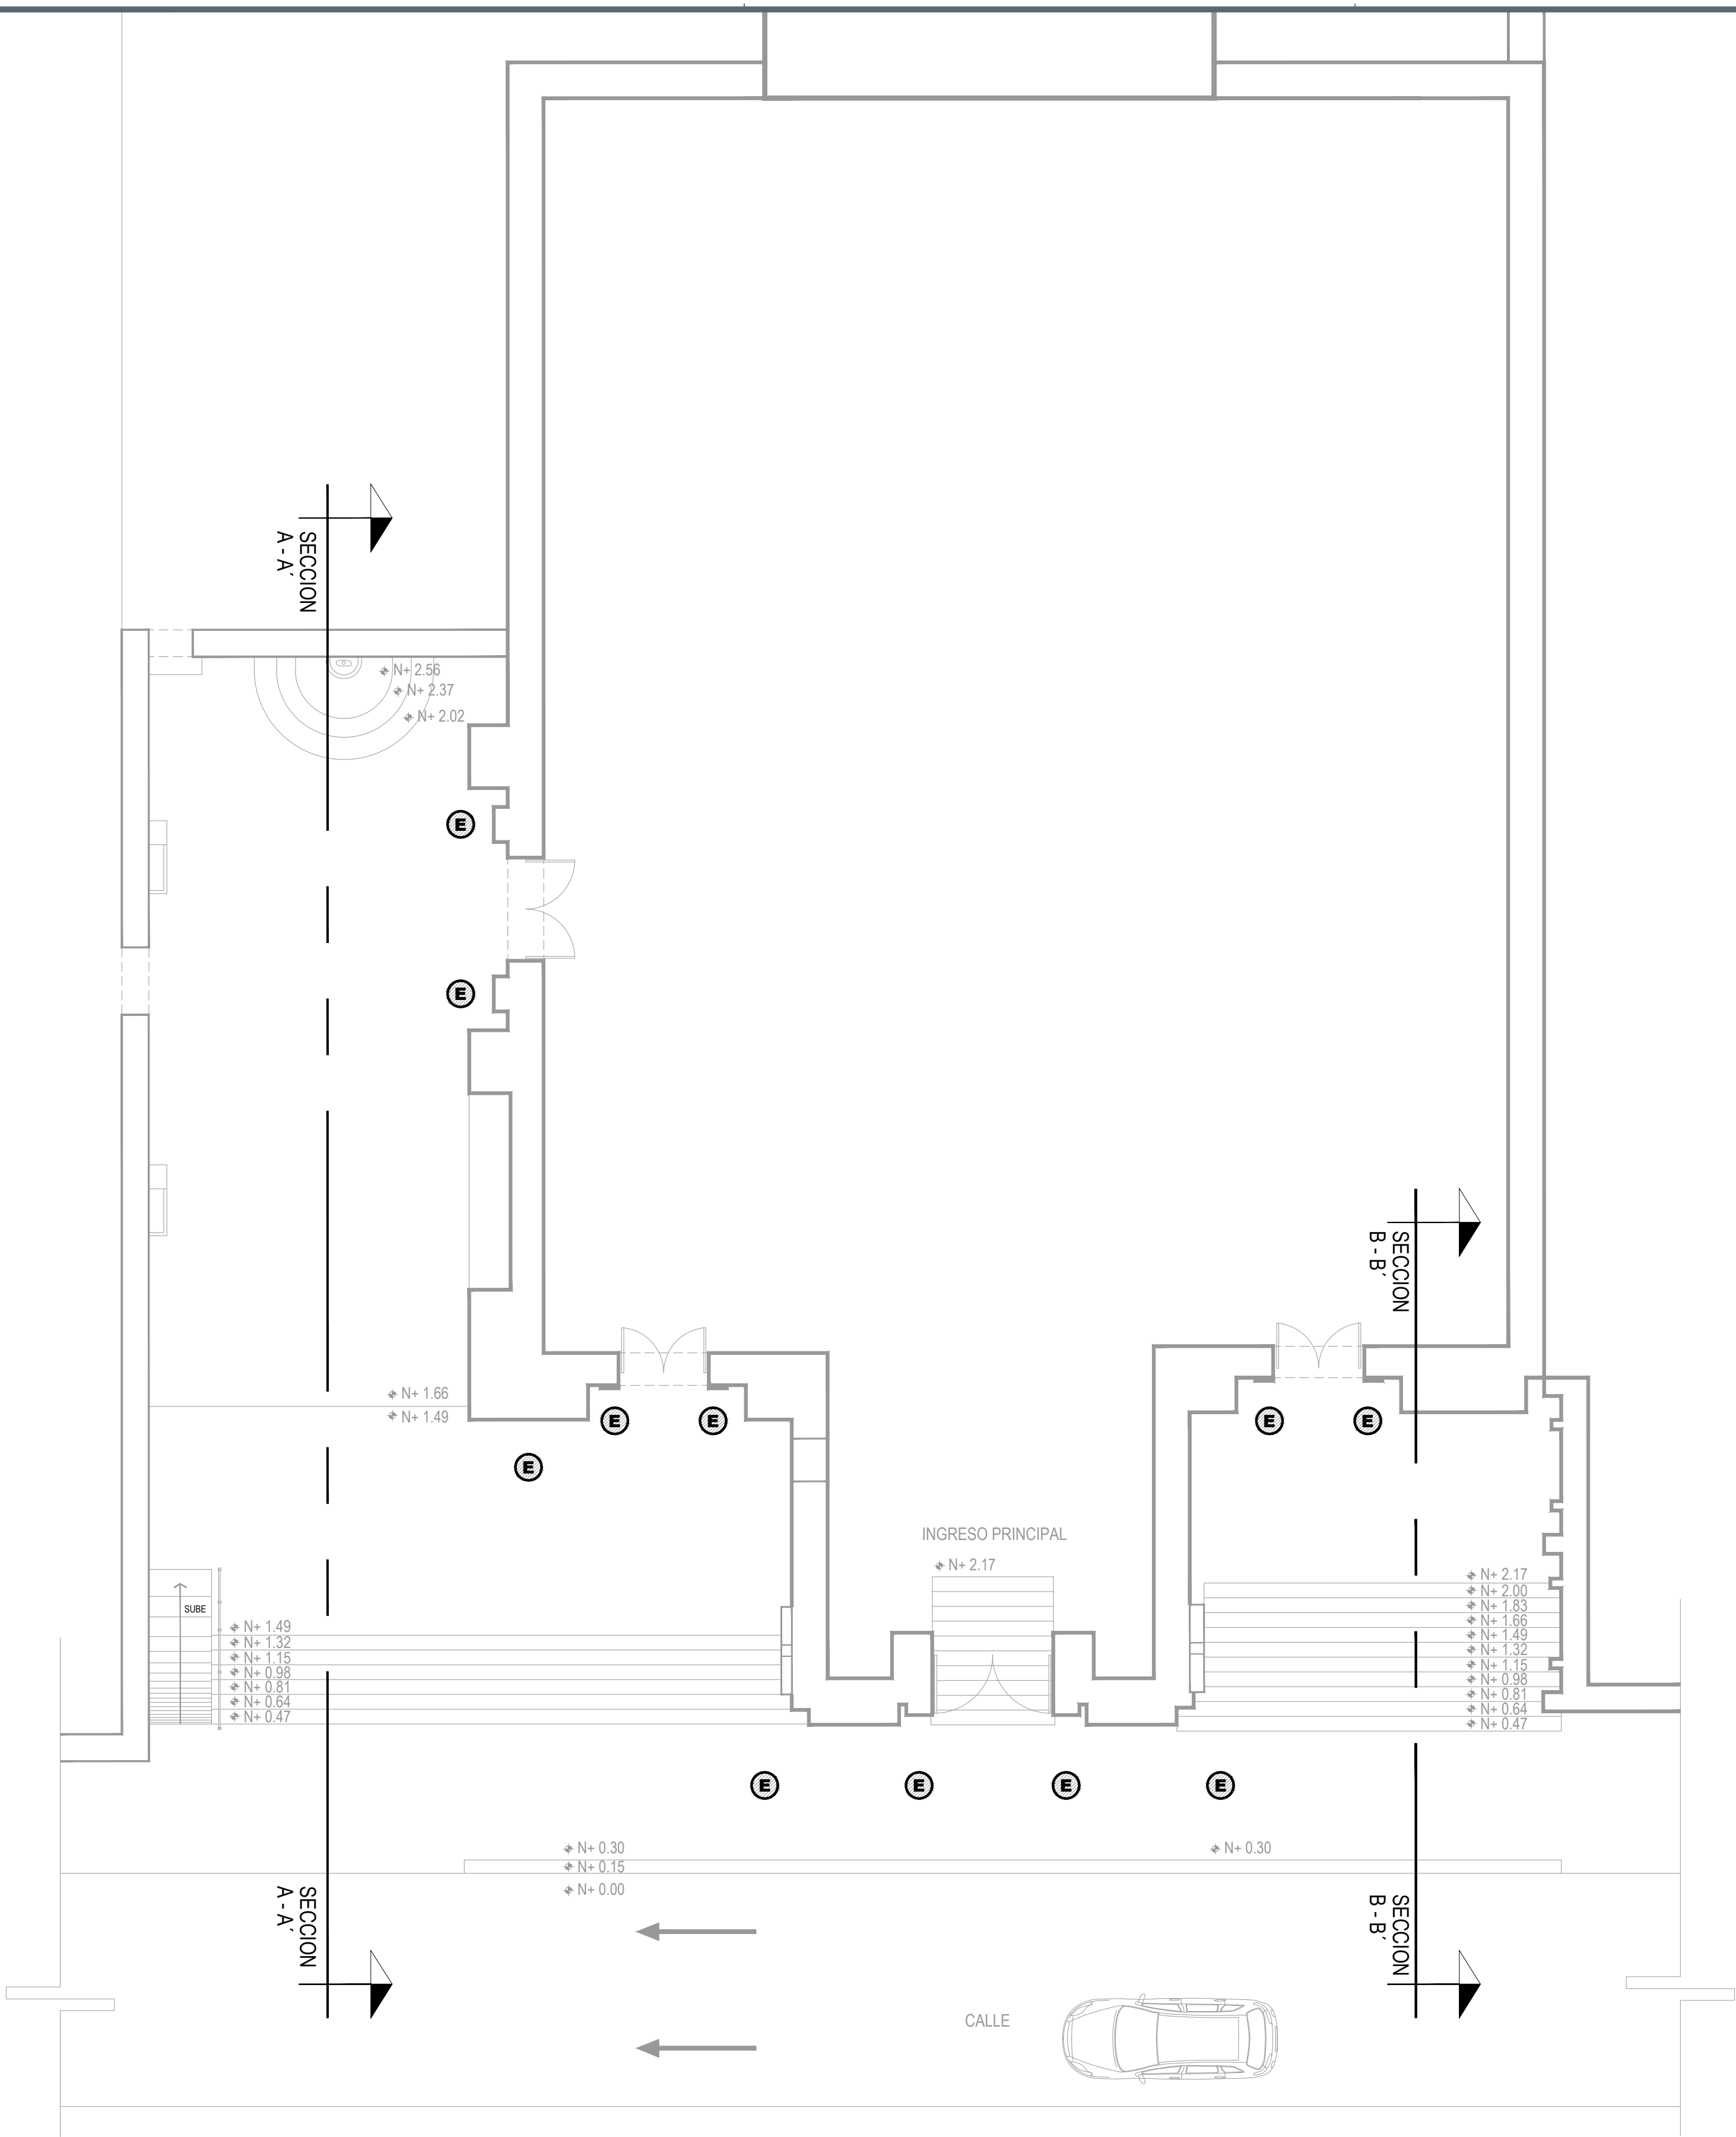


PLANTA BAJA
ESCALA 1:100

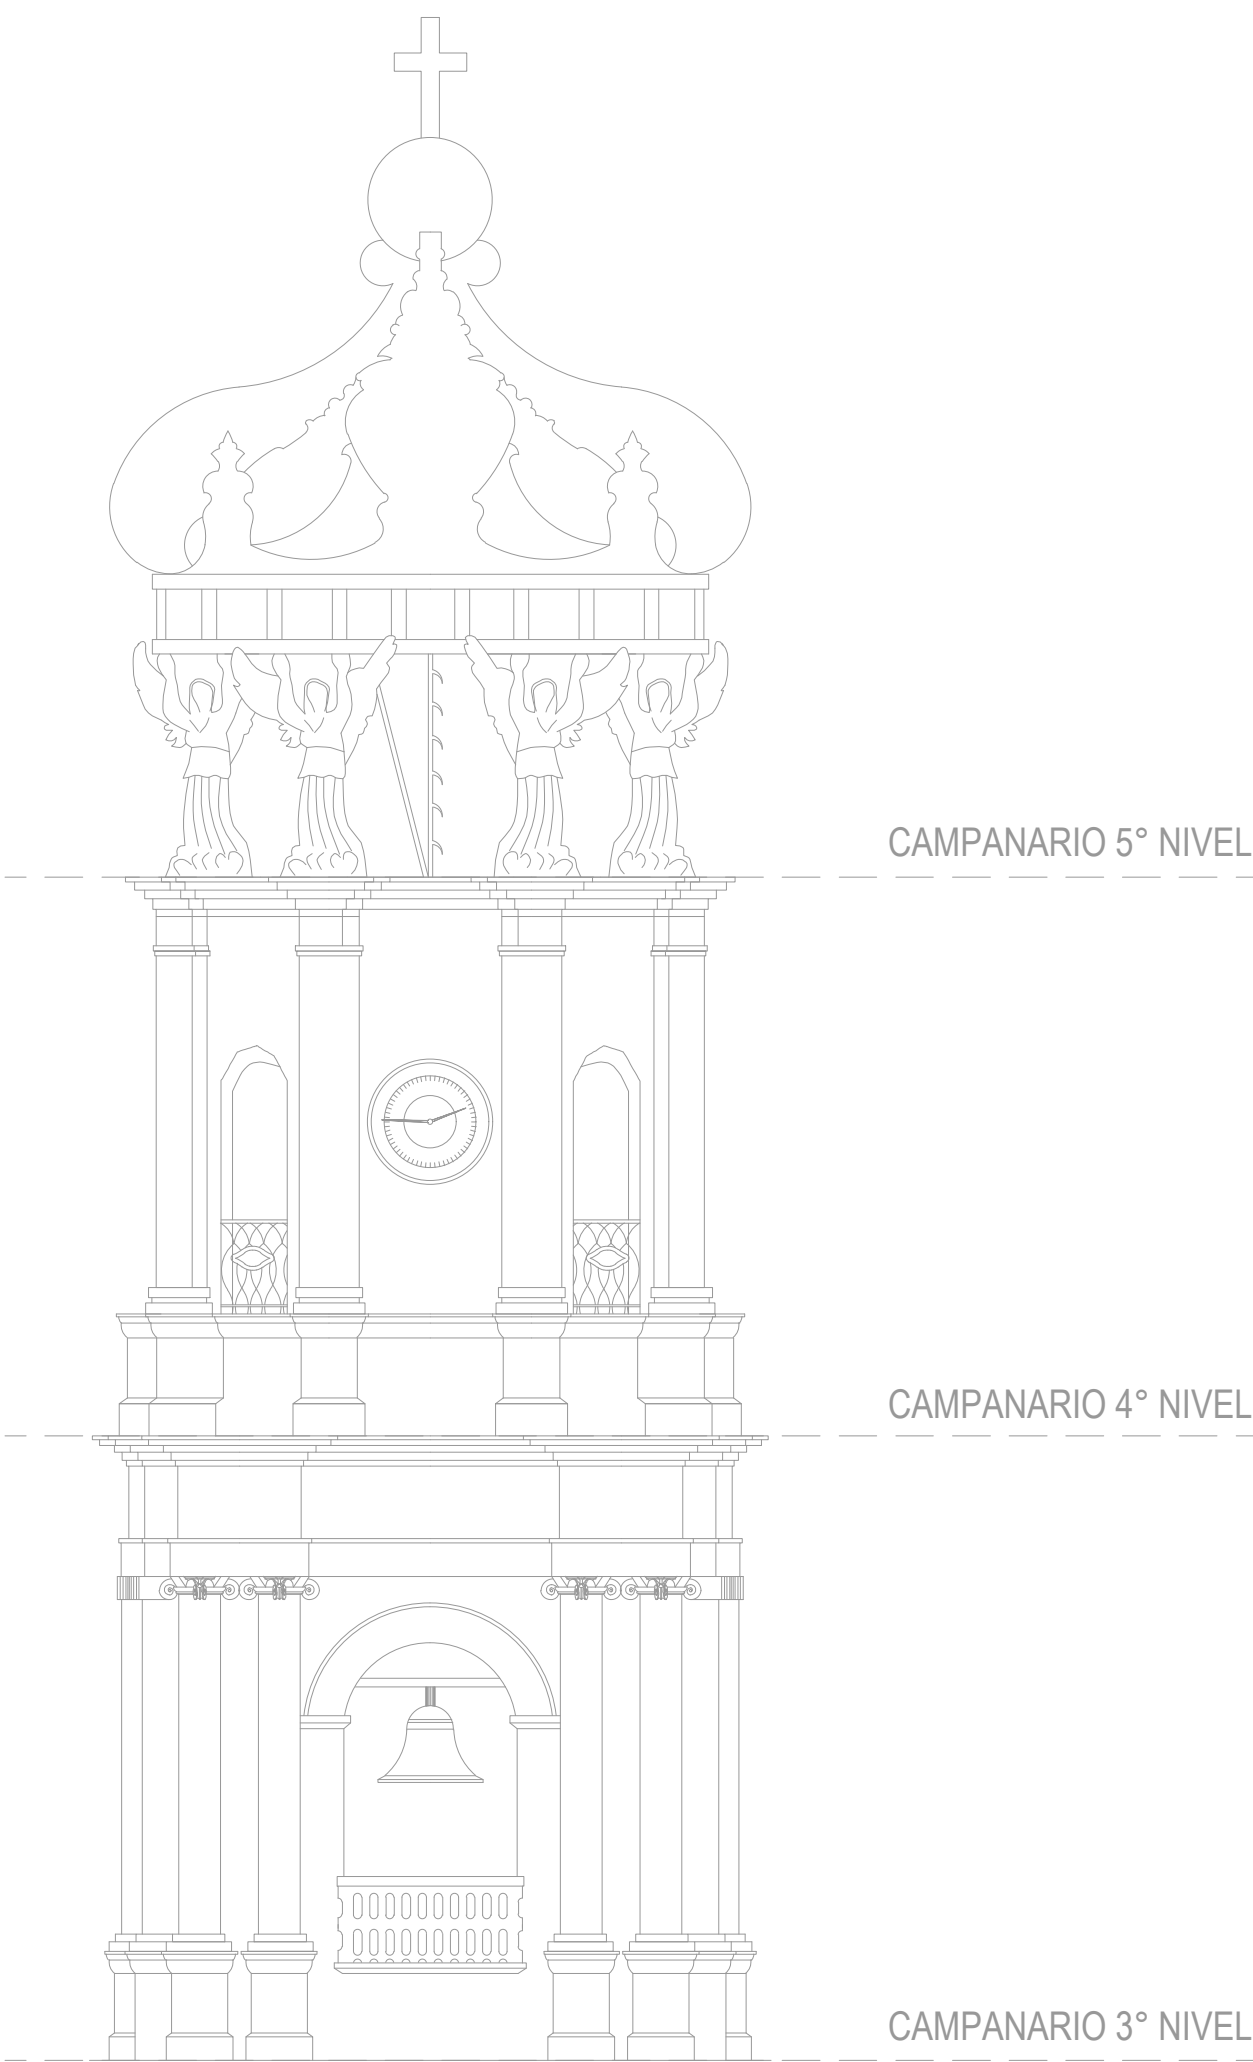

DETALLE 1 (CAMPANARIO)
ESCALA 1:100

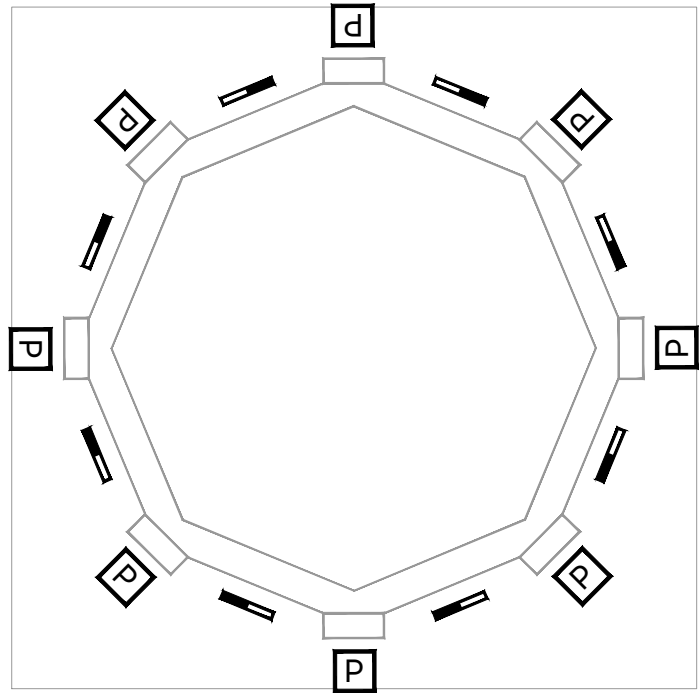

CAMPANARIO 4° NIVEL
ESCALA 1:100

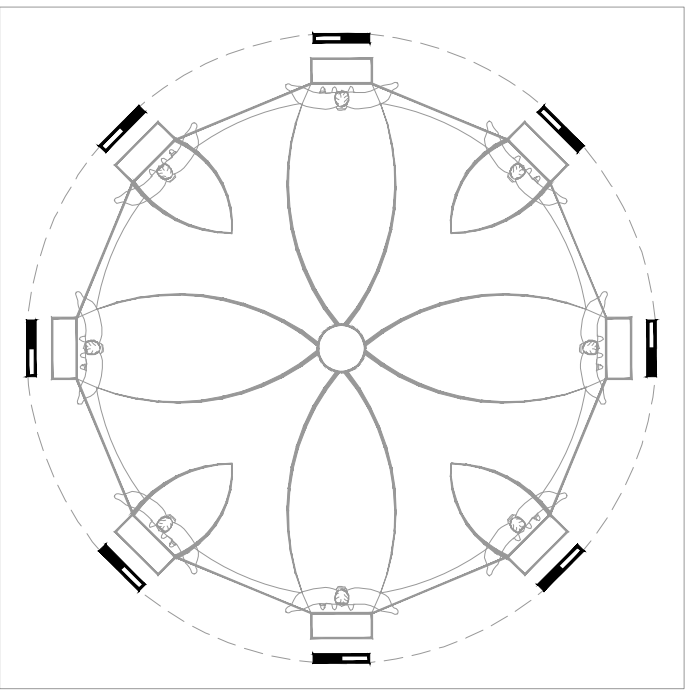

CAMPANARIO 5° NIVEL
ESCALA 1:100

SIMBOLOGÍA	DESCRIPCIÓN	Q
	Luminaria tipo proyector	42
	Proyector montado en poste	1
	Luminaria empotrada en piso	11
	Luminaria lineal de sobreponer	38
	Candil con brazo	6

PLANO DE RETIRO DE LUMINARIAS



NOTAS:

AUTORIZACIÓN:

Arq. Douglas Rodríguez Perea
Director General de Arquitectura y Urbanismo

Arq. Jorge Ruiz Leal
Director de Proyectos Arquitectónicos

DATOS GENERALES:

Localización: Hidalgo 370, Proyecto escuela, Centro
Municipio: Puerto Vallarta

PROYECTO:

Rehabilitación del sistema de iluminación arquitectónica exterior de la Parroquia de Nuestra Señora de Guadalupe, en el municipio de Puerto Vallarta, Jalisco.

CONTENIDO:

RETIRO LUMINARIAS
ALZADOS Y DETALLES


ESCALA: INDICADA

FECHA: Mar. 2026


CLAVE DE PLANO: RET_01




PARROQUIA NUESTRA SEÑORA DE GPE, PUERTO VALLARTA, JAL. SIOP-E-IU-OB-LP-0161-2026

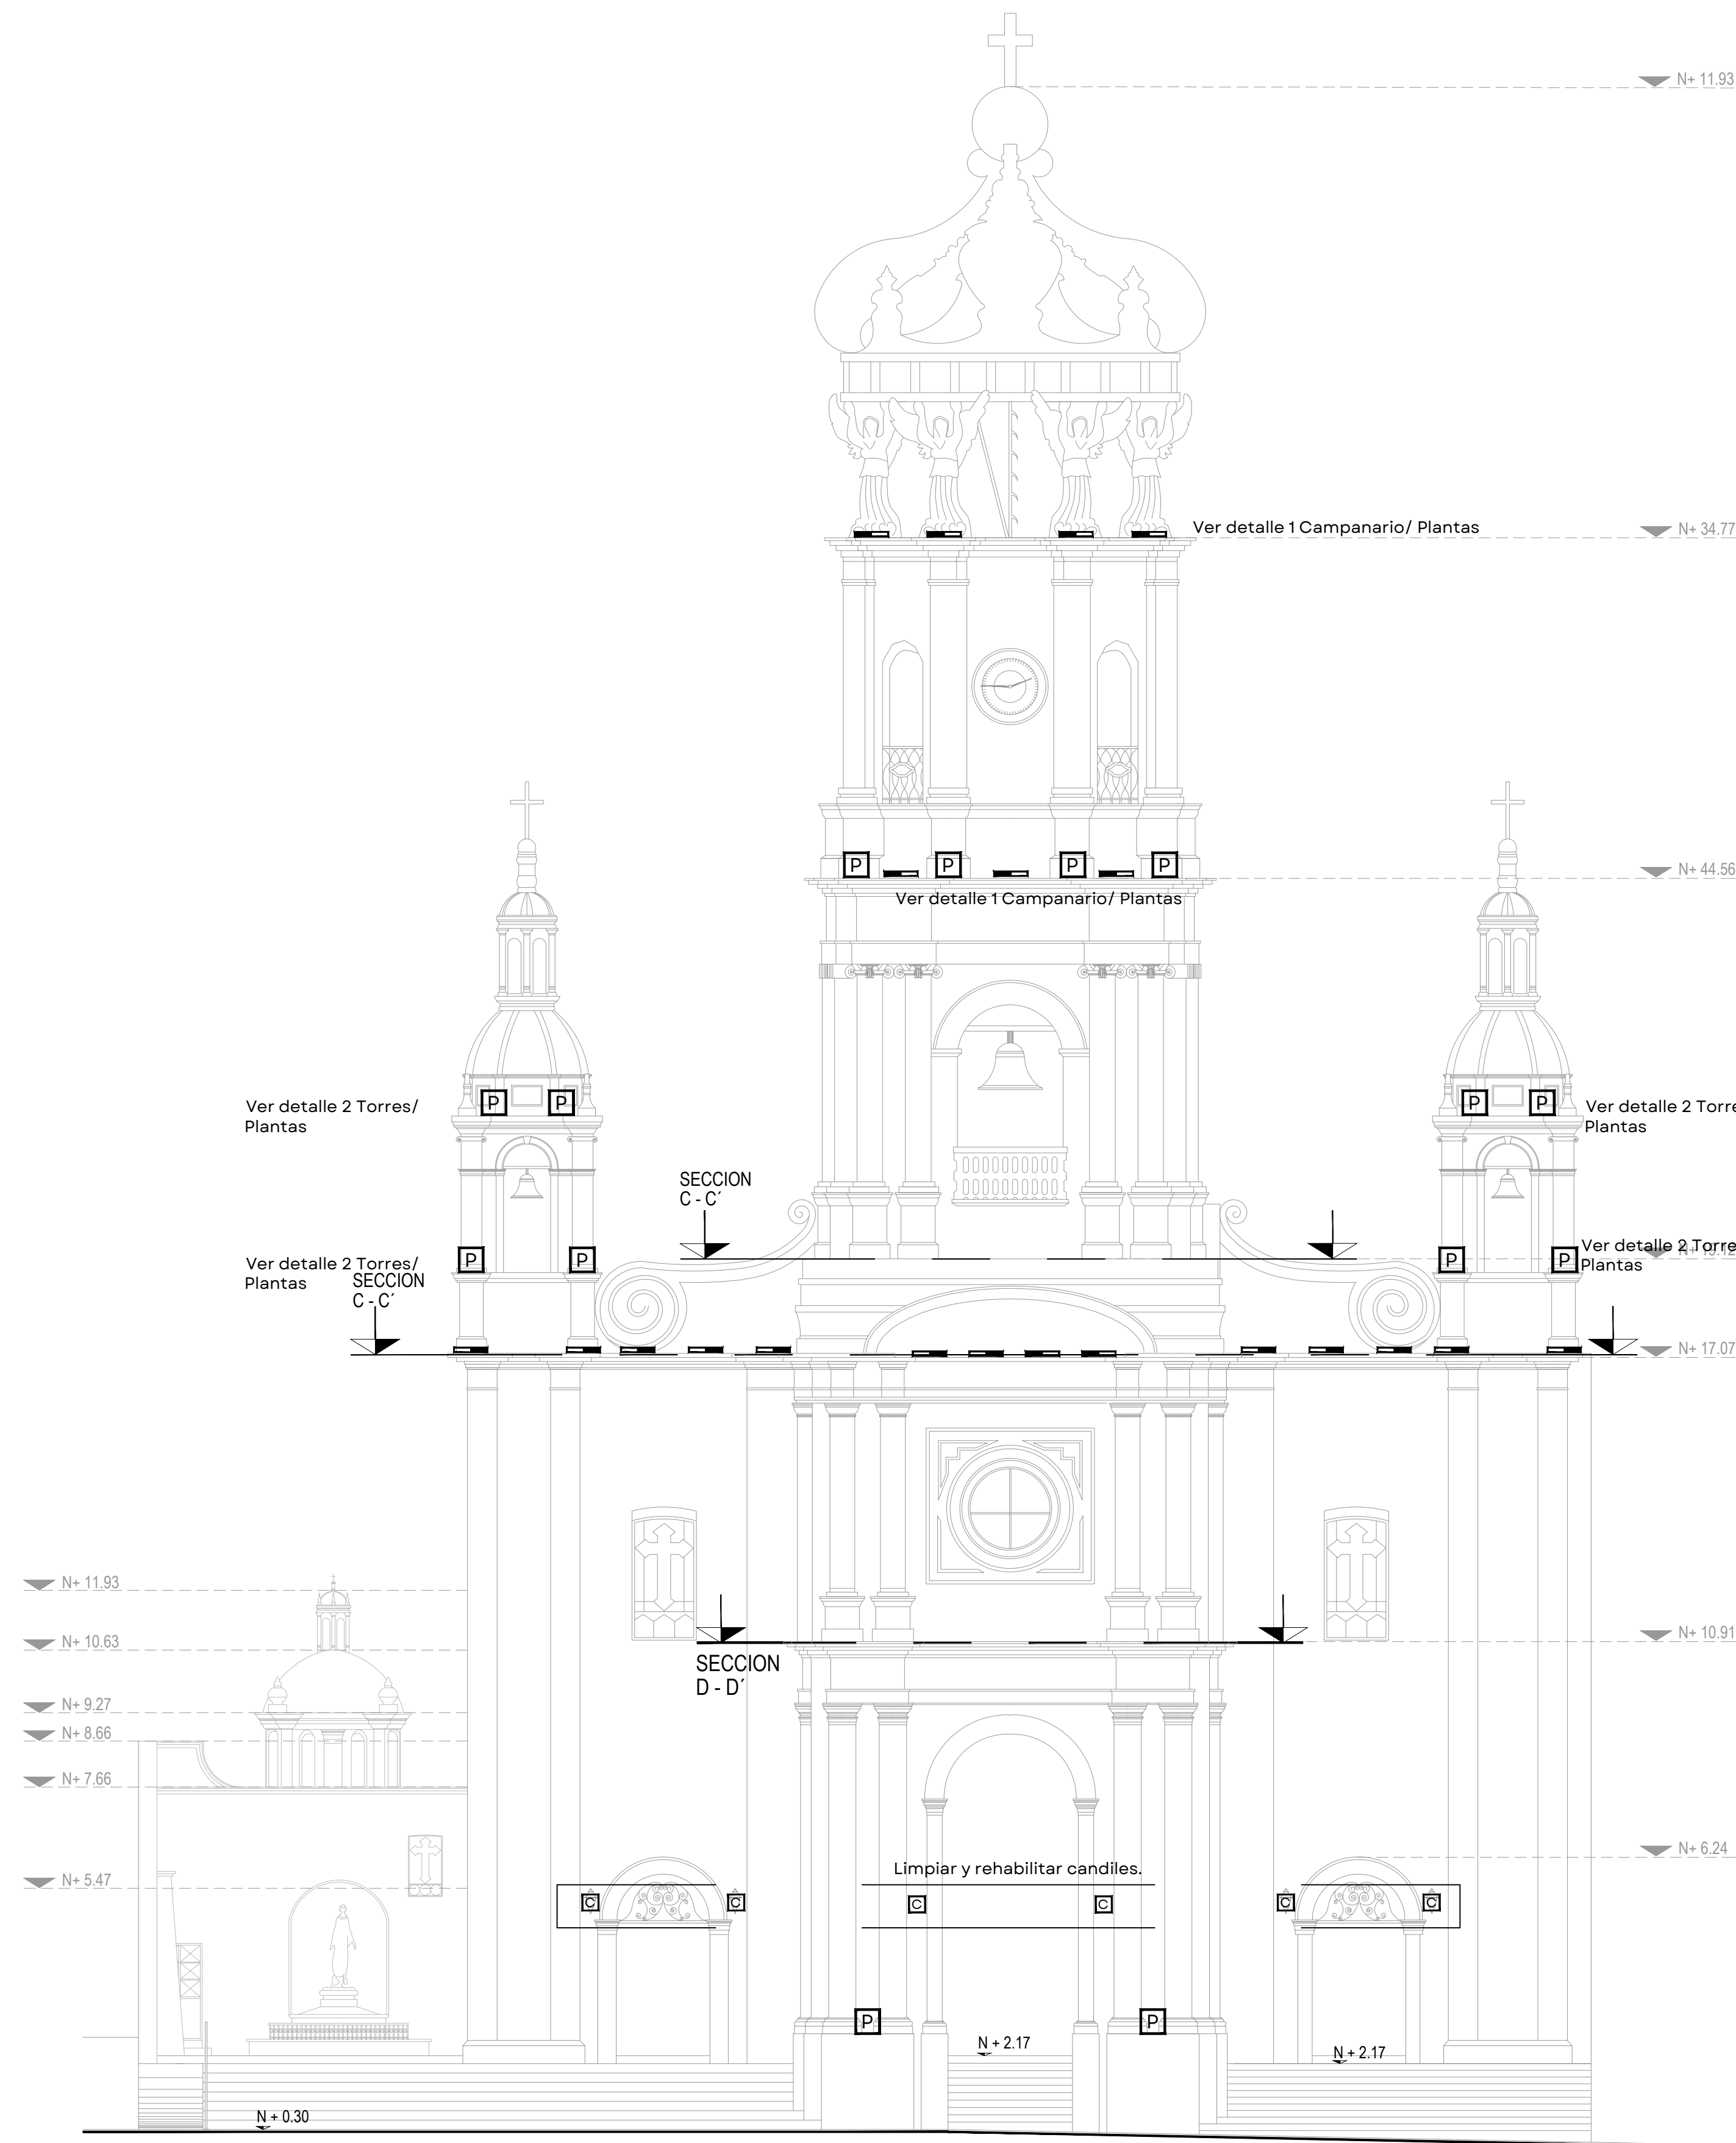


FACHADA PRINCIPAL CALLE HIDALGO
ESCALA 1:100

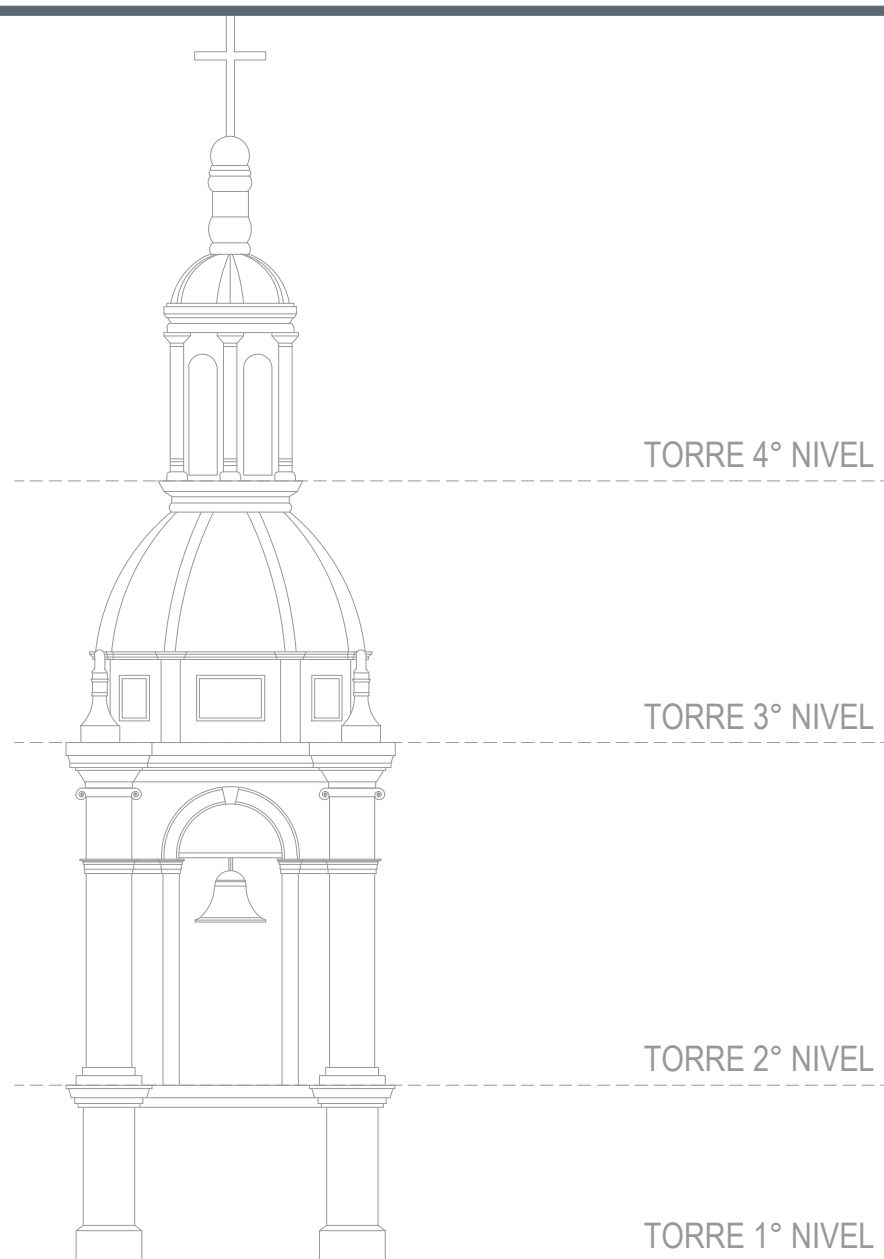


DETALLE 2 (TORRE)
ESCALA 1:75

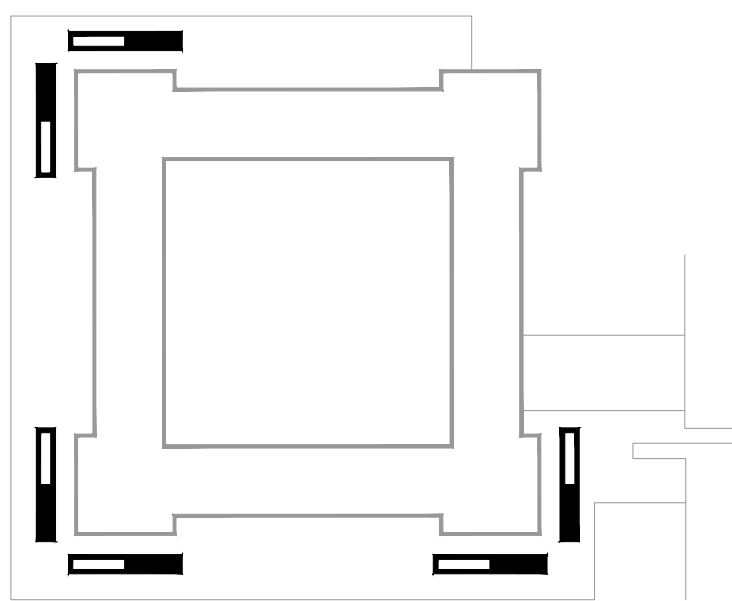

PLANTA TORRE 1º NIVEL
ESCALA 1:50

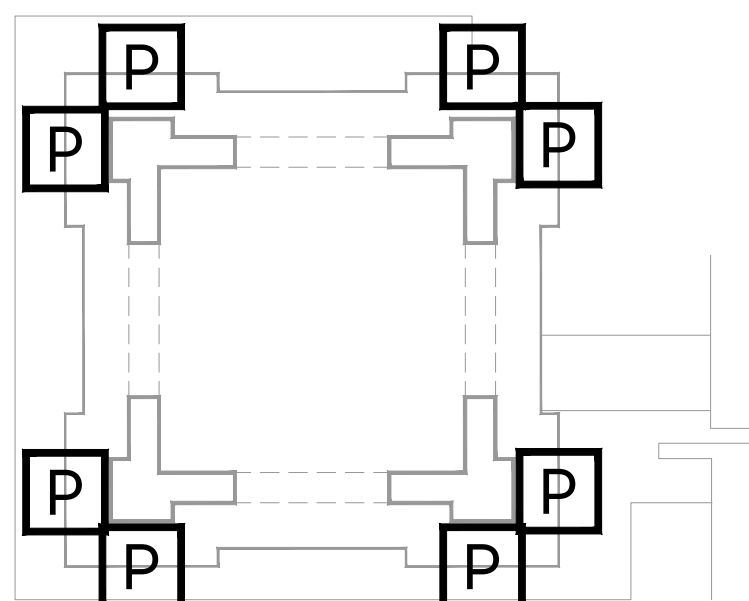

PLANTA TORRE 2º NIVEL
ESCALA 1:50

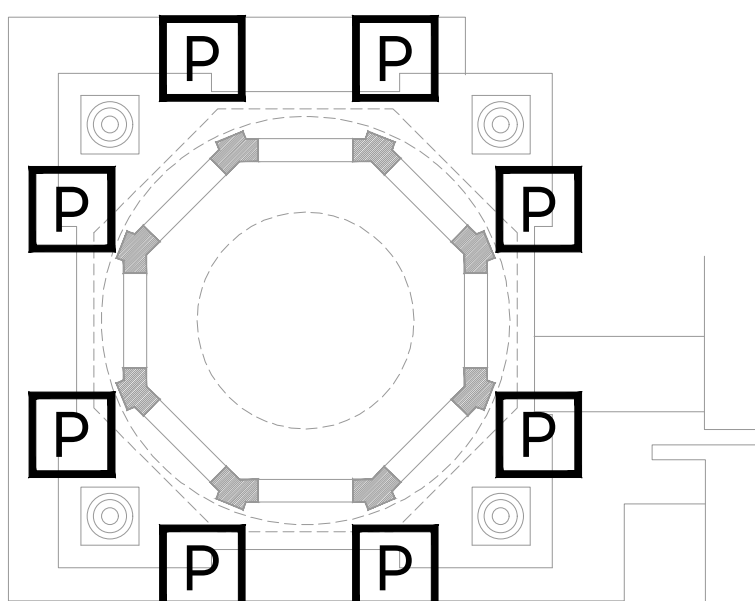

PLANTA TORRE 3º NIVEL
ESCALA 1:50

SIMBOLOGÍA	DESCRIPCIÓN	Q
	Luminaria tipo proyector	42
	Proyector montado en poste	1
	Luminaria empotrada en piso	11
	Luminaria lineal de sobreponer	38
	Candil con brazo	6



NOTAS:

--

AUTORIZACIÓN:

Arq. Douglas Rodríguez Perea Director General de Arquitectura y Urbanismo
Arq. Jorge Ruiz Leal Director de Proyectos Arquitectónicos

DATOS GENERALES:

Localización: Hidalgo 370, Proyecto escuela, Centro
Municipio: Puerto Vallarta

PROYECTO:

Rehabilitación del sistema de iluminación arquitectónica exterior de la Parroquia de Nuestra Señora de Guadalupe, en el municipio de Puerto Vallarta, Jalisco.
--

CONTENIDO:

RETIRO LUMINARIAS ALZADOS Y DETALLES

ESCALA:	FECHA:	CLAVE DE PLANO:
INDICADA	Mar. 2026	RET_02